
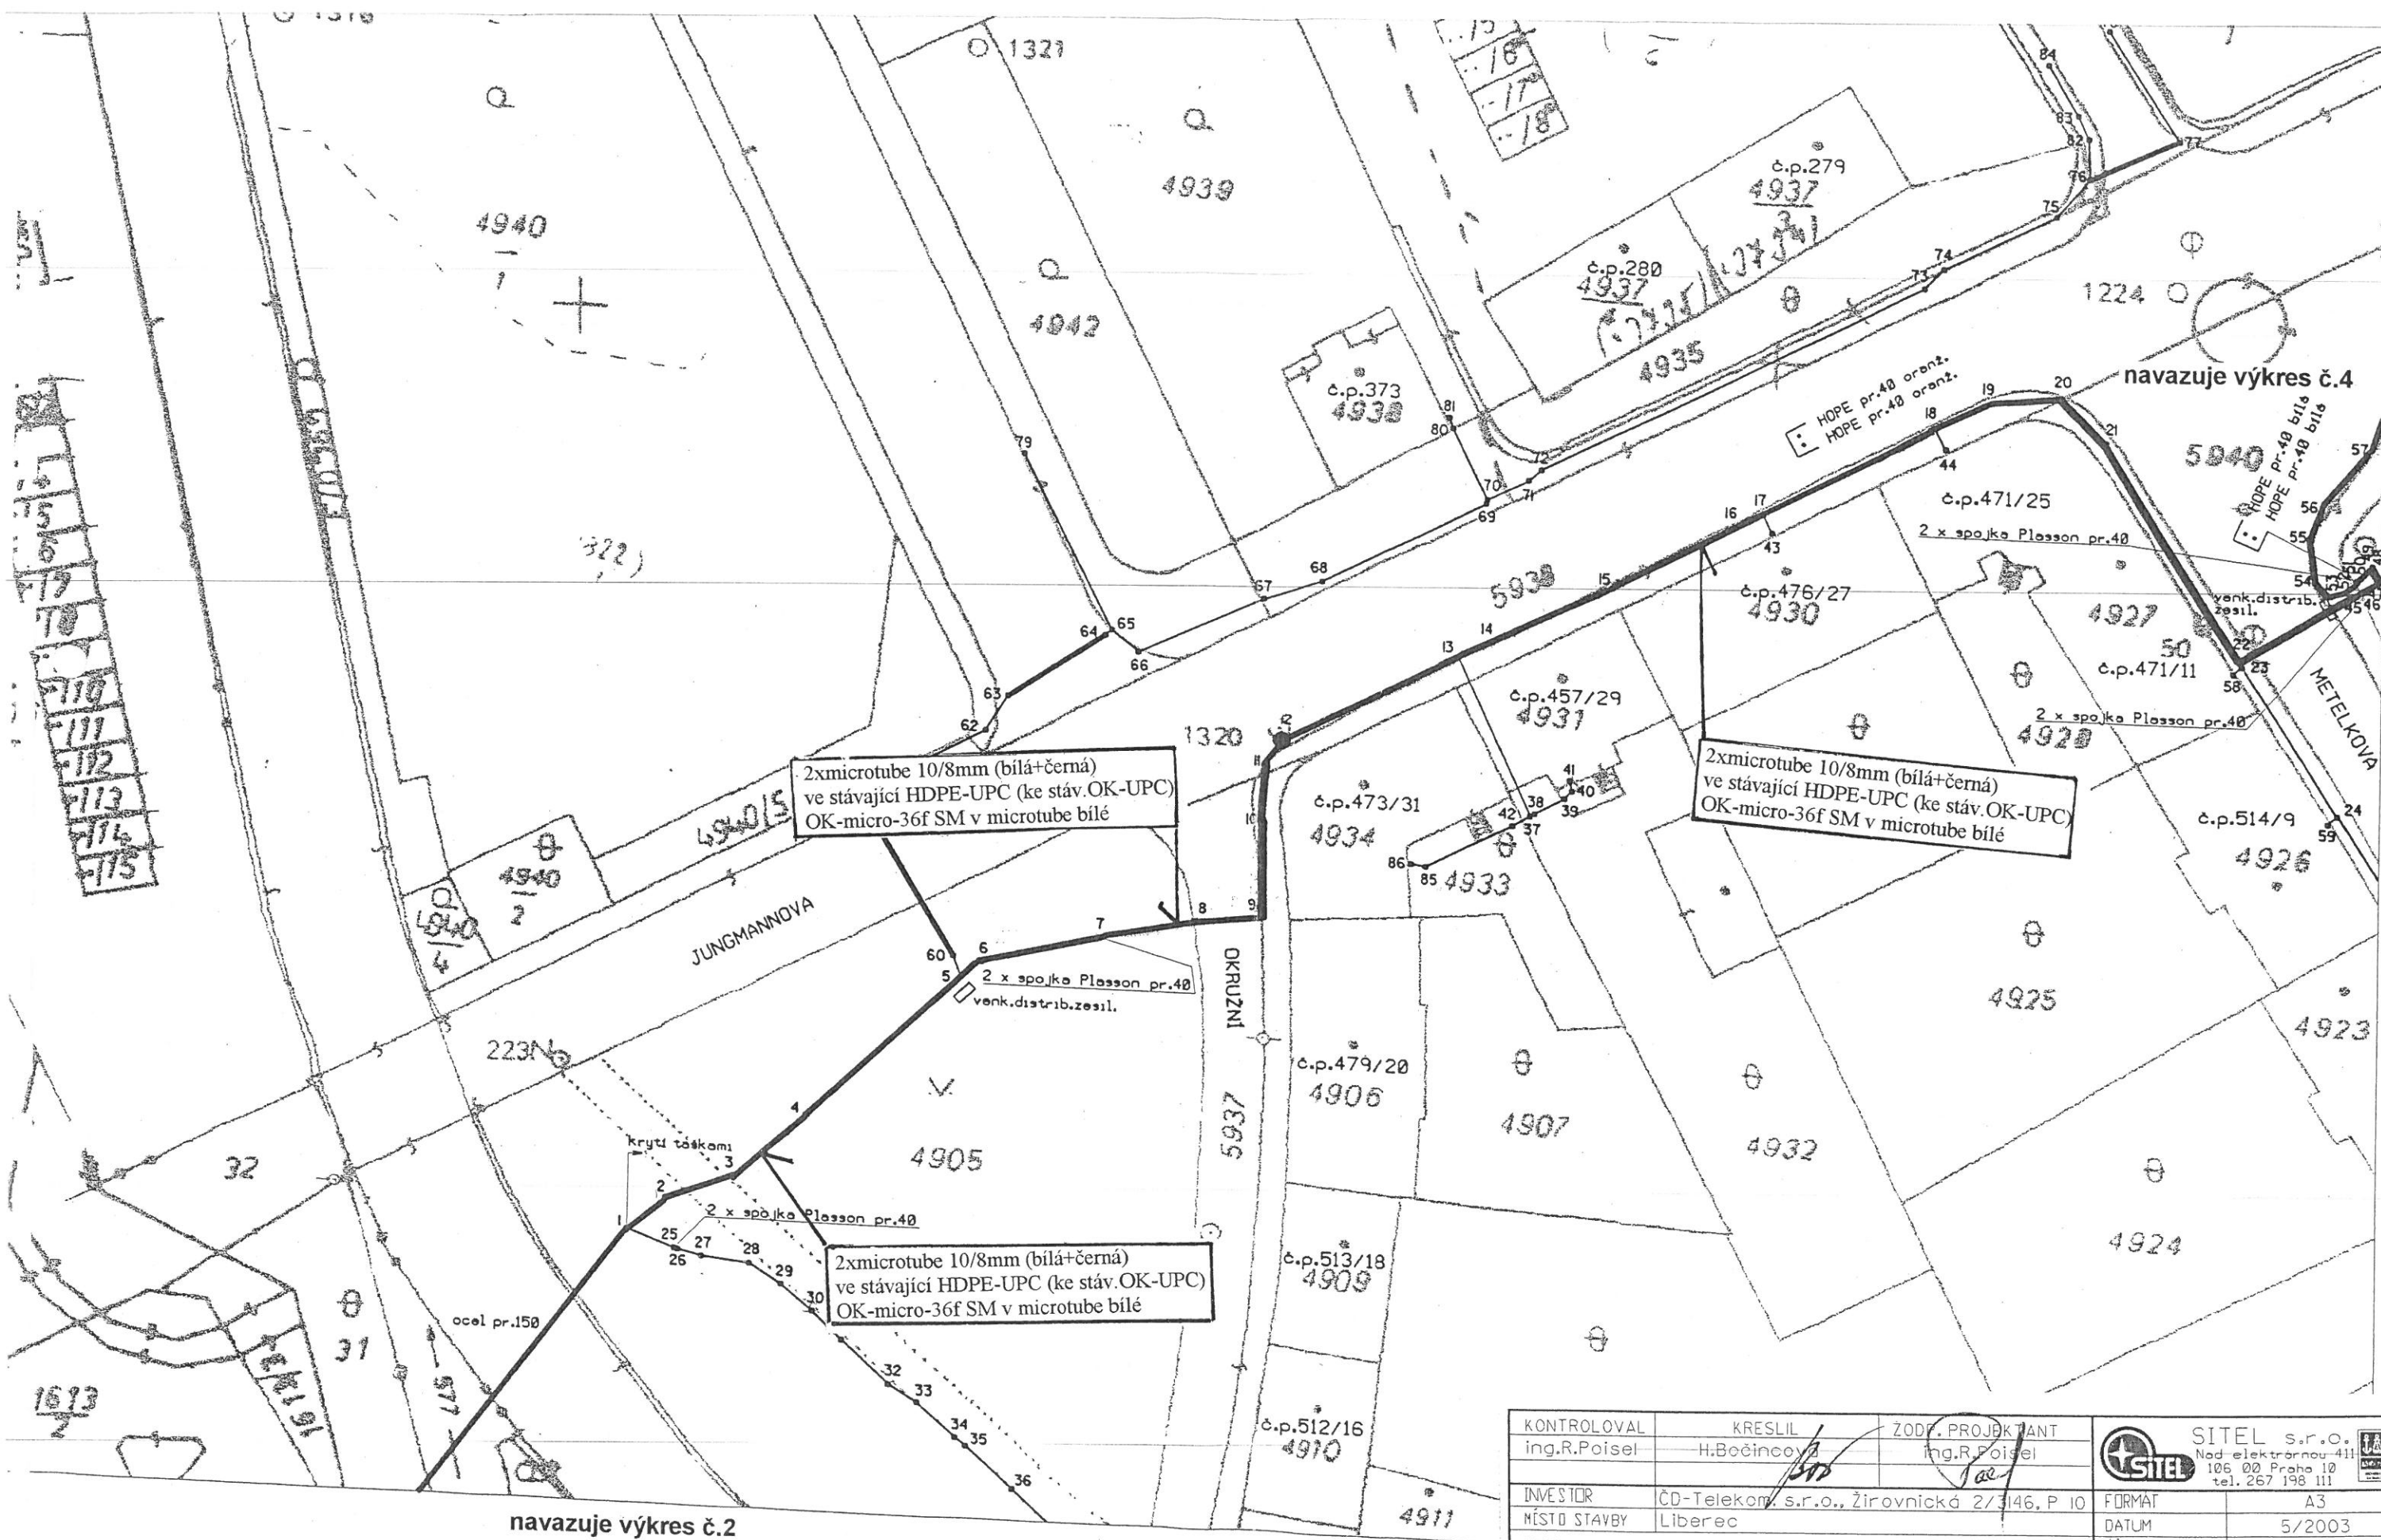


Optické propojení Liberec OS FIST - SU Reznická

NOVÉ MĚSTO




KK
OS FIST

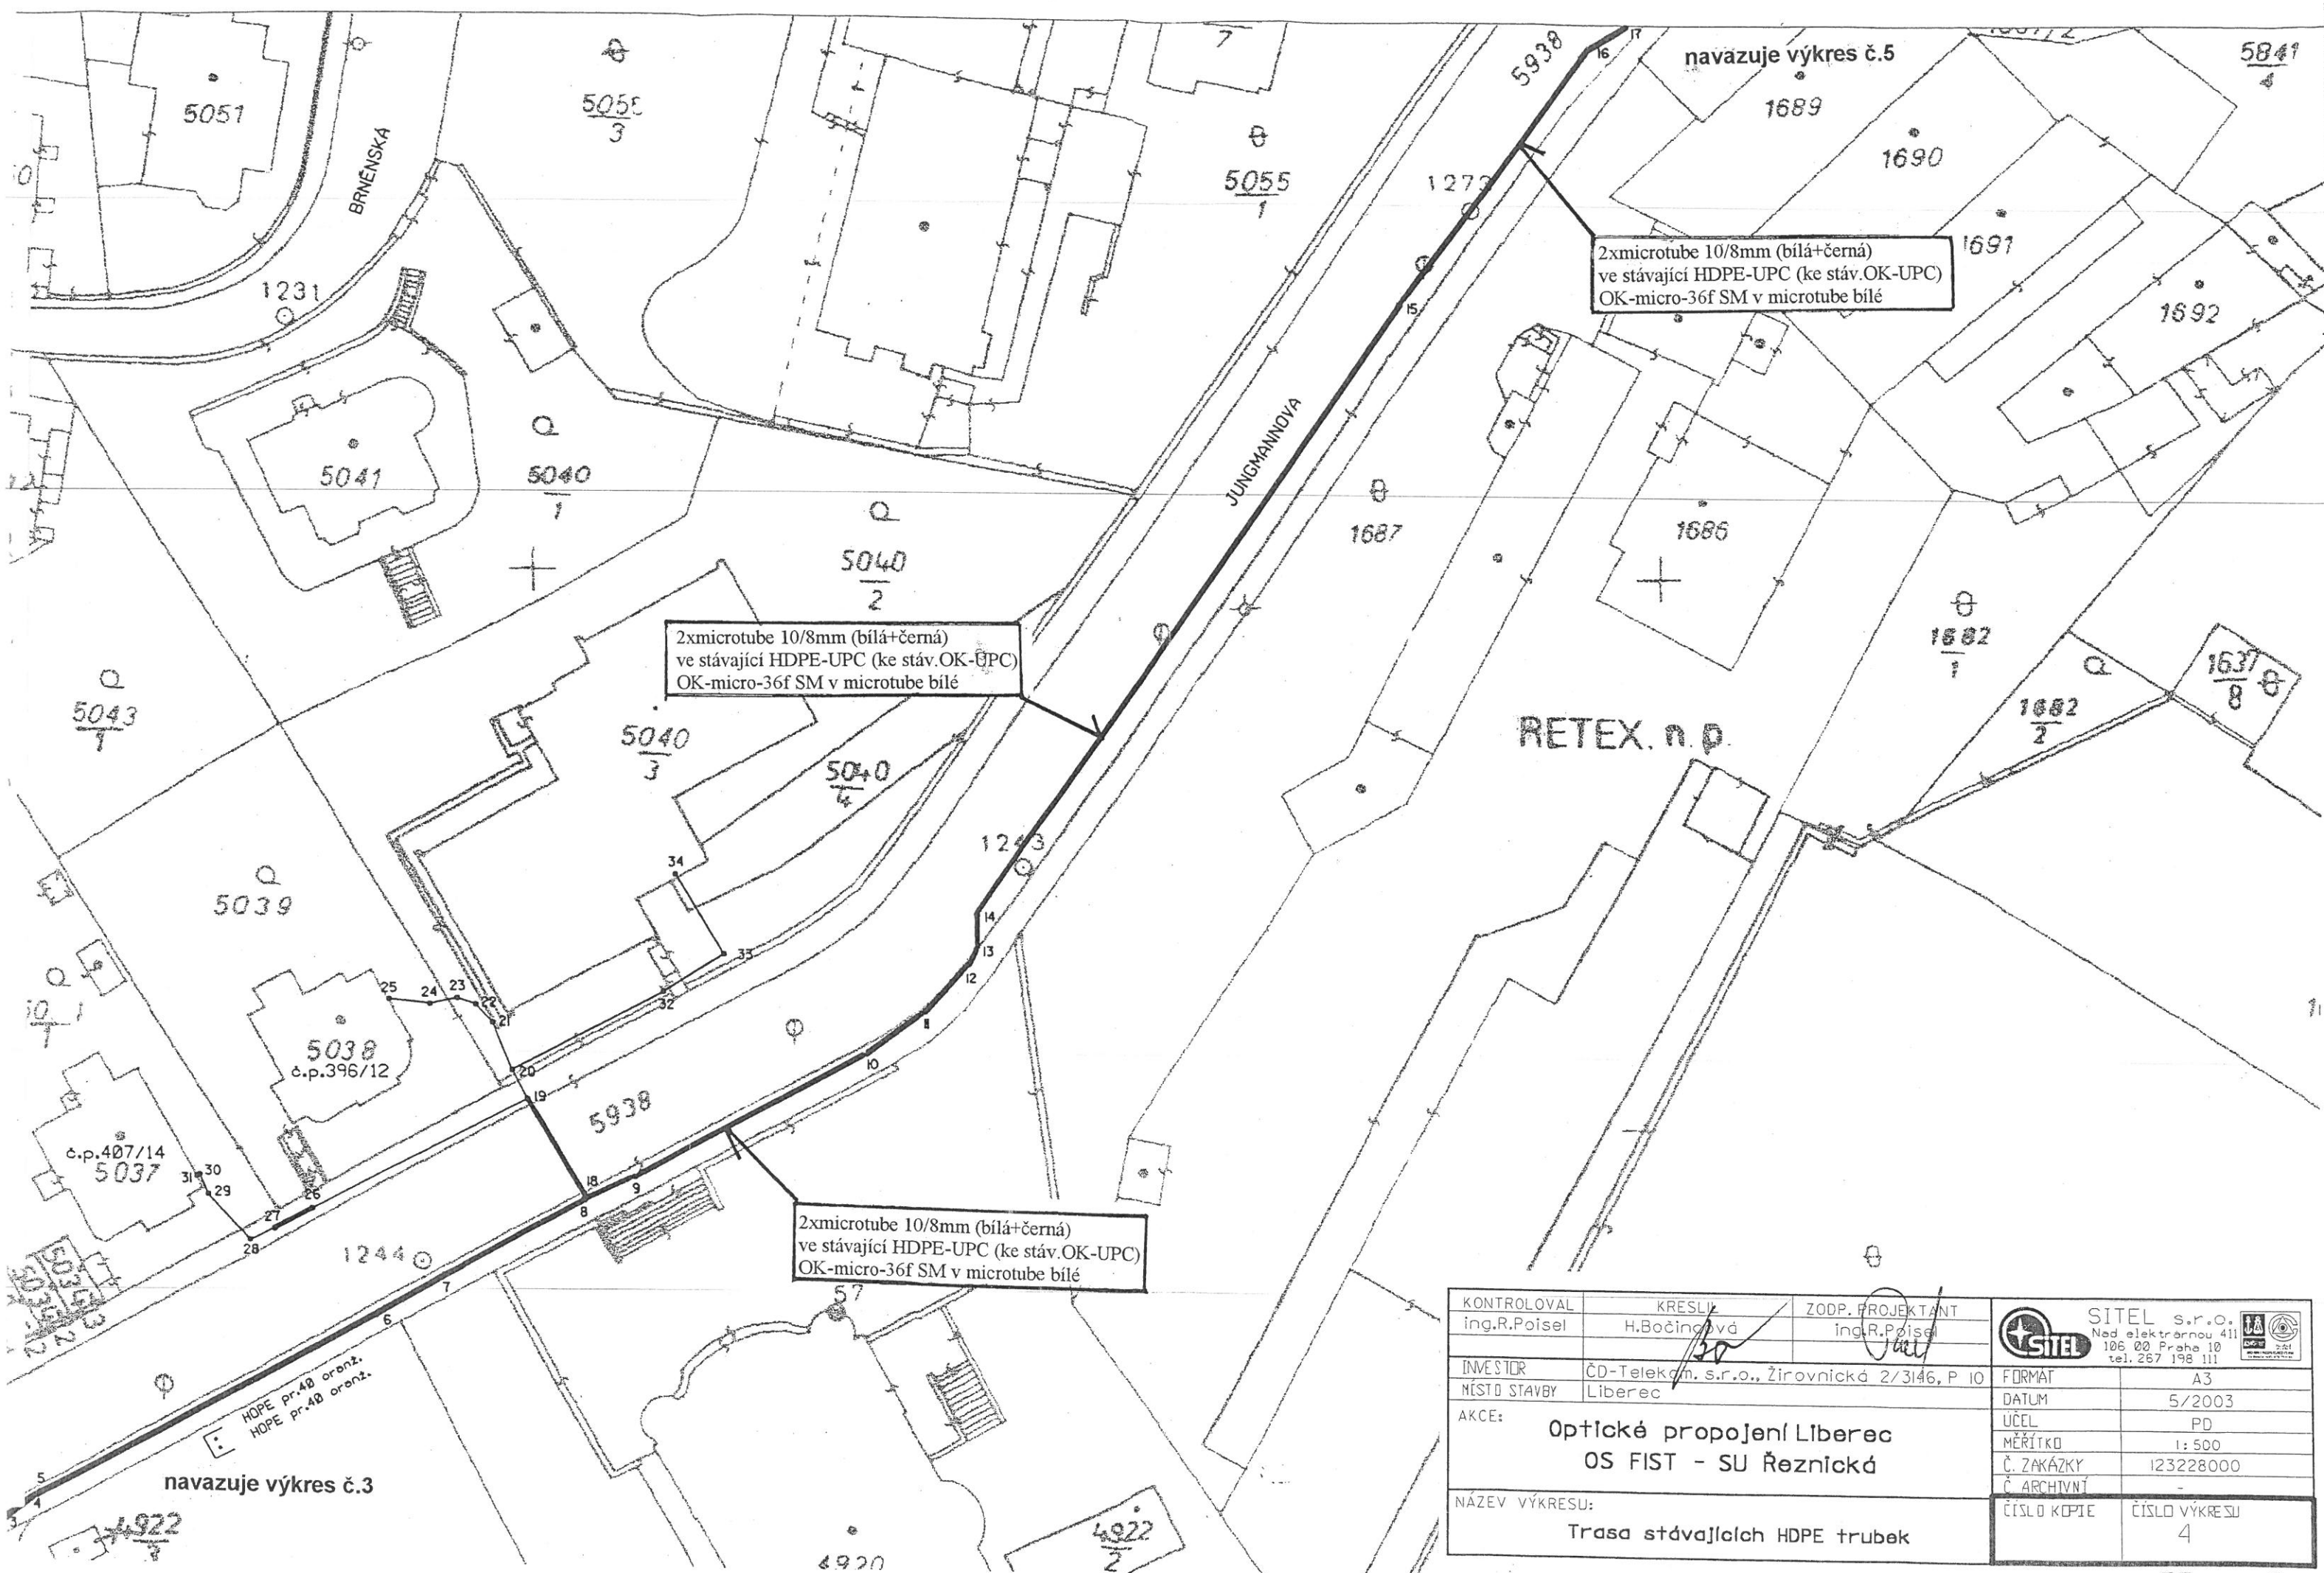
KONTROLOVAL ing.R.Poisel	KRESLIL H.Bočínová	ZODP. PROJEKTANT ing.R.Poisel	 SITEL s.r.o. Nad elektrárnou 411 105 00 Praha 10 tel. 267 198 111	
INVESTOR ČD-Telekom. s.r.o., Žirovnická 2/3146, P 10	FORMÁT A3		DATUM 5/2003	
MÍSTO STAVBY Liberec	ÚČEL PD		MĚŘÍTKO -	
AKCE: Optické propojení Liberec OS FIST - SU Reznická	Č. ZAKÁZKY 123228000		Č. ARCHIVNÍ -	
	NÁZEV VÝKRESU: Celková situace		ČÍSLO KOPIE -	ČÍSLO VÝKRESU 1A





navazuje výkres č.2
5-7/122

1 : 500

KONTROLOVAL ing.R.Poisl	KRESLIL H.Bočincová	ZODP. PROJEKTANT ing.R.Poisl	 SITEL s.r.o. Nad elektrárnou 411 106 00 Praha 10 tel. 267 198 111		  ISO 9001 ISO 14001 2004 SITEL s.r.o. IČO: 252 23 123 SITEL s.r.o. IČO: 252 23 123
INVESTOR ČD-Telekom. s.r.o., Žirovnická 2/3146, P 10	MÍSTO STAVBY Liberec		FORMAT A3		
AKCE: Optické propojení Liberec OS FIST - SU Řeznická			DATUM 5/2003		
NÁZEV VÝKRESU: Trasa stávajících HDPE trubek			ÚČEL PD		
			MĚŘÍTKO 1:500		
			Č. ZAKÁZKY 123228000		
			Č. ARCHIVNÍ -		
			ČÍSLO KOPIE 3	ČÍSLO VÝKRESU 3	



KONTROLOVAL Ing. R. Poisel	KRESLIL H. Bočina	ZODP. PROJEKTANT Ing. R. Poisel	 SITEL s.r.o. Nad elektrárnou 411 106 00 Praha 10 tel. 267 198 111	
INVESTOR ČD-Telekom. s.r.o., Žirovnická 2/3146, P. 10	MÍSTO STAVBY Liberec	AKCE: Optické propojení Liberec OS FIST - SU Řeznická		
NÁZEV VÝKRESU: Trasa stávajících HDPE trubek			FORMAT A3 DATUM 5/2003 ÚČEL PD MĚŘÍTKO 1:500 Č. ZAKÁZKY 123228000 Č. ARCHIVNÍ -	ČÍSLO KOPIE 4 ČÍSLO VÝKRESU 4