



PŘÍČNÝ ŘEZ

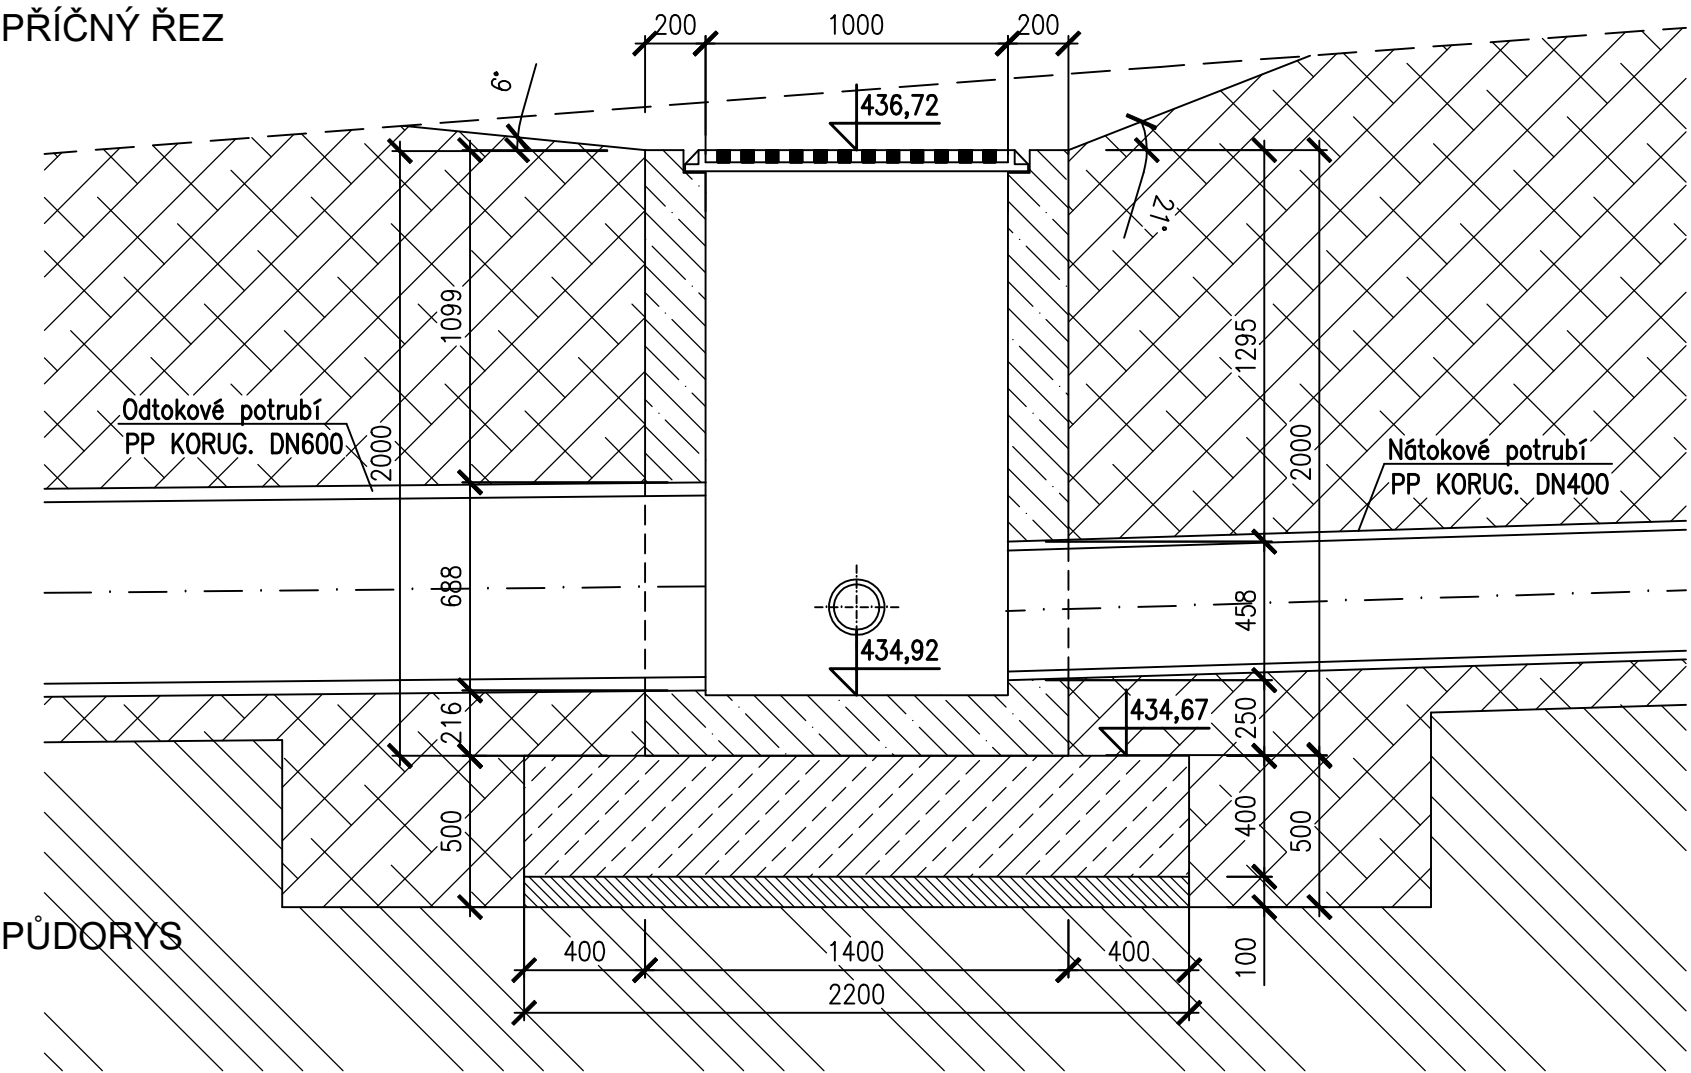

PŮDORYS

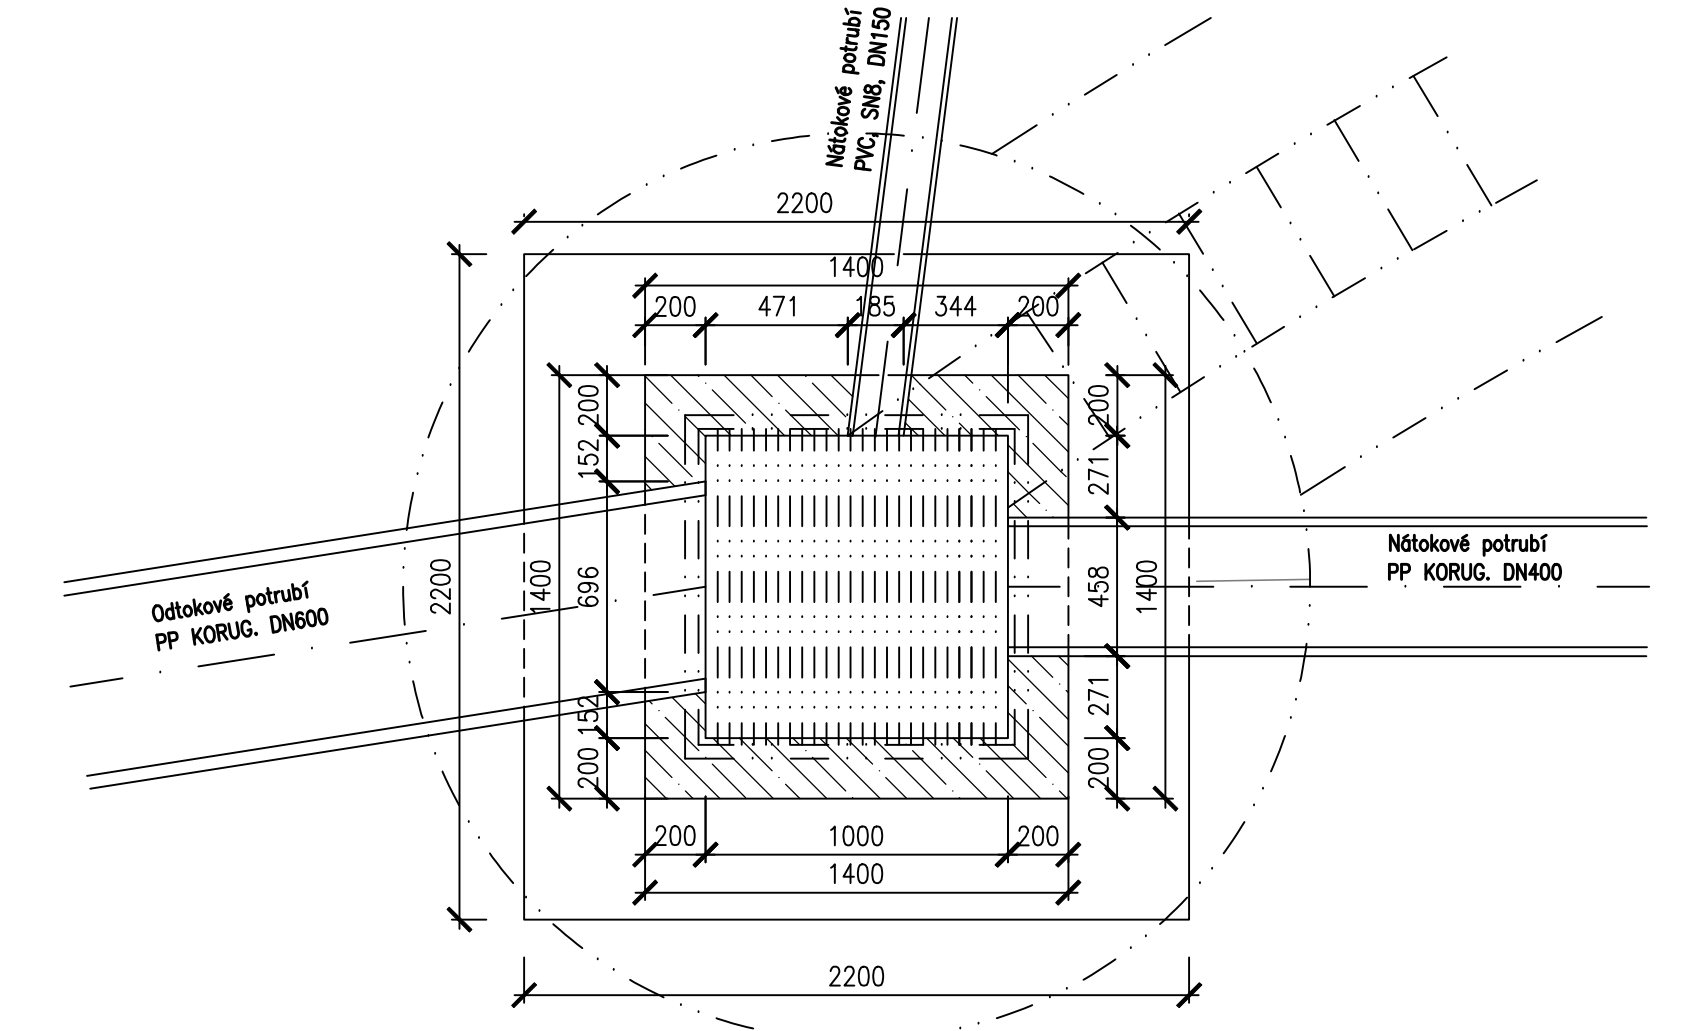

OBJEDNATEL:		 Statutární město Liberec nám. Dr. E. Beneše 1/1 460 59 Liberec I - Staré město info@magistrat.liberec.cz	
PROJEKTANT:		 SNOWPLAN spol. s r.o. Mrštíkova 399/2a, 460 07 Liberec III TEL.: +420 484 845 571, GMS.: +420 734 780 430 info@snowplan.cz, www.snowplan.cz	
ZAKÁZKA č.: 2018010-DRVE	HLAVNÍ INŽENÝR PROJEKTU: ING. PETR KOŘÍNEK	VYPRACOVAL : RENÁTA HEJTMANOVÁ HAVLOVÁ	
	ZODPOVĚDNÝ PROJEKTANT: ING. PETR KOŘÍNEK	Kontroloval: ING. PETR KOŘÍNEK	
AKCE: Rekreační a sportovní areál Vesec Odvodnění areálu			
OBJEKT: SO 302 - Odvodnění u trafostanice	STUPEŇ: DPS	ČÍSLO VÝTISKU:	
	DATUM: BŘEZEN 2019		
PŘÍLOHA: VTOKOVÁ ŠACHTA VŠ2	ČÍSLO PŘÍLOHY: 13.	MĚŘÍTKO: 1:25	