



PŮDORYS M 1:100

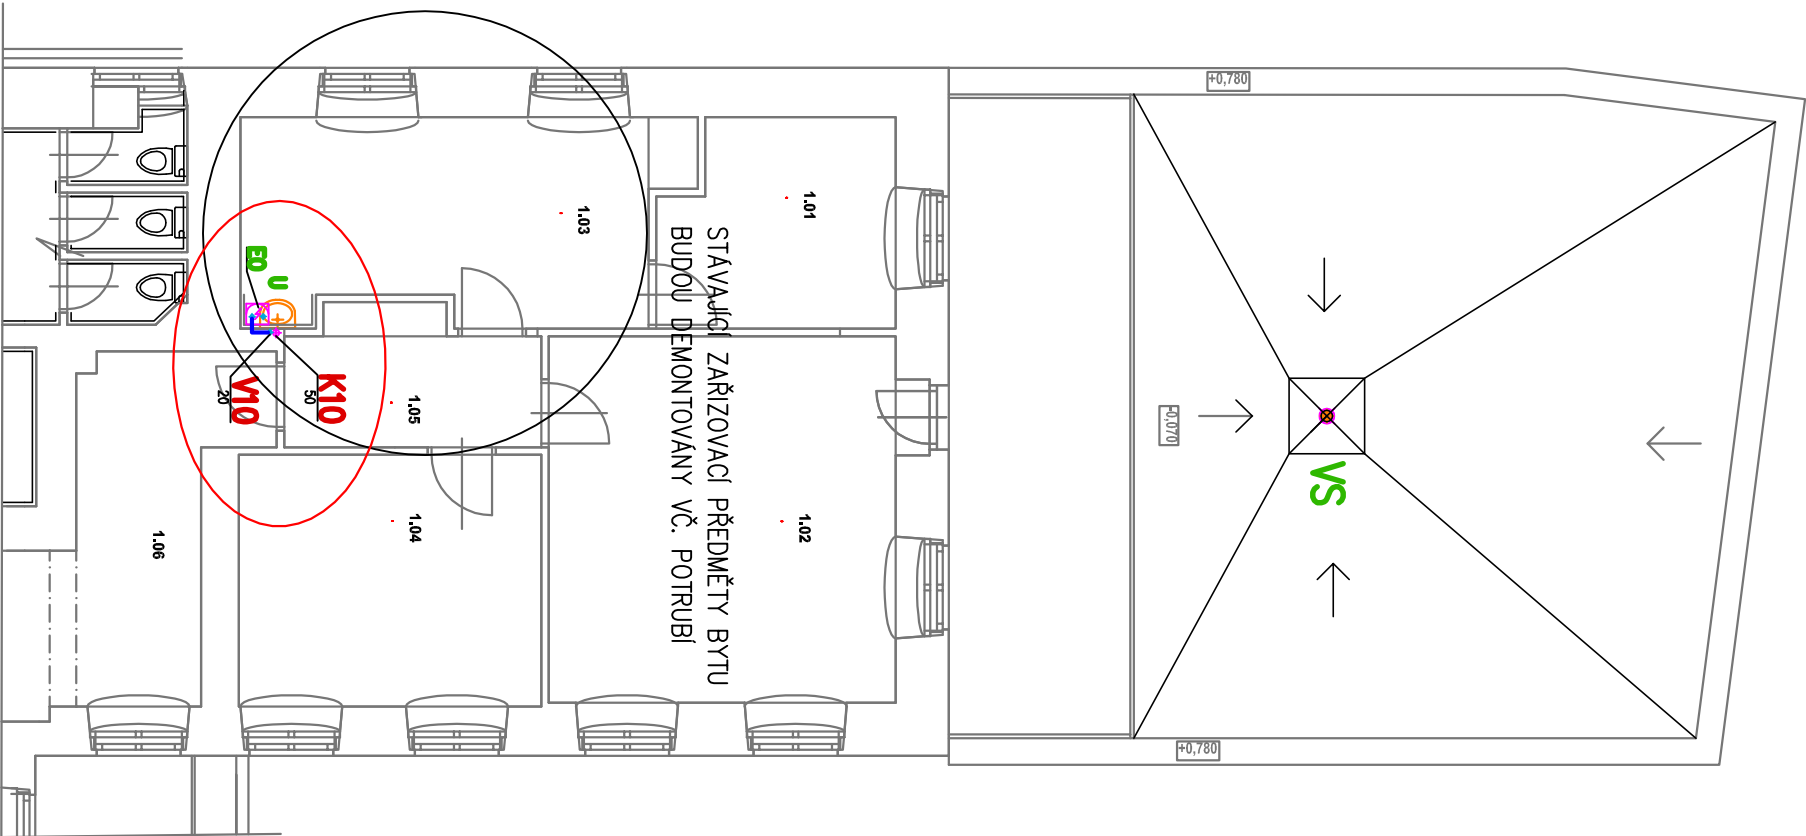

VÝŘEZ M1:50

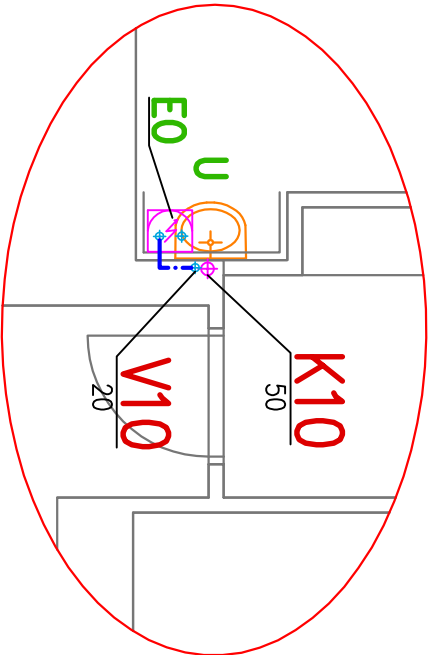

POZNÁMKA

- POTRUBÍ VODOVODNÍ PLASTOVÉ JE DIMENZOVÁNO VNĚJŠÍM PRŮMĚREM – D
- POTRUBÍ KANALIZAČNÍ GRAVITAČNÍ JE DIMENZOVÁNO VNITŘ. PRŮMĚREM – DN
- BATERIE BUDOUPĚ MÍT VÝVOD TEPLÉ VODY NALEVO, STUDENÉ VODY NAPRAVO
- POTRUBÍ DEŠŤOVÉ KANALIZACE BUDE OPAŘEŘENO TEPELNOU IZOLACÍ 5 MM

LEGENDA POTRUBÍ

- STUDENÁ VODA – POTRUBÍ PP-RCT , SDR 9
- KANALIZACE SPLAŠKOVÁ – POTRUBÍ PPs HT SYSTEM
- KANALIZACE DEŠŤOVÁ – POTRUBÍ PPs HT SYSTEM, IZOLOVANE

Hlavní projektant:		ing. arch. Jindřich Kejřík IČ 227 92 902 B.Němcové 54/9, Liberec 5	
FS vision			
Vyracovali:		ing. Michal Vodňanský	
Zodpovědný projektant:		ing. Michal Vodňanský	
investor:		Statutární město Liberec	
projektový stupeň		DSP-PJP	
dále:		formát: A4	
Stavební úpravy a změna užívání stavby Relaxační prostory v 1.NP ZŠ Orlí v Liberci		zkázkové číslo: 1945–50	
část:		datum: 12/2019	
D1.4.A ZDRAVOTNĚ-TECHNICKÉ INSTALACE		měřítko: 1 : 100/50	
výkres:		pore: č.výkresu	
PŮDORYS 1.NP		Z-02	