


LEGENDA MÍSTNOSTI



OZN.	NÁZEV MÍSTNOSTI	PLOCHA [m²]
3.01	PODESTA	7,61
3.02	SCHODIŠŤOVÝ PROSTOR	9,48
3.03	CHODBA	123,91
3.04	KMENOVÁ UČEBNA	66,65
3.05	POČÍTAČOVÁ UČEBNA	64,80
3.06	KMENOVÁ UČEBNA	65,87
3.07	KMENOVÁ UČEBNA	65,89
3.08	KMENOVÁ UČEBNA	65,92
3.09	SBOROVNA	21,82
3.10	KLUBOVNA	84,889
3.11	SKLAD	22,42
3.12	WC DIVKY	9,04
3.13	KOUPELNA DIVKY	5,84
3.14	WC CHLAPCI	8,32
3.15	KOUPELNA CHLAPCI	5,44
3.16	OKLADOVÁ MÍSTNOST	1,84
	CELKEM	629,74

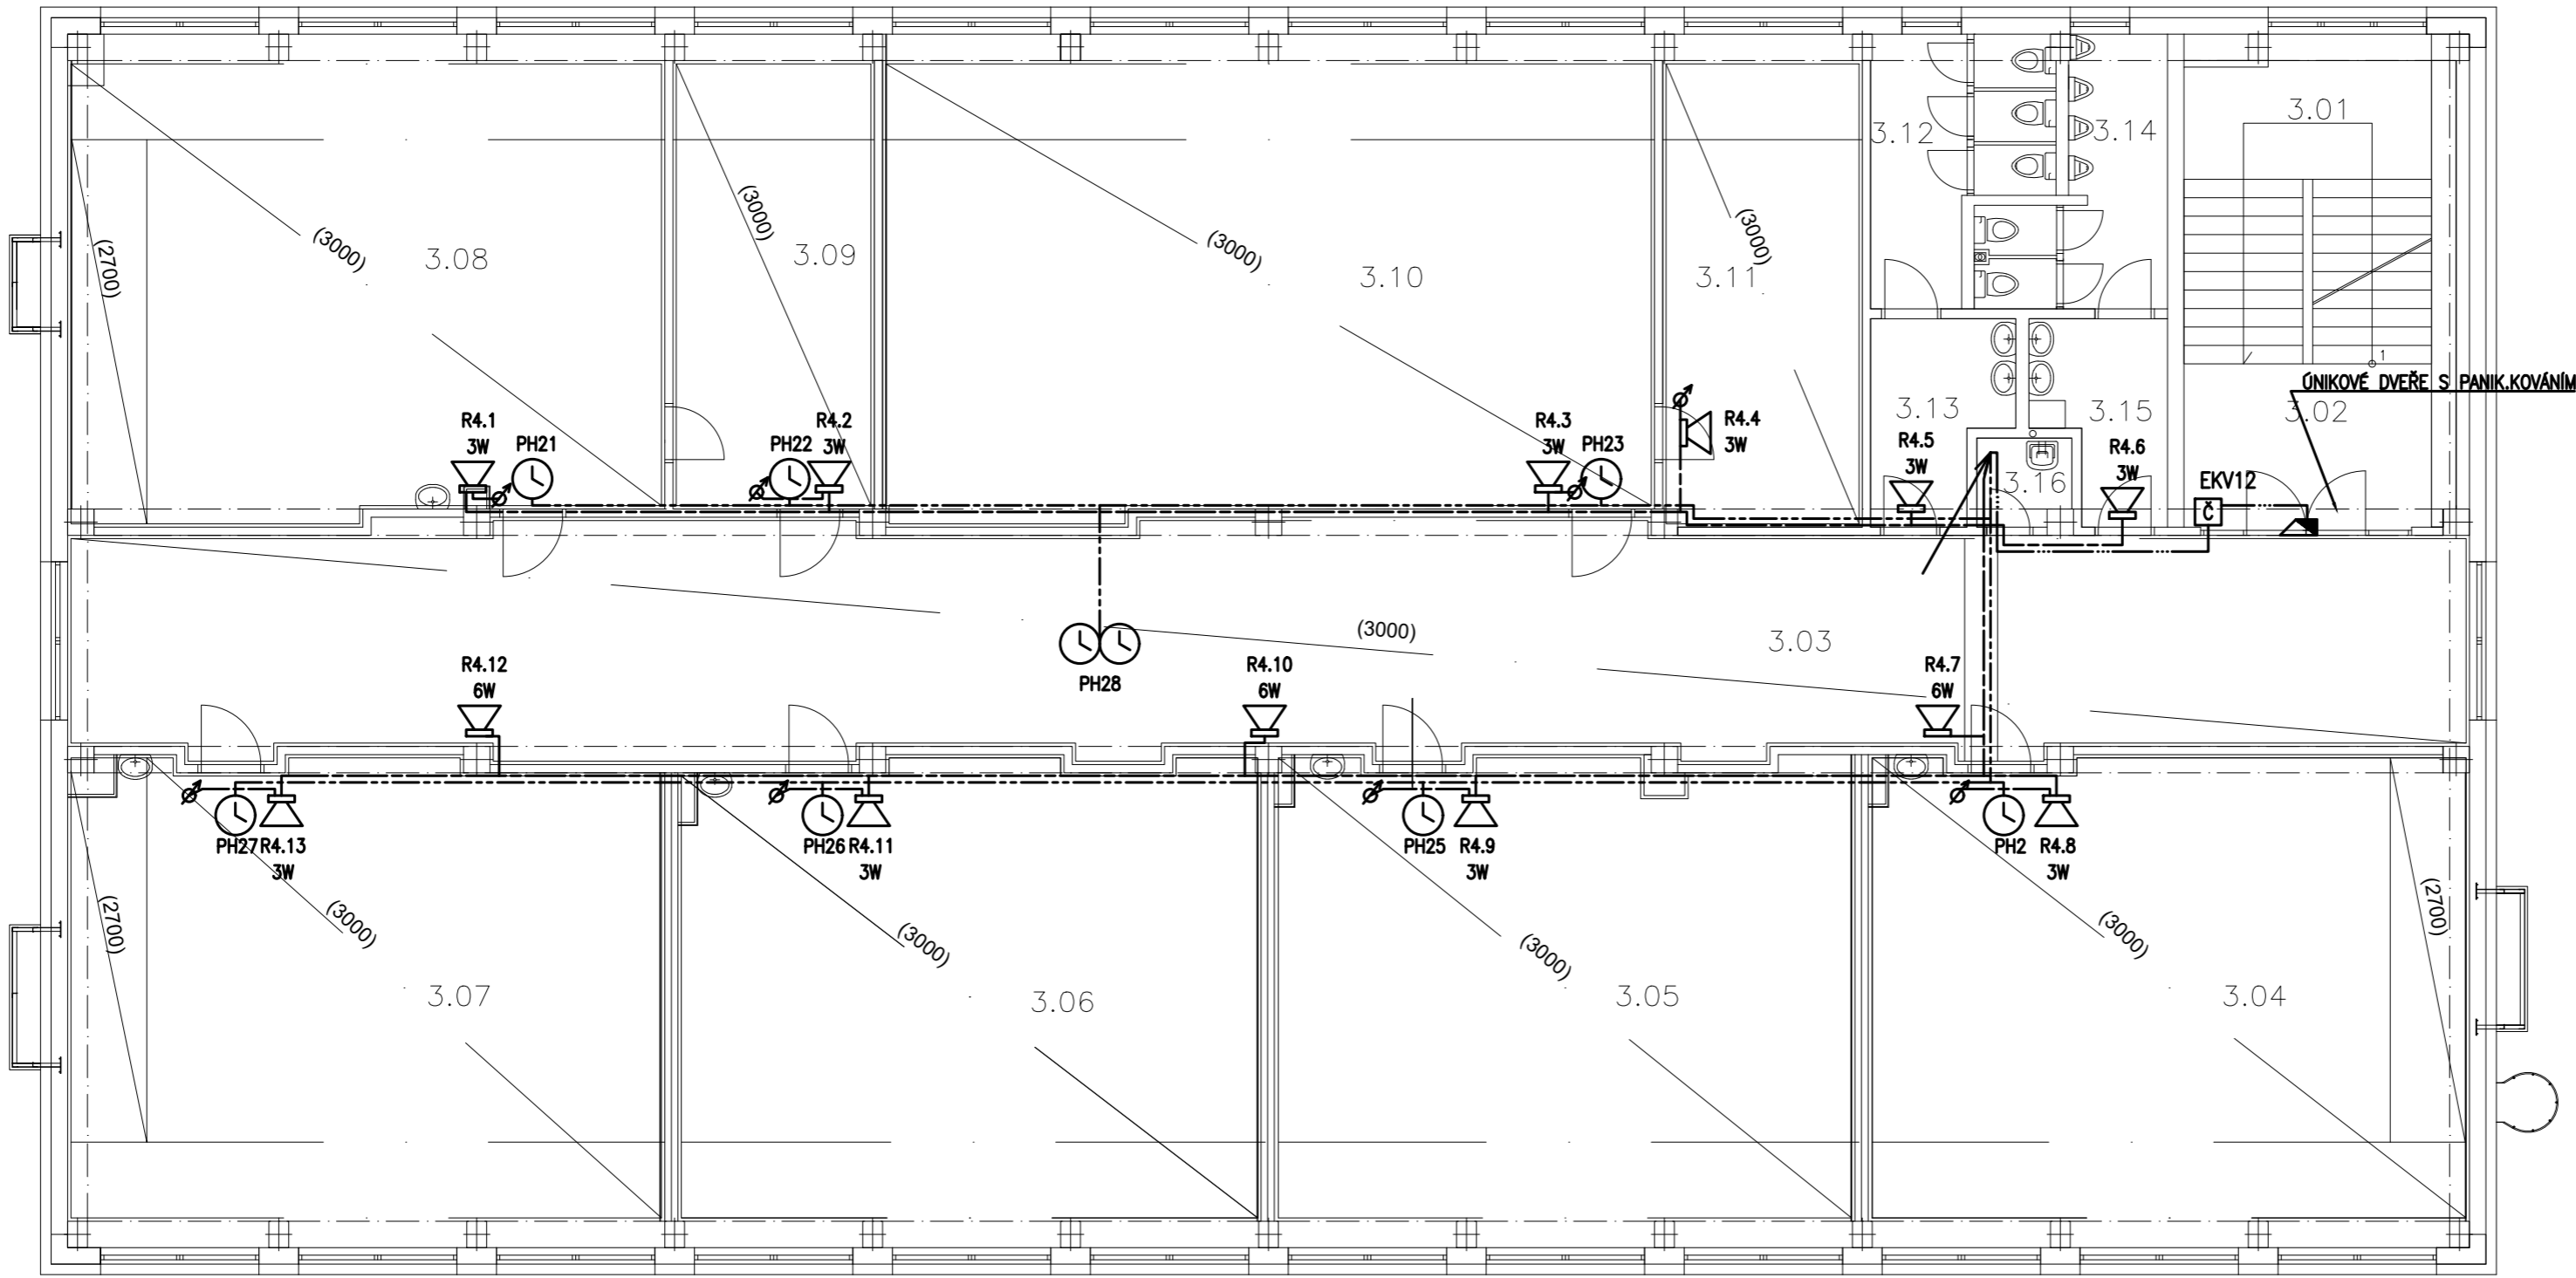

POZNÁMKA:
PÁTERŇÍ ROZVODY BUDOU PROVEDENY V KABELOVÉM ŽLABU VIZ. SAMOSTATNÝ VÝKRES.

MODULÁRNÍ IP SYSTÉM VE VÍCENÁSOBNÉM RÁMEČKU			
AV	AUDIO VIDEO	RU	ROZHLASOVÁ ÚSTŘEDNA 19"
DD	DOTYKOVÝ DISPLEJ		STANICE HLASATELE
Č	ČTEČKA		REPRODUKTOR NÁSTĚNNÝ 3-6 W / 100 V, 92 dB, 13 - 17 000 Hz, plastová
A	AUDIO		REPROSOUSTAVA S KONZOLOU BÍLÁ 15 - 30 - 60 W / 100 V, 60 W / 8 Ω, 90 dB, 45 - 20 000 Hz
DD	DOTYKOVÝ DISPLEJ		REGULÁTOR HLASITOSTI
Č	IP ČTEČKA (SAMOSTATNÁ INSTALACE)		JEDNOSTRANNÉ NÁSTĚNNÉ PODRUŽNÉ HODINY JEDNOTNÉHO ČASU
EKV	ZDROJ EKV - 12VDC		OBOUSTRANNÉ ZÁVĚSNÉ PODRUŽNÉ HODINY JEDNOTNÉHO ČASU
	SAMOUZAMYKACÍ ELEKTROMECHANICKÝ ZÁMEK PRO POŽÁRNĚ ODOLNÉ DVEŘE A DVEŘE NA ONIKOVÝCH CESTÁCH	MH	MATEČNÍ SPÍNACÍ HODINY - DCF
			VEDENÍ ROZHLASU
			VEDENÍ JEDNOTNÉHO ČASU

PAVILON B

Investor: STATUTÁRNÍ MĚSTO LIBEREC, nám. Dr. E. Beneše 1/1, Liberec I-Staré Město, 46001 Liberec		<div></div> <div>DIGITRONIC CZ s. r. o. Šimkova 904, 500 03 Hradec Králové www.digitronic.cz, tzb@digitronic.cz</div>	
Místo stavby: Základní škola, Liberec, Švermova 403/40, 460 10 Liberec 10 k.ú.: Františkov u Liberce p.č. 147/3, 147/2, 142/3			
Vedoucí projektu: Ing. Jan Dinga		Datum: 10/2020	
Zodp. projektant: Michal Pipek 		Stupeň PD: DPS	
Vypracoval: Michal Pipek		Část: D.1.4.H ELEKTRONICKÉ KOMUNIKACE	
Akce: PROJEKTOVÁ PŘÍPRAVA ENERGETICKÉ ÚSPORY OBJEKTU ZÁKLADNÍ ŠKOLY ŠVERMOVA V LIBERCI PAVILON B		Paré:	Formát: 5x A4
Obsah: PAVILON B-PŮDORYS 3.NP-JČ,ROZHLAS,EKV			Měřítko: 1:100
		Číslo výkresu D.1.4.h.-22	