


Půdorys odvodnění

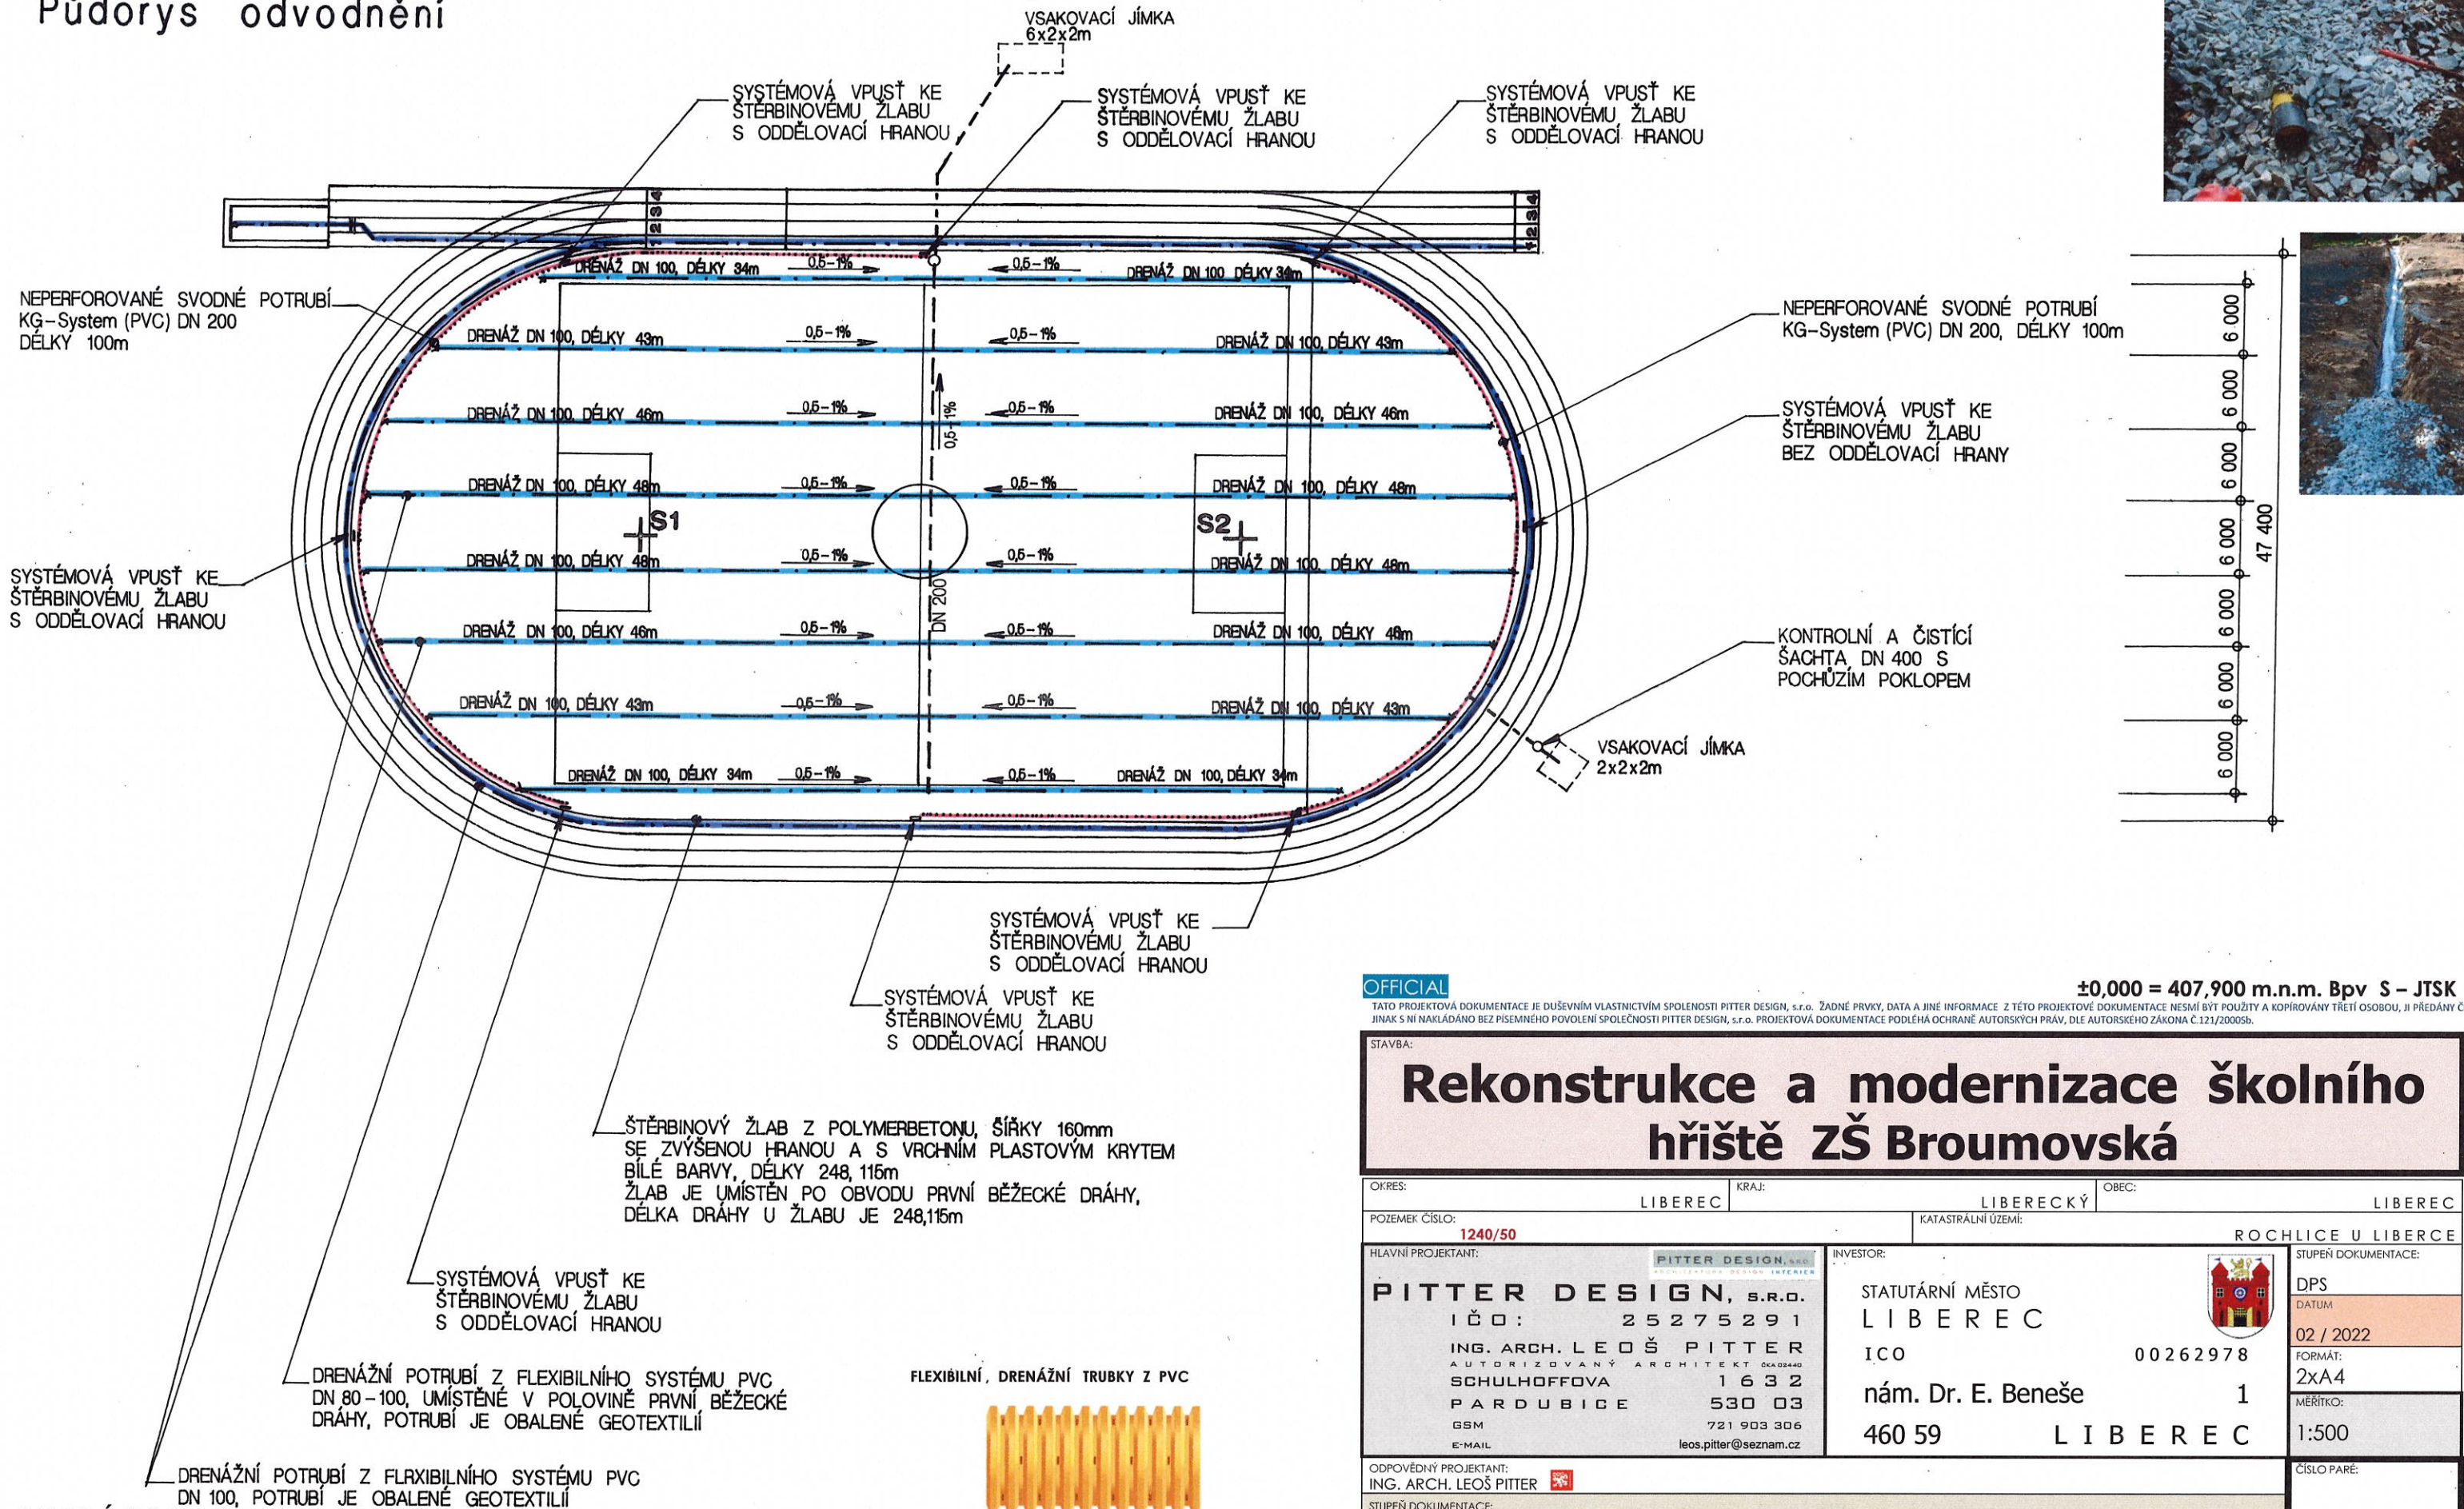

POZNÁMKA
PODZEMNÍ ODVODNĚNÍ SPORTOVNÍHO HRISTĚ - DRENÁŽNÍ SYSTÉM:
POD PLOCHOU HRISTĚ BUDE DRENÁŽNÍ SYSTÉM SLOUŽÍCÍ K ODVODU ZBYTKOVÝCH, SRÁŽKOVÝCH VOD ZE SPORTOVNÍCH PLOCH. TENTO SYSTÉM BUDE PROVEDEN Z OHEBNÝCH TRUBEK Z PVC, KTERÉ MÁJÍ VLNITOU DĚROVANOU STĚNU. TRUBKY ODPOVÍDAJÍ NORMĚ DIN 1187. TYTO DRENÁŽNÍ TRUBKY JSOU STANDARDNĚ DODÁVÁNY BEZ FILTRAČNÍ VRSTVY, ALE V PŘÍPADĚ NUTNOSTI LZE POUŽÍT GEOTEXTILII O HMOTNOSTI MINIMÁLNĚ 200g/m². POD PLOCHOU HRISTĚ BUDE APLIKOVÁNA DRENÁŽNÍ SÍŤ S ROZTEČÍ 5,0-8,0m (max. 12,0m) A HLOUBKOU ULOŽENÍ 0,7-0,8m (max. 1,0m) SE SPÁDEM 0,3-1%. HLOUBKA POTRUBÍ V NEJVYŠŠÍM MÍSTĚ NEMŮŽE BÝT MENŠÍ NEŽ 40-50cm POD PLOCHOU HRISTĚ. DRENÁŽNÍ RÝHY BUDOU MÍT ŠÍŘKU 300mm A BUDOU VYPLNĚNY ŠTĚRKOVÝM FILTRAČNÍM ZÁSYPEM AŽ DO ÚROVNĚ NOSNÉ VRSTVY HRISTĚ. ODVODŇUJÍCÍ POTRUBÍ BUDE PROPOJENO SE SBĚRNÝM POTRUBÍM. SKLONY POTRUBÍ NELZE ZVĚTŠOVAT, ABY NEBYLY PŘÍLIŠ HLUBOKÉ RÝHY.

OFFICIAL

TATO PROJEKTOVÁ DOKUMENTACE JE DUŠEVNÍM VLASTNICTVÍM SPOLENOSTI PITTER DESIGN, s.r.o. ŽADNÉ PRVKY, DATA A JINÉ INFORMACE Z TĚTO PROJEKTOVÉ DOKUMENTACE NESMÍ BÝT POUŽITY A KOPÍROVÁNY TŘETÍ OSOBOU, JI PŘEDÁNY ČI JINAK S NÍ NAKLÁDÁNO BEZ PÍSEMNÉHO POVOLENÍ SPOLEČNOSTI PITTER DESIGN, s.r.o. PROJEKTOVÁ DOKUMENTACE PODLEŽÁ OCHRANĚ AUTORSKÝCH PRÁV, DLE AUTORSKEHO ZÁKONA Č.121/2000Sb.

±0,000 = 407,900 m.n.m. Bpv S – JTSK

STAVBA:

Rekonstrukce a modernizace školního hřiště ZŠ Broumovská

OKRES: LIBEREC

KRAJ: LIBERECKÝ

OBEC: LIBEREC

POZEMEK ČÍSLO: 1240/50

KATASTRÁLNÍ ÚZEMÍ: ROCHLICE U LIBERCE

HLAVNÍ PROJEKTANT: PITTER DESIGN, S.R.O.
IČO: 25275291
ING. ARCH. LEOŠ PITTER
AUTORIZOVANÝ ARCHITEKT OKA02440
SCHULHOFFOVA 1632
PARDUBICE 530 03
GSM 721 903 306
E-MAIL leos.pitter@seznam.cz

INVESTOR: STATUTÁRNÍ MĚSTO LIBEREC
IČO 00262978
nám. Dr. E. Beneše 1
460 59 LIBEREC

STUPEŇ DOKUMENTACE: DPS
DATUM 02 / 2022
FORMÁT: 2xA4
MĚŘÍTKO: 1:500

ČÍSLO PARÉ:

ČÍSLO PŘÍLOHY: D 1.3

ODPOVĚDNÝ PROJEKTANT: ING. ARCH. LEOŠ PITTER

STUPEŇ DOKUMENTACE: PROJEKTOVÁ DOKUMENTACE PRO PROVÁDĚNÍ STAVBY

ČÁST: STAVEBNĚ ARCHITEKTONICKÉ ŘEŠENÍ

NÁZEV PŘÍLOHY: SO.01 ATLETICKÁ DRÁHA
PŮDORYS ODVODNĚNÍ

© 2022 / 02 – PITTER DESIGN, s.r.o. - Všechna práva vyhrazena