


Upozornění:
Jsou-li v dokumentaci, ve výkazu výměr nebo ve standardech uvedeny odkazy na obchodní firmy, názvy, nebo specifická označení výrobku, zboží či služeb, která platí pro určitou osobu apod., jedná se pouze o příkladný popis farnesného zpracování, vizuálního, kvalitativního a technologického standardu, jsou takoveto odkazy pouze informativní, a zhotoviteli umožňují v souladu se zákonem č.134/2016 Sb. v platném znění použít i jiných, kvalitativně a technicky srovnatelných, popřípadě kvalitnějších řešení.

LEGENDA PŘÍPOJEK ZTI A I.S. V KOMUNIKACI

- PŘELOŽKA STL PLYNOVODNÍ PŘÍPOJKY PE 100RC SDR 11 d50x4,6mm + HUP K.K.DN40
ŘEŠENO SAMOSTATNOU PROJEKTOVOU DOKUMENTACÍ A JIŽ POVOLENO ÚZEMNÍM SOUHLASEM
ZE DNE 19.6.2017, Č.j.: SURR/7130/123523/17-Hor, CJ MML 129530/17
- RUŠENÁ STL PLYNOVODNÍ PŘÍPOJKA PE 100RC SDR 11 d50x4,6mm + HUP K.K.DN40
ŘEŠENO SAMOSTATNOU PROJEKTOVOU DOKUMENTACÍ A JIŽ POVOLENO ÚZEMNÍM SOUHLASEM
ZE DNE 19.6.2017, Č.j.: SURR/7130/123523/17-Hor, CJ MML 129530/17
- STÁVAJÍCÍ PŘÍPOJKA ST.VODY DO OBJEKTU-POTRUBÍ PEHD 100 SDR 11 d63x5,8mm
BEZE ZMĚN

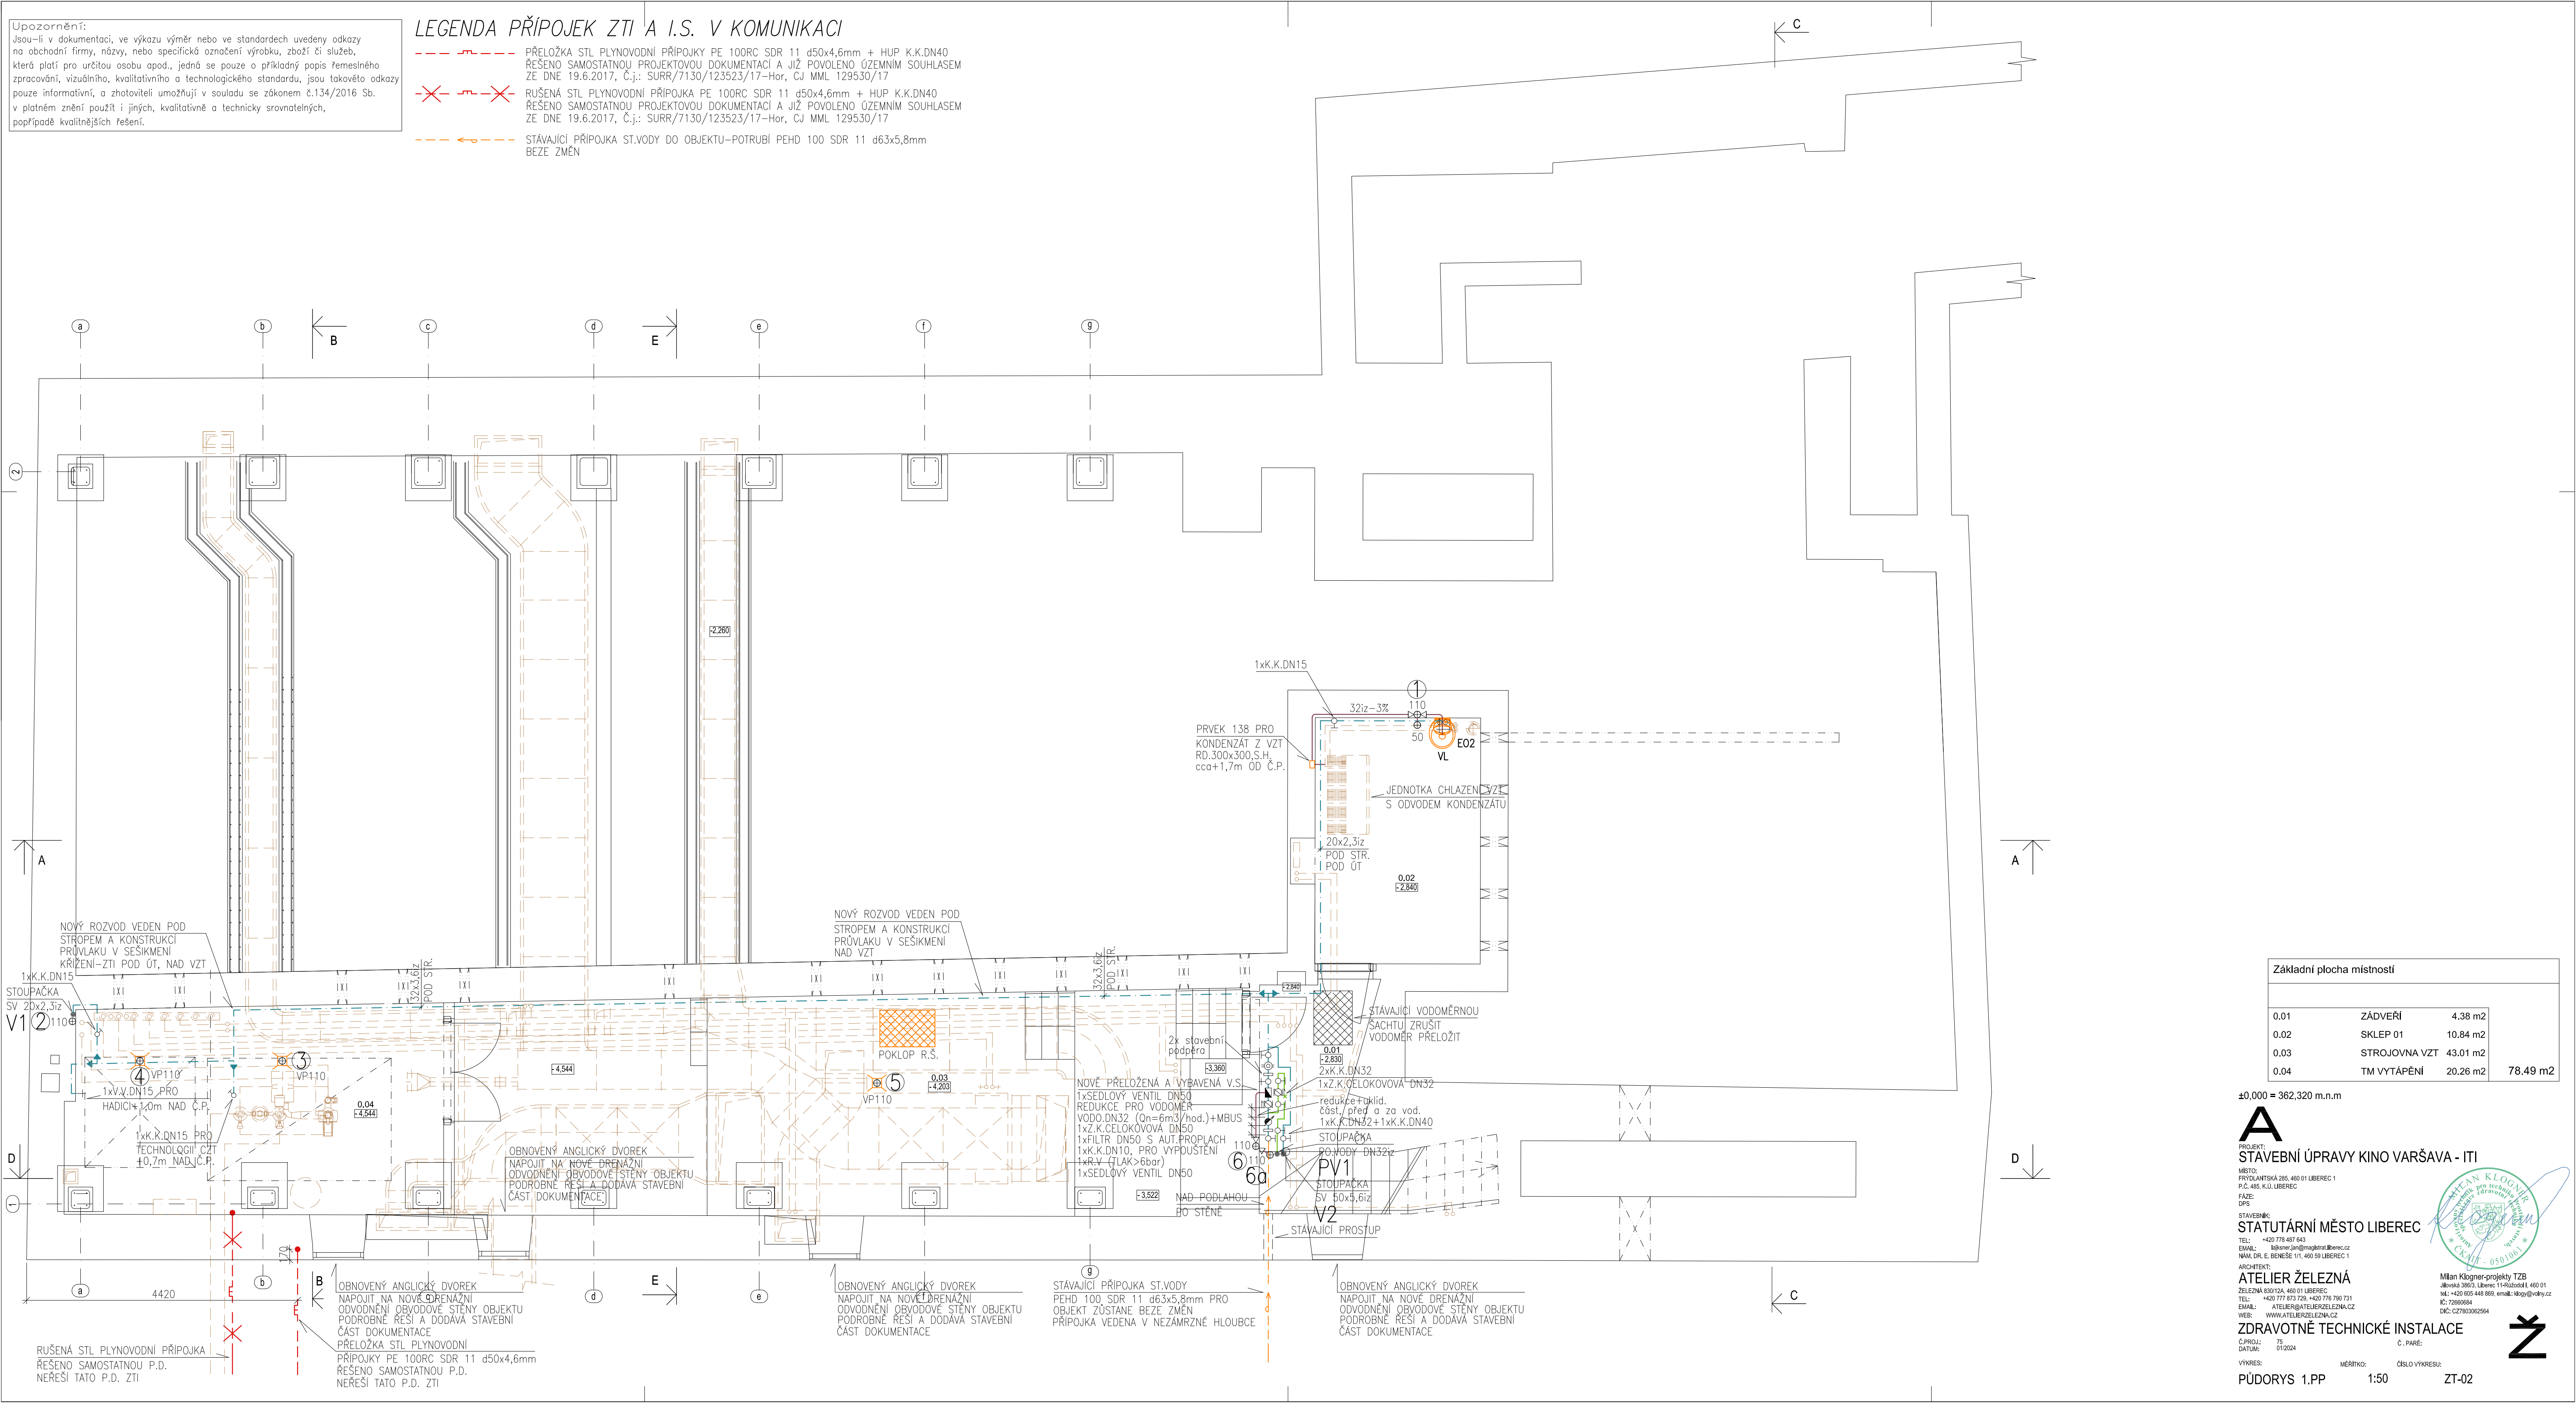

Základní plocha místností				
0.01	ZÁDVEŘÍ	4.38 m2		
0.02	SKLEP 01	10.84 m2		
0.03	STROJOVNA VZT	43.01 m2		
0.04	TM VYTÁPĚNÍ	20.26 m2	78.49 m2	

±0,000 = 362.320 m.n.m

PROJEKT:
STAVEBNÍ ÚPRAVY KINO VARŠAVA - ITI

MÍSTO:
FRYDLANTSKÁ 285, 460 01 LIBEREC 1
PČ: 465, A.U. LIBEREC

FÁZE:
GPS

STAVEBNÍK:
STATUTÁRNÍ MĚSTO LIBEREC

TEL: +420 778 487 643
EMAIL: bskner.jm@magisterliberec.cz

WWW.DPL E.BENEŠE 11, 460 59 LIBEREC 1

ARCHITEKT:
ATELIER ŽELEZNÁ

ZELEZNÁ 830/12A, 460 01 LIBEREC
TEL: +420 777 873 729, +420 778 790 731
EMAIL: ATELIER@ATELIERZELEZNA.CZ

WEB: WWW.ATELIERZELEZNA.CZ
Č. PROJ: 75
DATUM: 01/2024



Milan Klogner-projekty TZB
Jlovská 386/3, Liberec 11-Růžodol 1, 460 01
TEL: +420 935 440 889, email: mkg@vkh.cz
IC: 72660684
DIC: CZ7803062564

ZDRAVOTNĚ TECHNICKÉ INSTALACE

Č. PARÉ: 01/2024

VÝKRES: PŮDORYS 1.PP

MĚŘÍTKO: 1:50

ČÍSLO VÝKRESU: ZT-02

