


PŮDORYS 1.NP
1 : 50

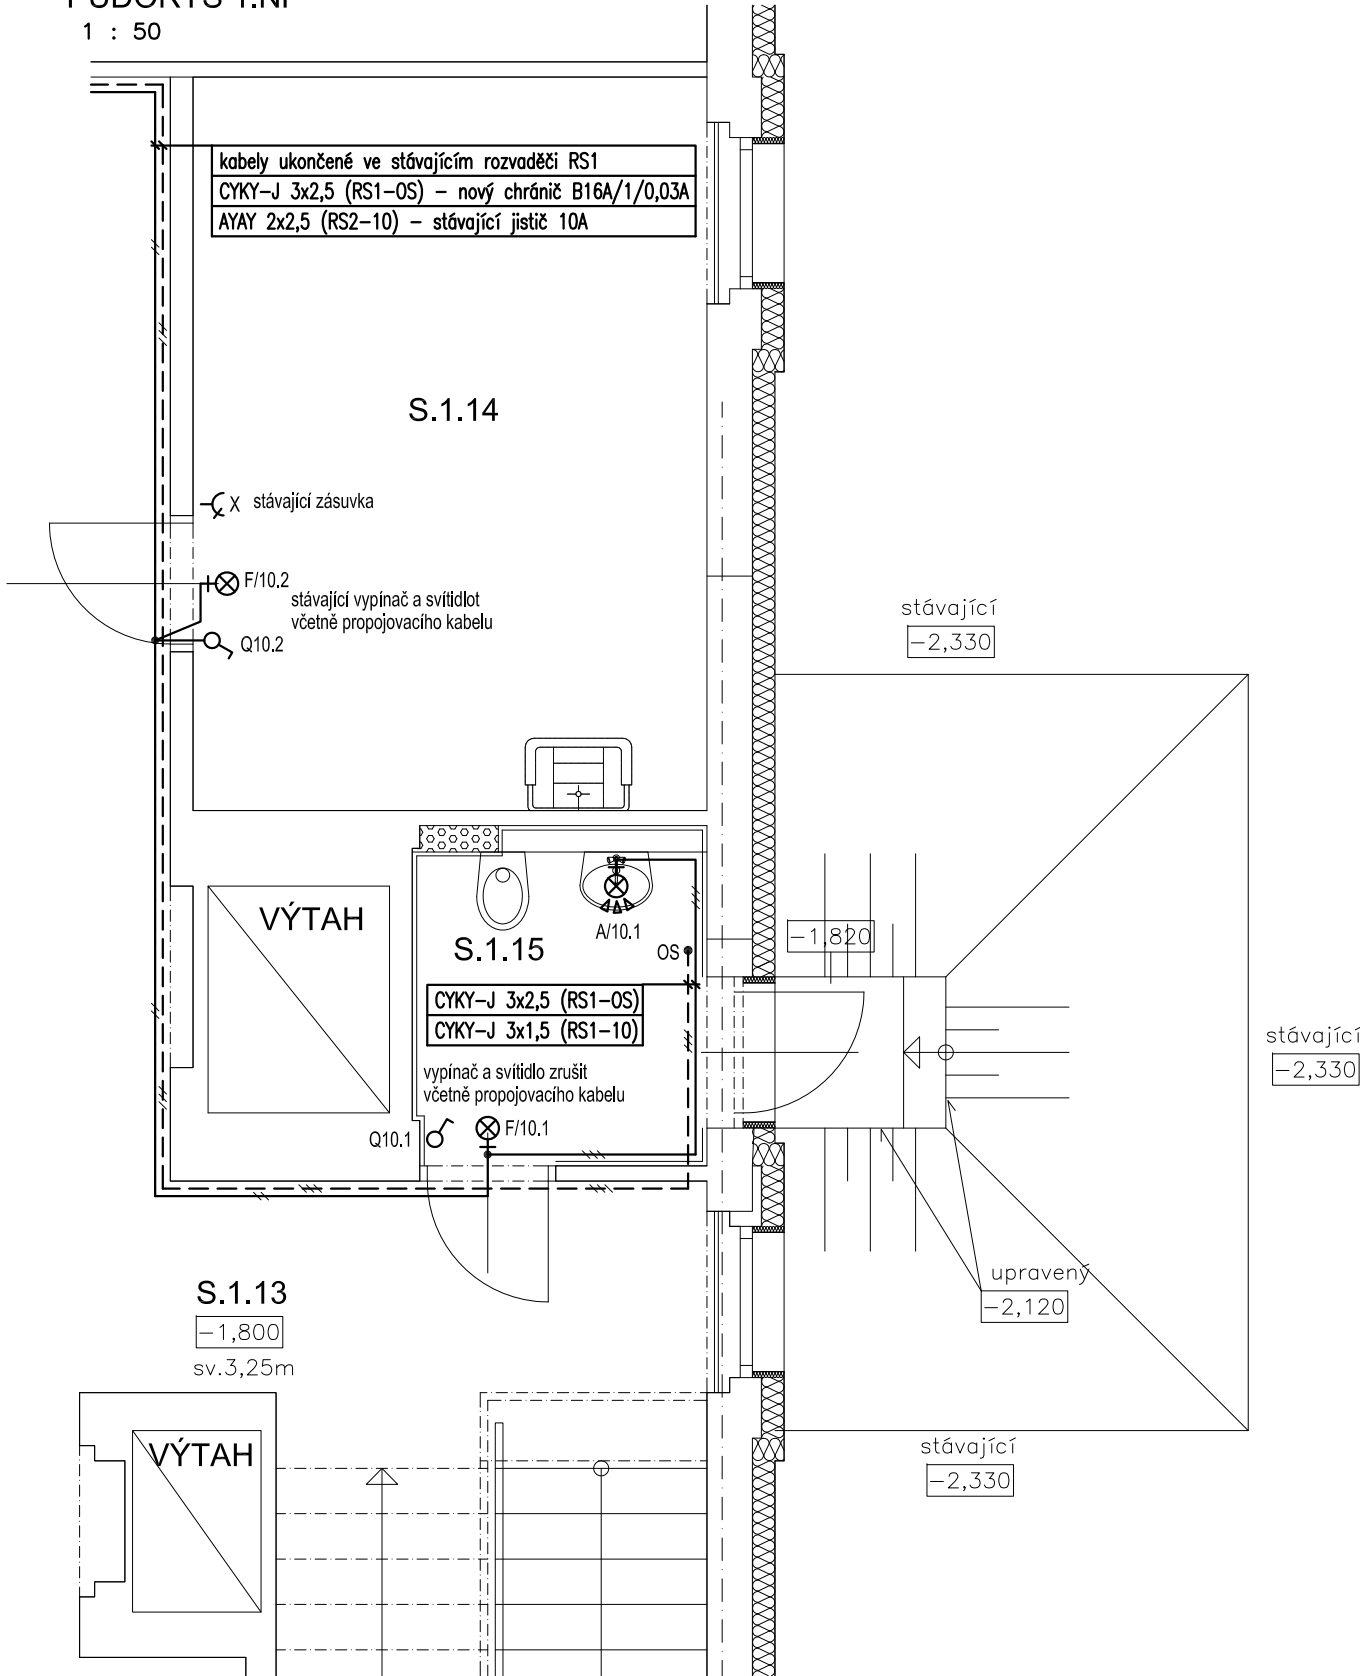

LEGENDA ÚČELU MÍSTNOSTÍ


ČÍSLO MÍST.	ÚČEL MÍSTNOSTI	PLOCHA [m ²]	ČSN EN 12464-1 - KAPITOLA 7.2 HODNOTY Em, RUGL, Uo, Ra					PROSTORY ČSN 332000
S1.13	CHODBA	61,0	-	-	-	-	-	NORMÁLNÍ
S1.14	SKLAD + ÚKLID	16,8	-	-	-	-	-	*
S1.15	WC	4,4	10,4	200 lx	25	0,4	80	ZÓNY

LEGENDA:

- KABEL SVĚTELNÝCH OKRUHŮ CYKY O PRŮŘEZU VODIČŮ 1,5 mm
- KABEL OSOŠEČE RUKOU CYKY O PRŮŘEZU VODIČŮ 2,5 mm
- KRUHOVÉ PŘISAZENÉ SVÍTIDLO S PMMA OPÁLOVÝM KRYTEM, LED Ø300mm, 3000 K 1x42W, 230V/50Hz, IP44 - S POHYBOVÝM ČIDLEM - BR SB3KO480V5/ND SM - MODUS
- VÝVOD PRO OSOŠEČ RUKOU DO 3kW/230V

POZNÁMKA:

- ELEKTRICKÉ NAPÁJENÍ DLE ČSN EN 61293: 3+PE+N stř. 50Hz,400V/TN-C-S
- OCHRANA PŘED NEBEZPEČNÝM DOTYKEM NEŽIVÝCH ČÁSTÍ:
 - AUTOMATICKÝM ODPOJENÍM OD ZDROJE DOPLNĚNA POSPOJENÍM
- PROSTORY Z HLEDISKA ÚRAZU ELEKTRICKÝM PROUDEM DLE ČSN 332000:
 - NORMÁLNÍ
 - ZÓNY - NORMÁLNÍ SE ZONAMI
- V MÍSTNOSTI S.1.15 SE STÁVAJÍCÍ OSVĚTLENÍ ODPOJÍ VČETNĚ VYPÍNAČE A OD ROZVODŮ SILNOPROUDÉ ELEKTROTECHNIKY VEDENÉ ZE STÁVAJÍCÍHO ROZVADĚČE RS1 A DEMONTUJÍ
- NOVÉ LED SVÍTIDLO S POHYBOVÝM ČIDLEM SE NAPOJÍ NOVÝM KABELEM VEDENÝM VE VKLÁDACÍ LIŠTĚ NA STÁVAJÍCÍ KABEL V MÍSTĚ DEMONTOVANÉHO STÁVAJÍCÍHO SVÍTIDLA
- VÝVOD PRO NOVÝ OSOŠEČ RUKOU DO 3kW/230V BUDE NAPOJEN NOVÝM KABELEM CYKY -J 3x2,5 VEDENÝM VE VKLÁDACÍ LIŠTĚ A UKONČENÝ VE STÁVAJÍCÍM ROZVADĚČI RS1 NA NOVÉM PROUDOVÉM CHRÁNIČI B16A/1/0,03A
- POUŽITÝ TYP SVÍTIDLA A OSOŠEČE RUKOU DLE VÝBĚRU UŽIVATELE ZA DODRŽENÍ TECHNICKÝCH POŽADAVKŮ
- PODROBNÝ POPIS KABELIZACE VIZ "TECHNICKÁ ZPRÁVA"

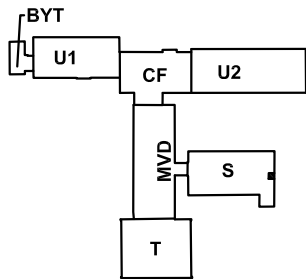

PROJEKT PRO OHLÁŠENÍ STAVBY

GENERÁLNÍ PROJEKTANT: Severoprojekt-22 s.r.o. Pihel 292, 471 18 Nový Bor IČ: 172 21 676 www.severoprojekt-22.cz		ZHOTOVITEL: Ing. Václav VLACH – projektová činnost elektro Budyšínská 2539, 470 06 Česká Lípa IČ: 12035793 TEL.: 608024967	
ODBĚRATEL: Statutární město Liberec, nám.Dr.E.Beneše 1, Liberec		HIP: Ing. Karel ŠIMÁNEK	
NÁZEV AKCE: Oprava vybraných šaten a soc. zař. v 1.PP pavilonu "T" a vybraných šaten a sprch v 1.NP pavilonu "MVD" ZŠ Aloisina výšina, Liberec, p.č.1569/172, k.ú. Starý Harcov D.1.4 - Silnoproudá elektrotechnika		FORMÁTY: 2A4	ČÍSLO PARÉ:
		DATUM: 01/2024	
		ÚČEL DOK.: realizační projekt	
		MĚŘÍTKO: 1:50	
MÍSTO: Liberec	KRAJ: Liberecký	ZAK.ČÍSLO: 3037	
NÁZEV VÝKRESU: Kabelizace WC místo úklidu v 1.NP pavilonu "S"		ARCHIVNÍ ČÍSLO: 3037-DSP-D.1.4/04-Es	