
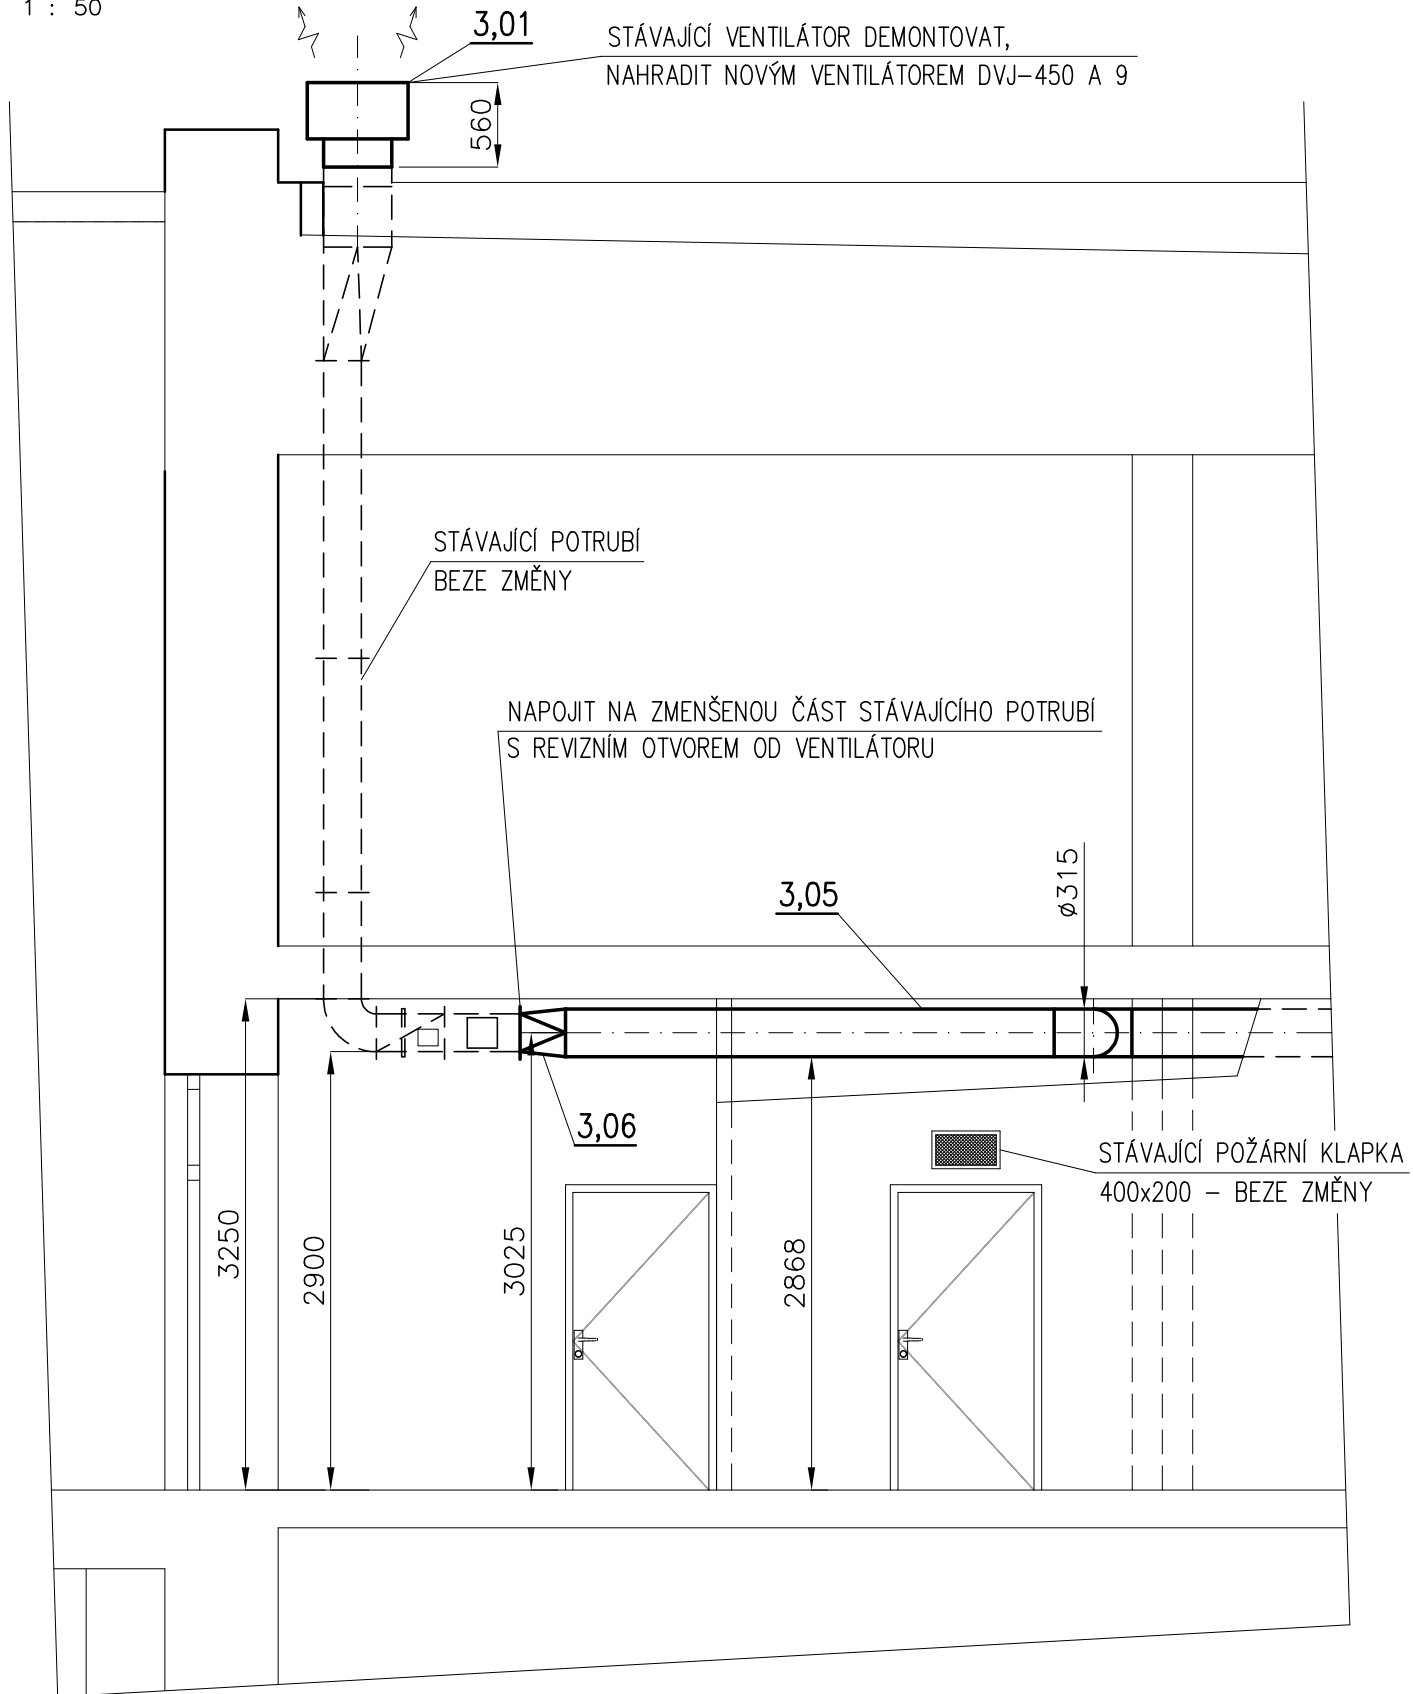


PŮDORYS 1.NP

1 : 50

ŘEZ A - A

1 : 50

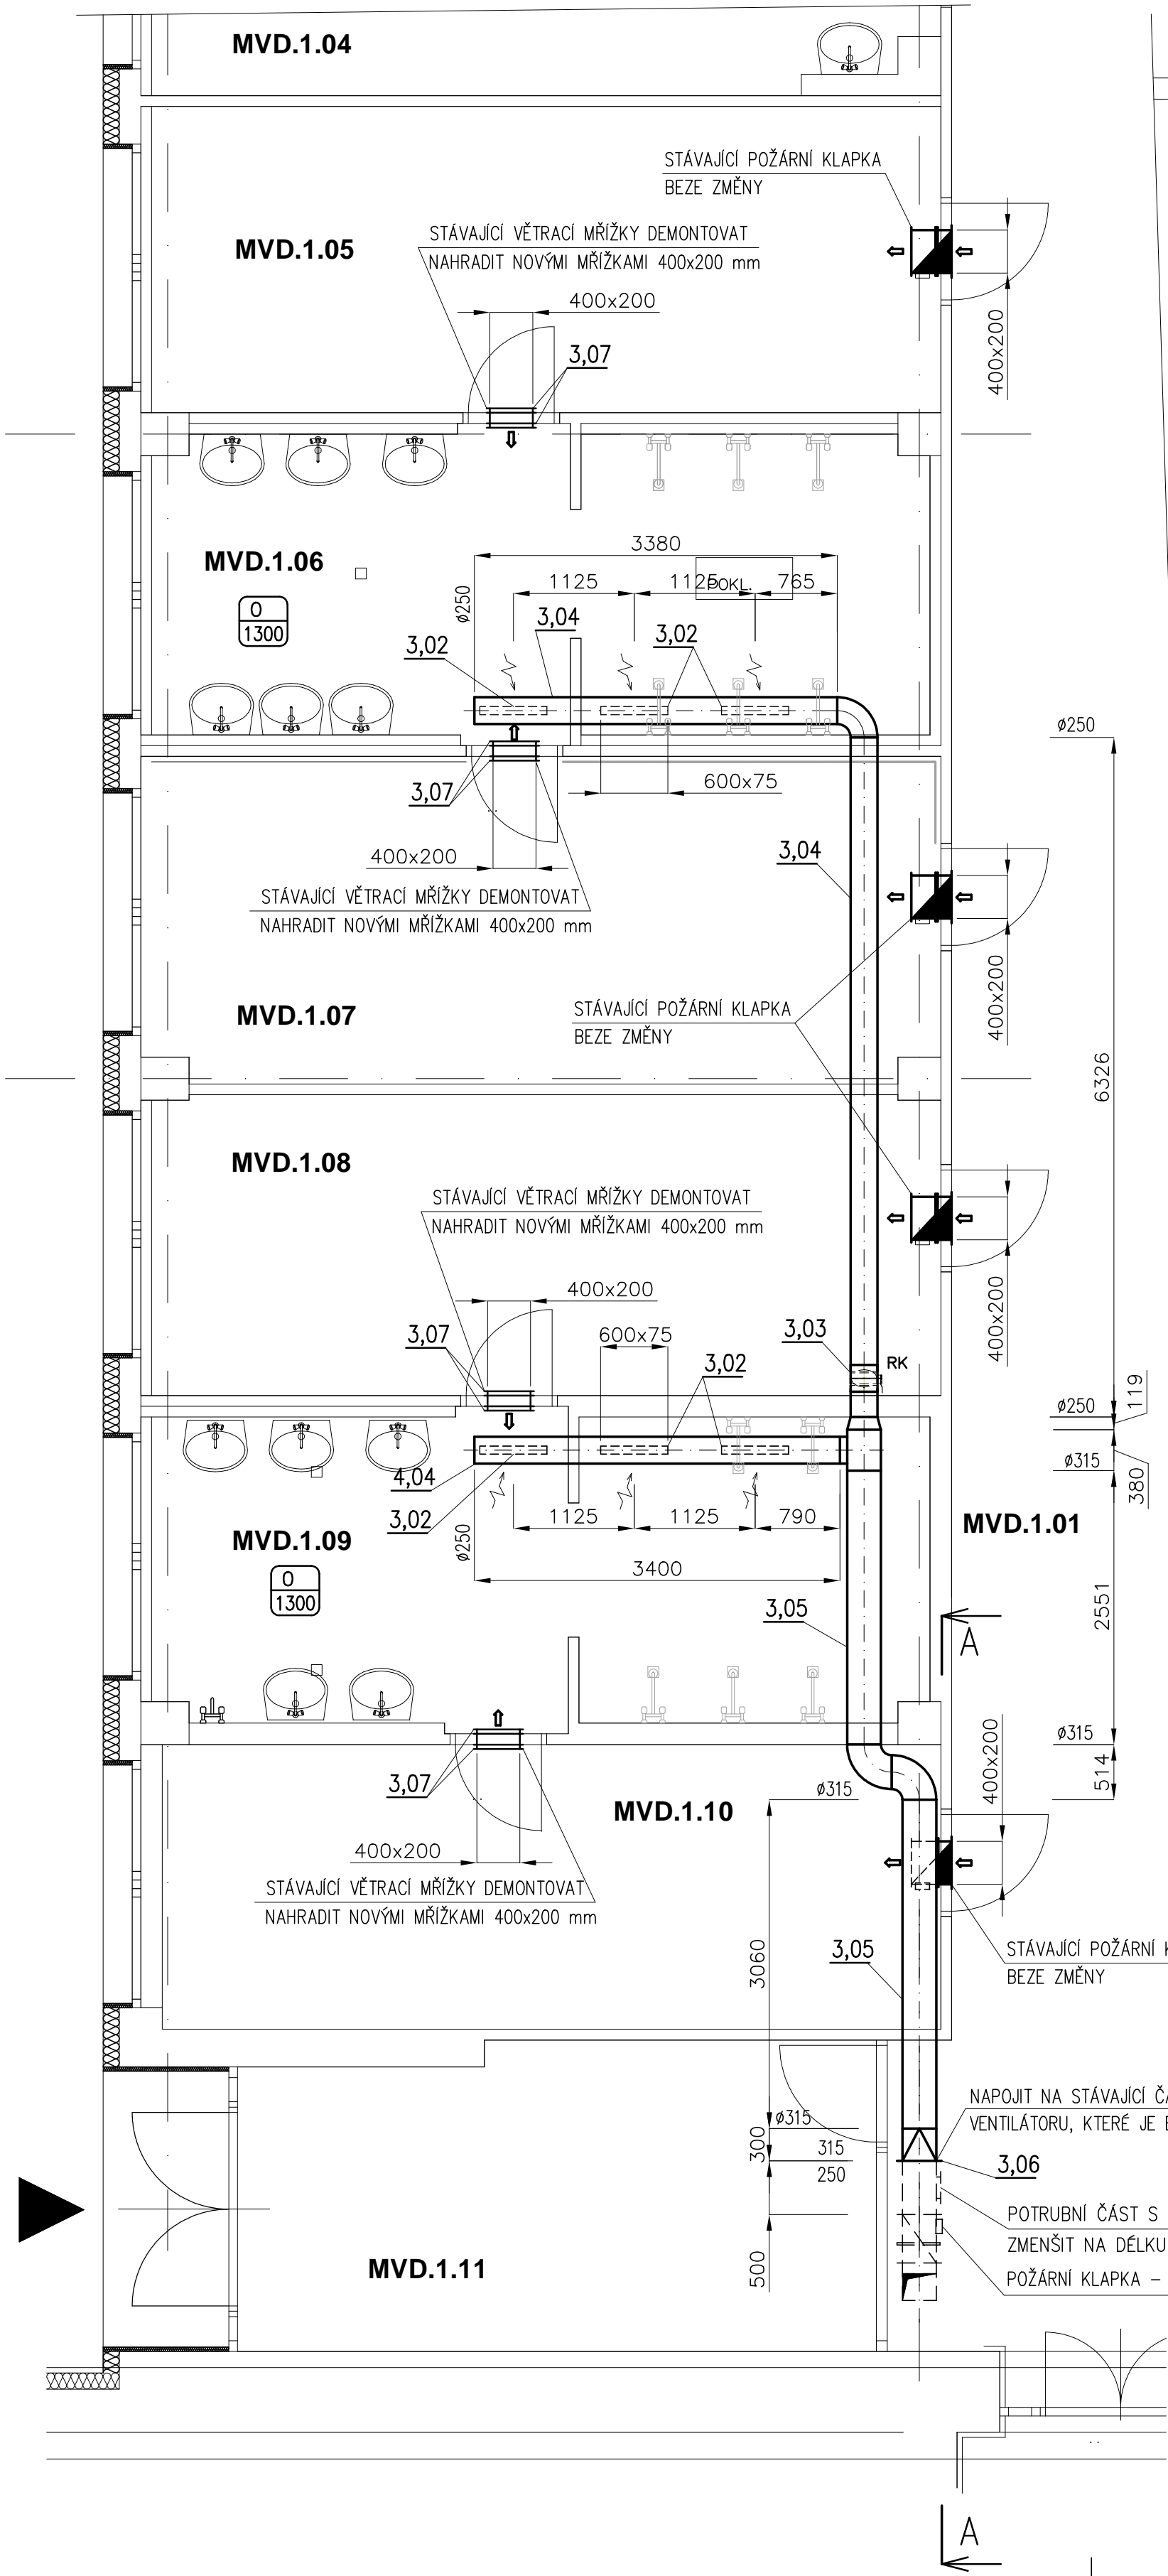

LEGENDA MÍSTNOSTÍ 1.NP PAVILON MVD


OZNAČENÍ	NÁZEV MÍSTNOSTI	PLOCHA [m²]
MVD.1.01	CHODBA	151,4
MVD.1.04	ODBOBNÁ UČEBNA – DÍLNA	88,0
MVD.1.05	SKLAD	20,9
MVD.1.06	UMÝVÁRNA	20,2
MVD.1.07	ŠATNA	22,2
MVD.1.08	ŠATNA	20,5
MVD.1.09	UMÝVÁRNA	20,6
MVD.1.10	ŠATNA	19,2
MVD.1.11	ZÁDVEŘÍ	16,7


VYSVĚTLIVKY SCHEMAT. ZNAKŮ

- 0 50 – PŘÍVOD/ODVOD VZDUCHU – m³/h
- ODPADNÍ VZDUCH
- ↑ – ČERSTVÝ VZDUCH
- RK – REGULAČNÍ Klapka

POZNÁNKY

PROJEKT ŘEŠÍ VÝMĚNU ODTAHOVÉHO POTRUBÍ A VENTILÁTORU
PROVĚTRÁVÁNÍ JEDNOTLIVÝCH PROSTOR JE BEZE ZMĚN – PROVĚŘIT NA STAVBĚ

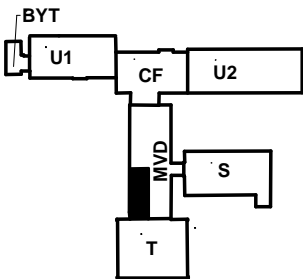

GENERÁLNÍ PROJEKTANT: Severoprojekt-22 s.r.o. Pihel 292, 471 18 Nový Bor IČ: 172 21 676 www.severoprojekt-22.cz			ZHOTOVITEL: JIŘÍ KARAS JAHODOVÁ 1530, 473 01 NOVÝ BOR IČ: 646 59 259		
ODBĚRATEL: statutární město Liberec, nám. Dr. E. Beneše 1, Liberec 1			HIP: ING. Šimánek Karel		
NÁZEV AKCE: Oprava vybraných šaten a soc. zař. v 1.PP pavilonu "T" a vybraných šaten a sprch v 1.NP pavilonu "MVD" ZŠ Aloisina výšina, Liberec, p.č. 1569/172, k.ú. Starý Harcov Vzduchotechnika			FORMÁTY: 6x A4		ČÍSLO PŘÍKAZU: 3026
			DATUM: 05/2023		
			ÚČEL DOK.: RP		
			MĚŘÍTKO: 1:50		
MÍSTO: Liberec		KRAJ: Liberecký	ZAK.ČÍSLO: 3026		
NÁZEV VÝKRESU: PŮDORYS 1.NP pavilon "MVD"; ŘEZ A-A - ÚPRAVA VZT			ARCHIVNÍ ČÍSLO: 3026-RP/06-VZT		