
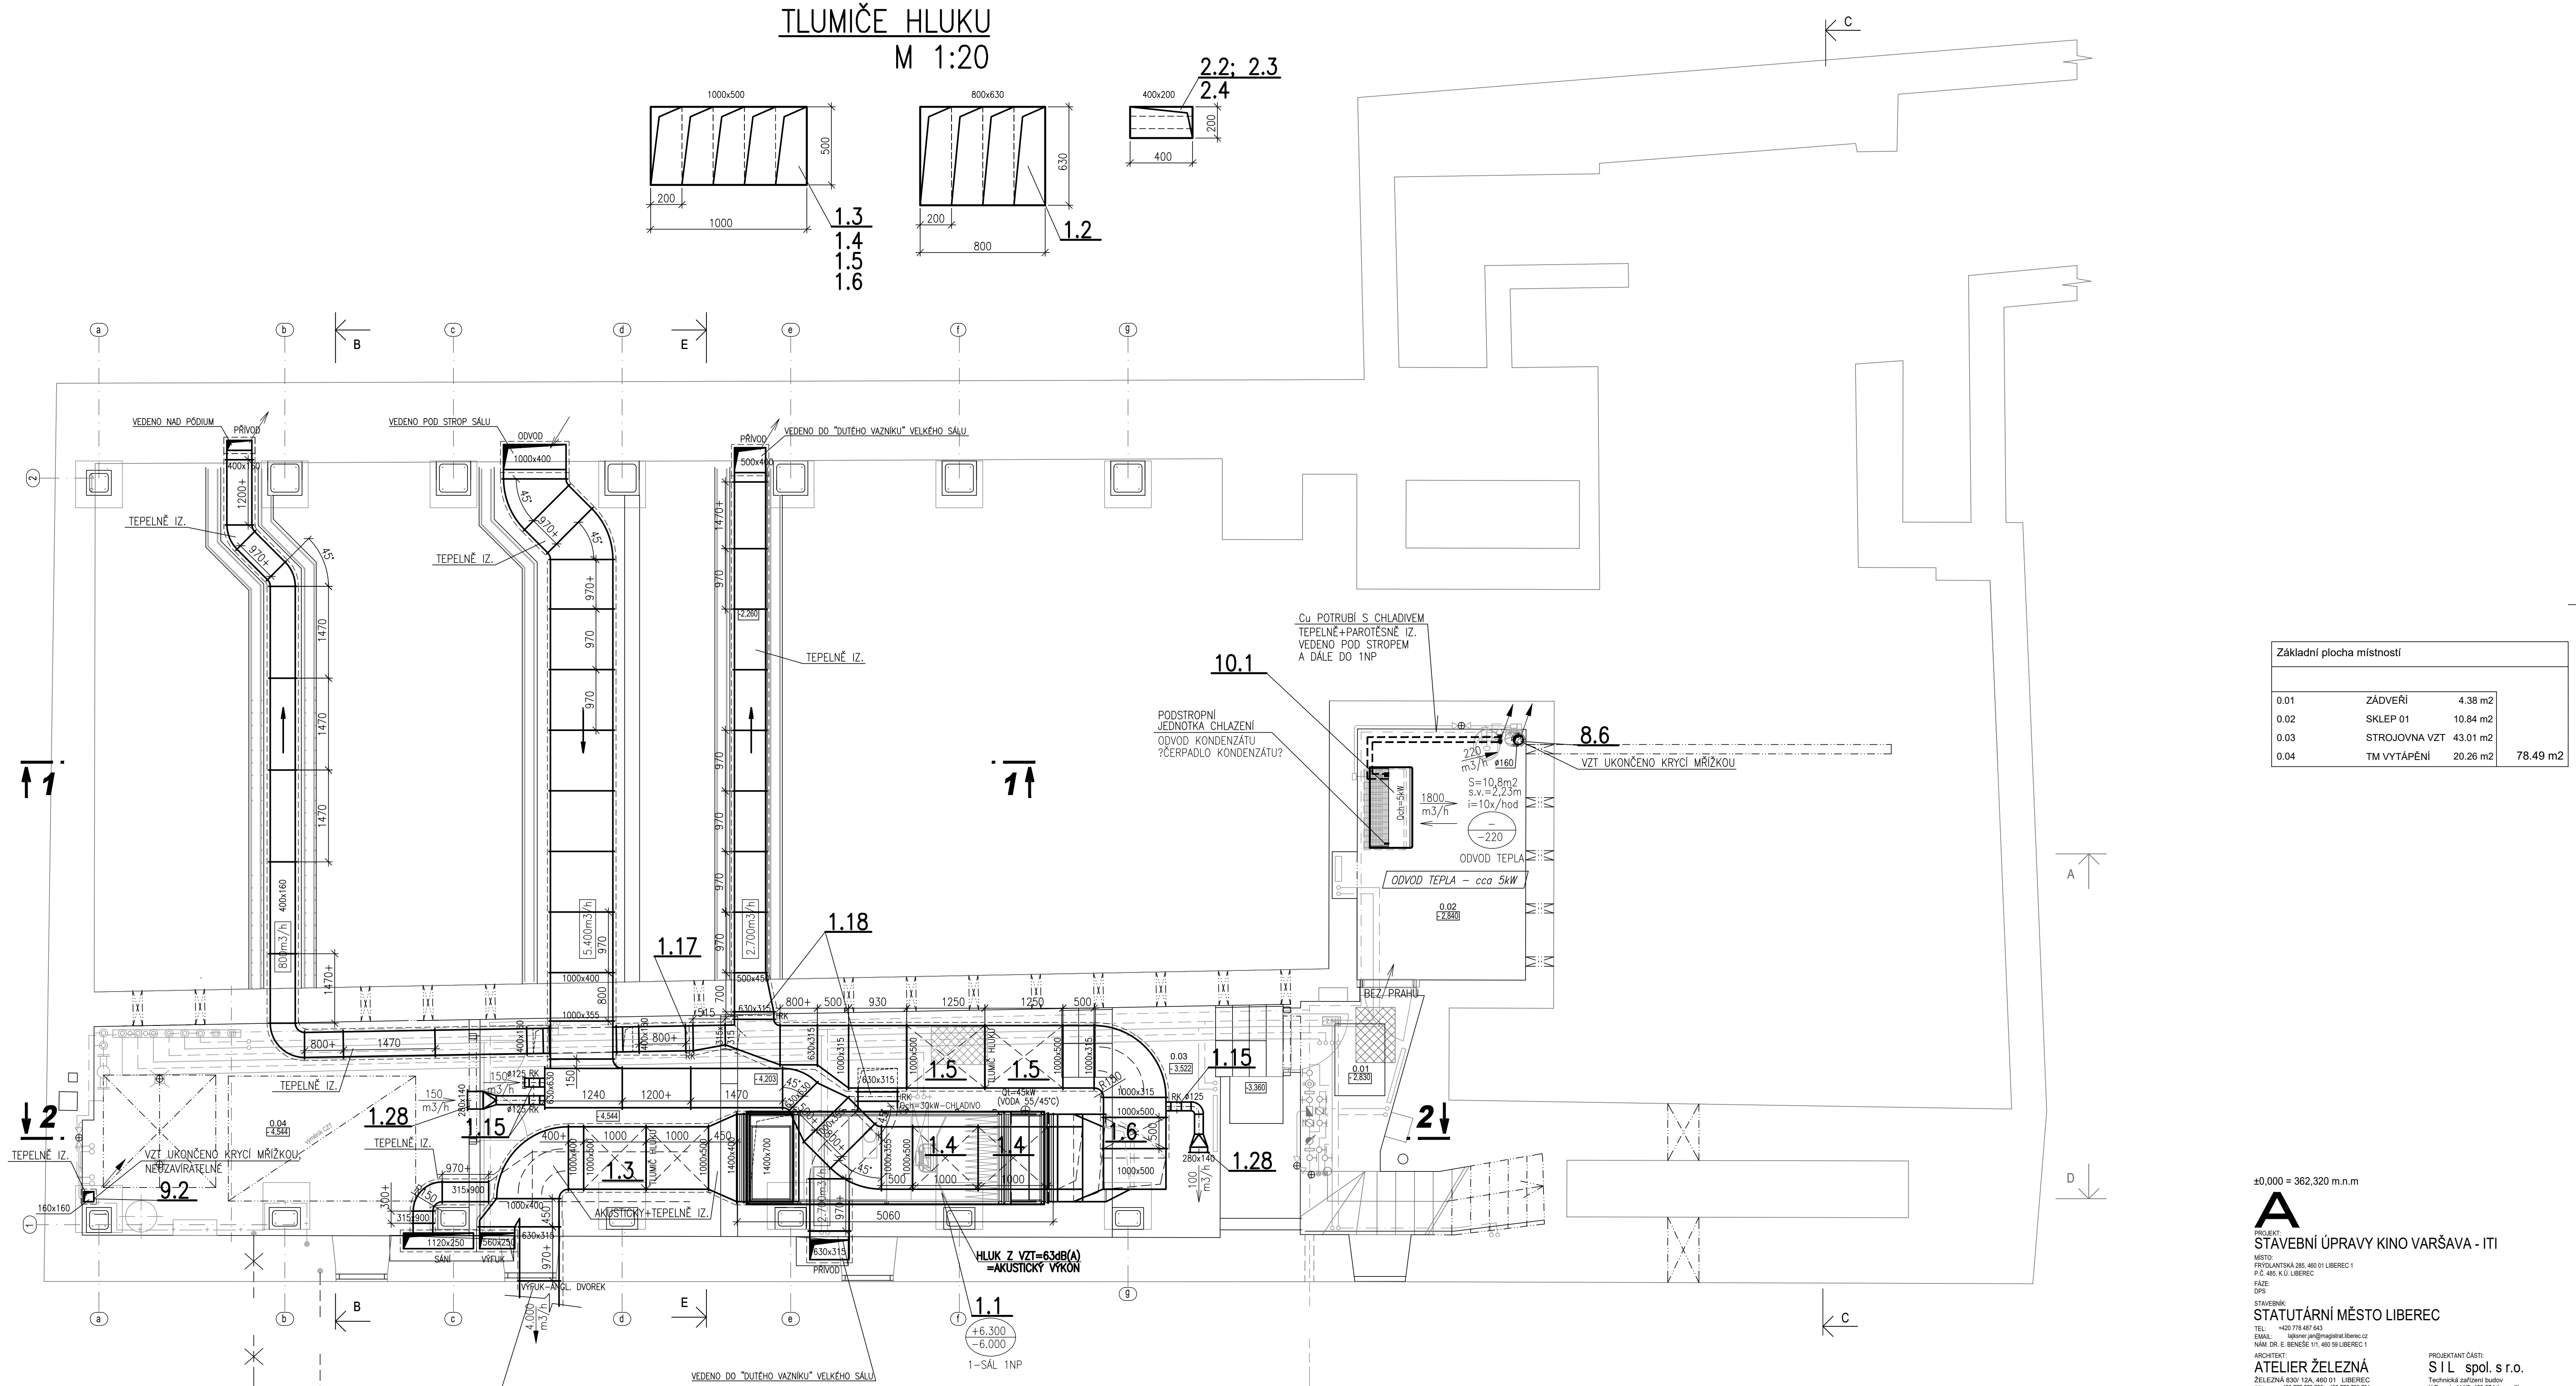


TLUMIČE HLUKU
M 1:20

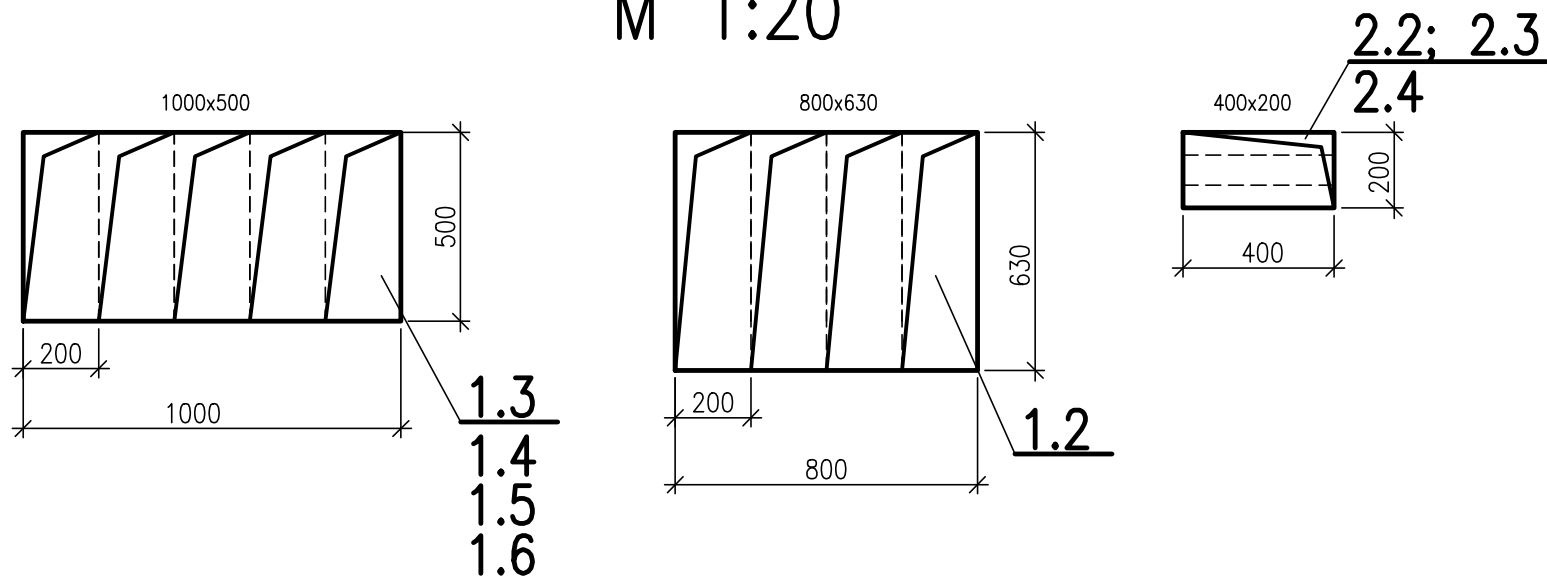

| Základní plocha místnosti | | | |
|---------------------------|---------------|----------|----------|
| 0.01 | ZÁDVEŘÍ | 4.38 m2 | |
| 0.02 | SKLEP 01 | 10.84 m2 | |
| 0.03 | STROJOVNA VZT | 43.01 m2 | |
| 0.04 | TM VYTÁPĚNÍ | 20.26 m2 | 78.49 m2 |

±0.000 = 362,320 m.n.m

A
PROJEKT:
STAVEBNÍ ÚPRAVY KINO VARŠAVA - ITI
MÍSTO:
PROJEKTAŘSKÁ 285, 460 01 LIBEREC 1
P.O. 485, K.U. LIBEREC
FÁZE:
DPS

STAVEBNÍK:
STATUTÁRNÍ MĚSTO LIBEREC

TEL: +420 778 487 643
E-MAIL: liberec.jin@magistrat-liberec.cz
NÁM. DR. E. BENEŠE 111, 460 59 LIBEREC 1

ARCHTEKT:
ATELIER ŽELEZNÁ
ŽELEZNÁ 830/124, 460 01 LIBEREC
TEL: +420 777 873 729, +420 778 700 731
E-MAIL: ATELIER@ATELIERZELEZNA.CZ
WEB: WWW.ATELIERZELEZNA.CZ

PROJEKTANT ČÁSTI:
SIL spol.s r.o.
Technická zařízení budov
U Běsady 414/8, 460 01 Liberec III.
TEL: +420 484 848 848, e-mail: sil@volny.cz
ICO: 473 189 912, DIČ: CZ 473 189 912

VYPRACOVAL:
JAN BURČOK
TEL: 736 205 106, e-mail: burc18@volny.cz

D. 1. 4. VZT - VZDUCHOTECHNIKA

Č. PROJ.: 75
DATUM: 01/2024

VYKRES:
PŮDORYS 1.PP

Č. PANE:

MĚŘÍTKO: 1:50
ČÍSLO VÝKRESU: VZ-03

