


Zod.projektant F. Vitmajer	Vypracoval F. Vitmajer	Kreslil M. Preislerová	František Vitmajer projektant ZT, ÚT Opletalova 46, Jablonec nad Nisou tel. 731 511 658 vitmajerjbc@volny.cz	
Objednatel : Statutární město Liberec Nám. E. Beneše 1			účel:	DSP
Místo stavby: ZŠ Liberec Broumovská č.p. 847 Liberec Rochlice			č.zakázky	26/2015
Úprava dispozice levé části pavilonu CF2 v 1.NP ZŠ Broumovská č.p. 847 – vestavba tří učeben D 1.4a zdravotní technika			datum	06/2015
Vnitřní kanalizace Půdorys základů			měřítko	č.výkresu
			1 : 100	201

měřítko 1 : 100

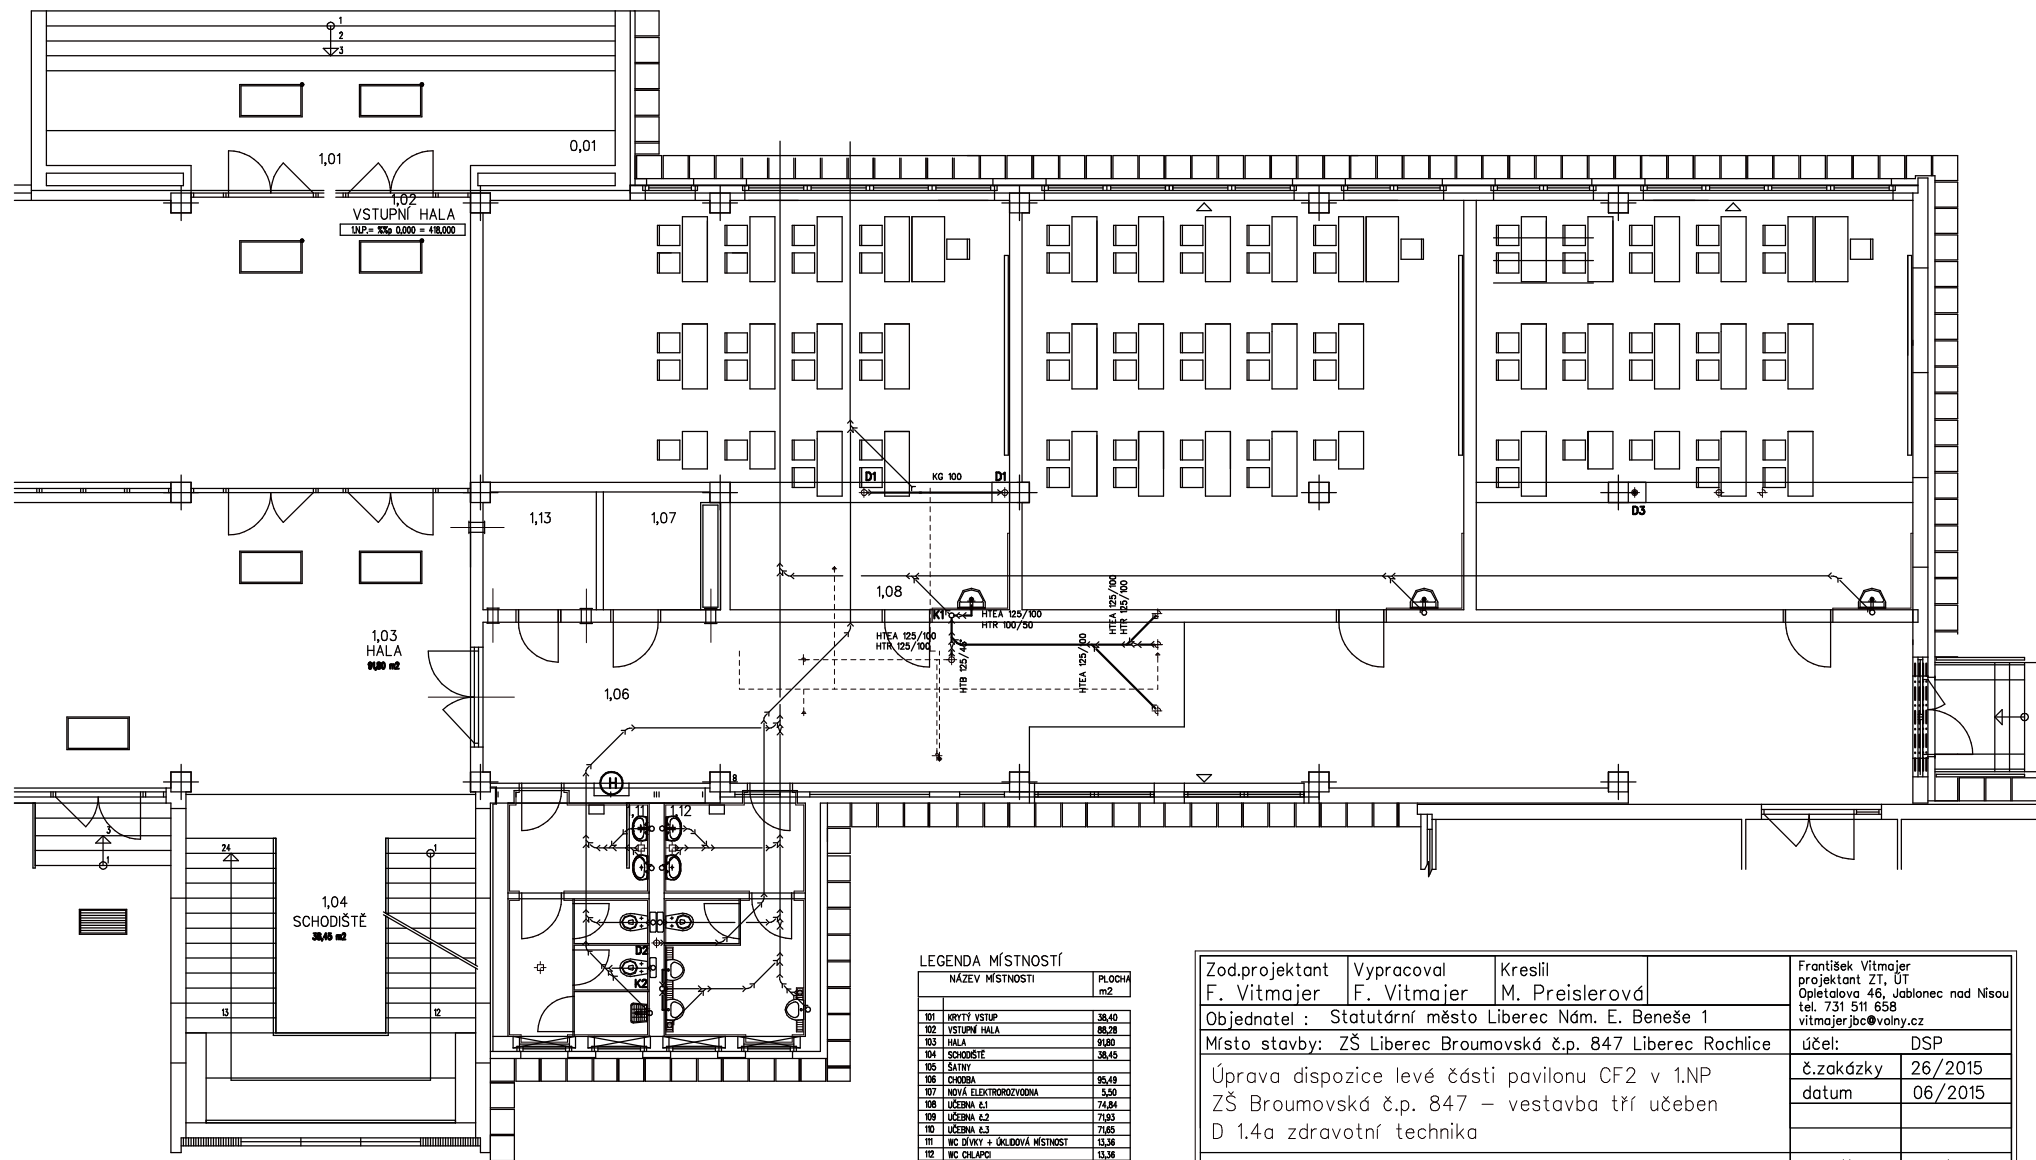


LEGENDA MÍSTNOSTÍ		
	NÁZEV MÍSTNOSTI	PLOCHA m ²
101	KRYTÝ VSTUP	38,40
102	VSTUPNÍ HALA	88,28
103	HALA	91,80
104	SCHODIŠTĚ	38,45
105	ŠATKY	
106	CHODBA	95,49
107	NOVÁ ELEKTROIZOLACE	5,50
108	ÚČISTNÁ 2.1	74,84
109	ÚČISTNÁ 2.2	71,95
110	ÚČISTNÁ 2.3	71,65
111	WC DÍVKY + ÚKLADOVÁ MÍSTNOST	13,36
112	WC CHLAPCI	13,36
113	SLAŽBA ÚČISTNÍ	5,35

Zod.projektant F. Vitmajer	Vypracoval F. Vitmajer	Kreslil M. Preislerová		František Vitmajer projektant ZT, ÚT Opeladova 46, Jablonec nad Nisou tel. 731 511 658 vitmajer.jbc@volny.cz
Objednatel : Statutární město Liberec Nám. E. Beneše 1				
Místo stavby: ZŠ Liberec Broumovská č.p. 847 Liberec Rochlice				účel: DSP
Úprava dispozice levé části pavilonu CF2 v 1.NP ZŠ Broumovská č.p. 847 – vestavba tří učeben D 1.4a zdravotní technika				č.zakázky 26/2015
				datum 06/2015
Vnitřní kanalizace Půdorys 1.NP				měřítko č.výkresu 1 : 100 202

PŮDORYS 2.N.P.

měřítko 1 : 100

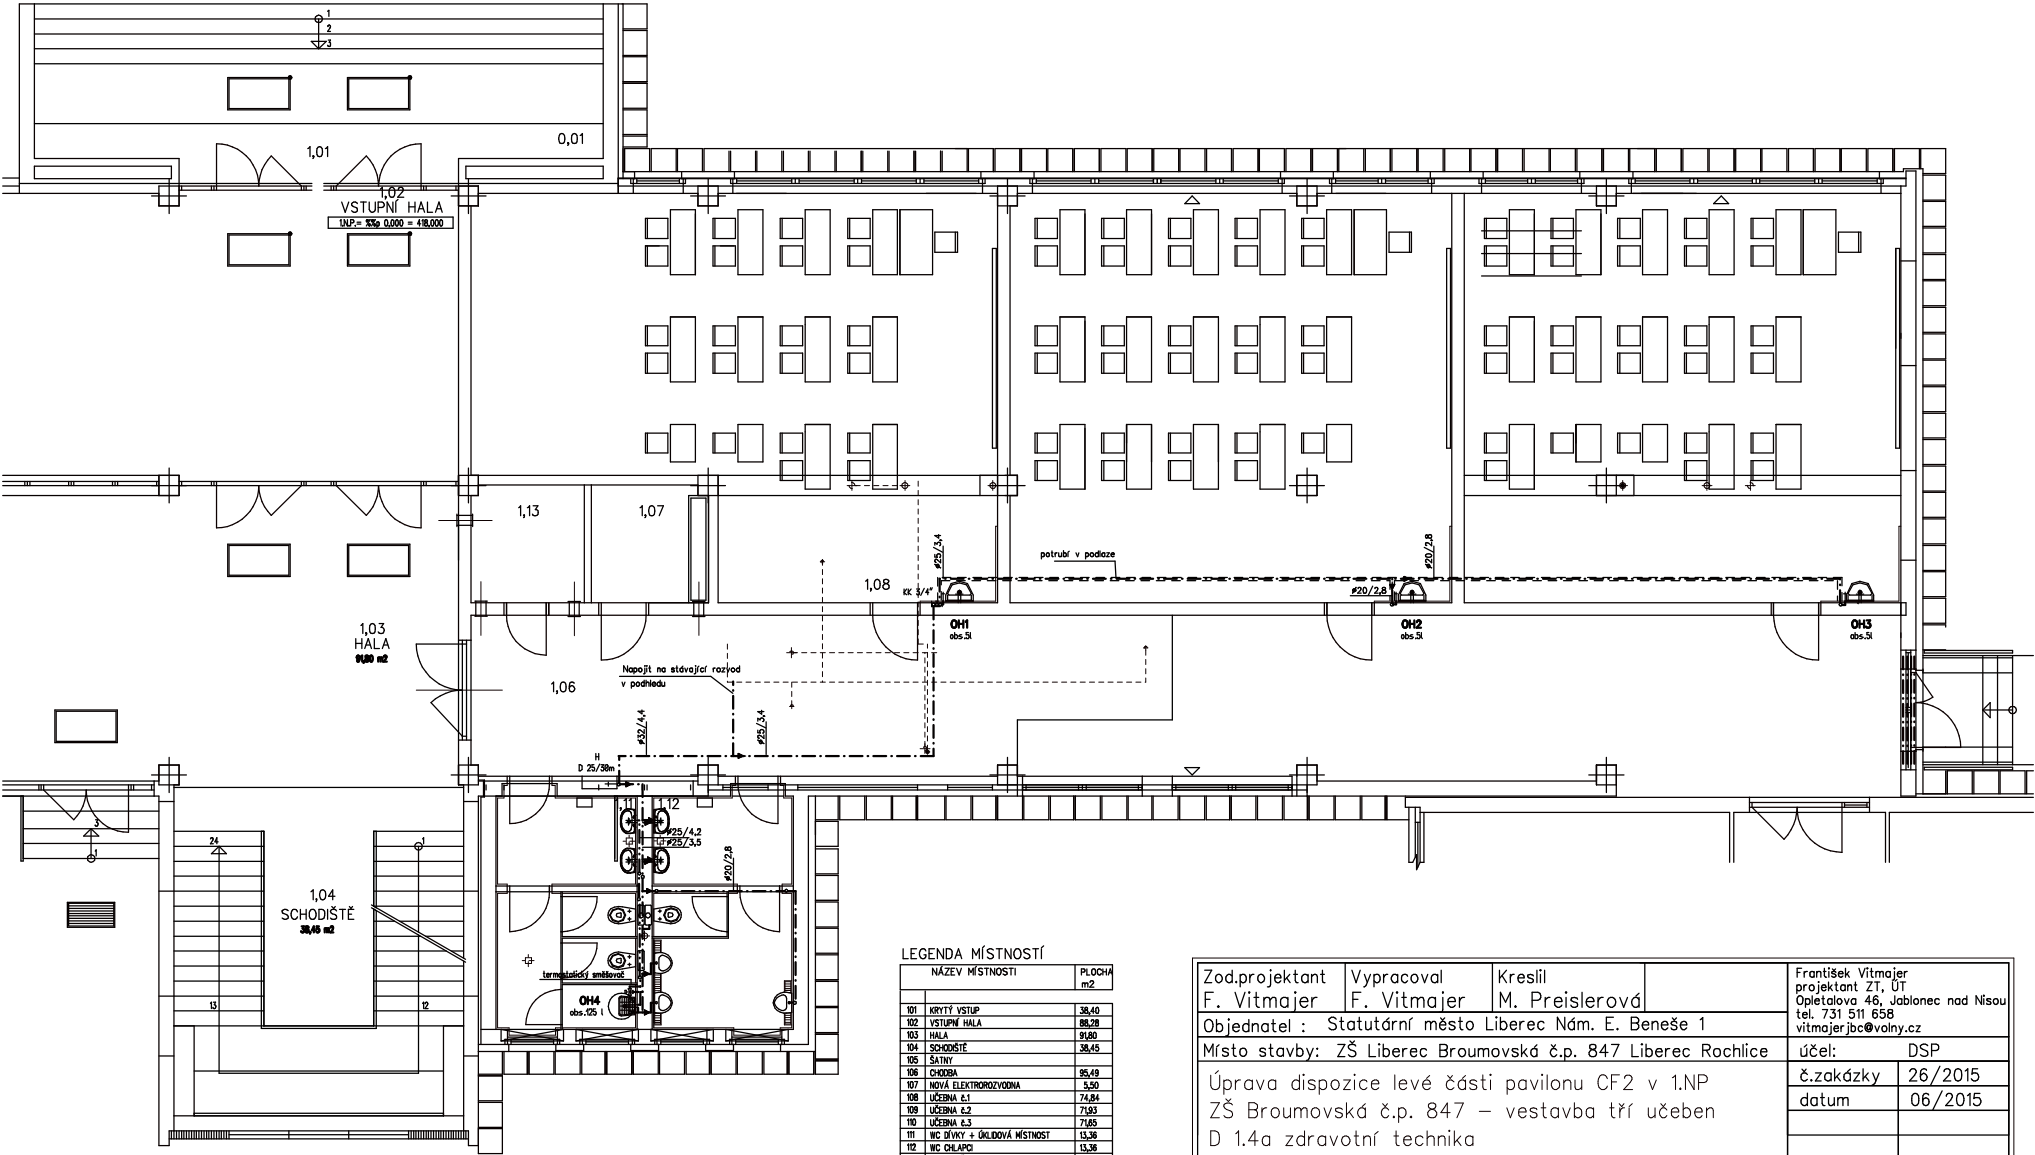

LEGENDA MÍSTNOSTÍ

NÁZEV MÍSTNOSTI	PLOCHA m ²
101 KRYTÝ VSTUP	38,40
102 VSTUPNÍ HALA	88,28
103 HALA	91,60
104 SCHODIŠTĚ	38,45
105 ŠATNY	
106 CHODBA	95,49
107 NOVÁ ELEKTROVÝROBA	5,50
108 UČEBNA 6.1	74,84
109 UČEBNA 6.2	71,93
110 UČEBNA 6.3	71,65
111 WC DĚVČY + OKLADOVÁ MÍSTNOST	13,36
112 WC CHLAPCI	13,36
113 SKLAD UČEBNIC	5,35

Zod.projektant F. Vitmajer	Vypracoval F. Vitmajer	Kreslil M. Preislerová	Frontáček Vitmajer projektant ZT, ÚT Opletalova 46, Jablonec nad Nisou tel. 731 511 658 vitmajerjbc@volny.cz
Objednatel : Statutární město Liberec Nám. E. Beneše 1			účel: DSP
Místo stavby: ZŠ Liberec Broumovská č.p. 847 Liberec Rochlice			č.zakázky 26/2015
Úprava dispozice levé části pavilonu CF2 v 1.NP ZŠ Broumovská č.p. 847 – vestavba tří učeben D 1.4a zdravotní technika			datum 06/2015
Vnitřní vodovod Půdorys 1.NP			měřítko 1 : 100
			č.výkresu 203