




ŘEZ B-B

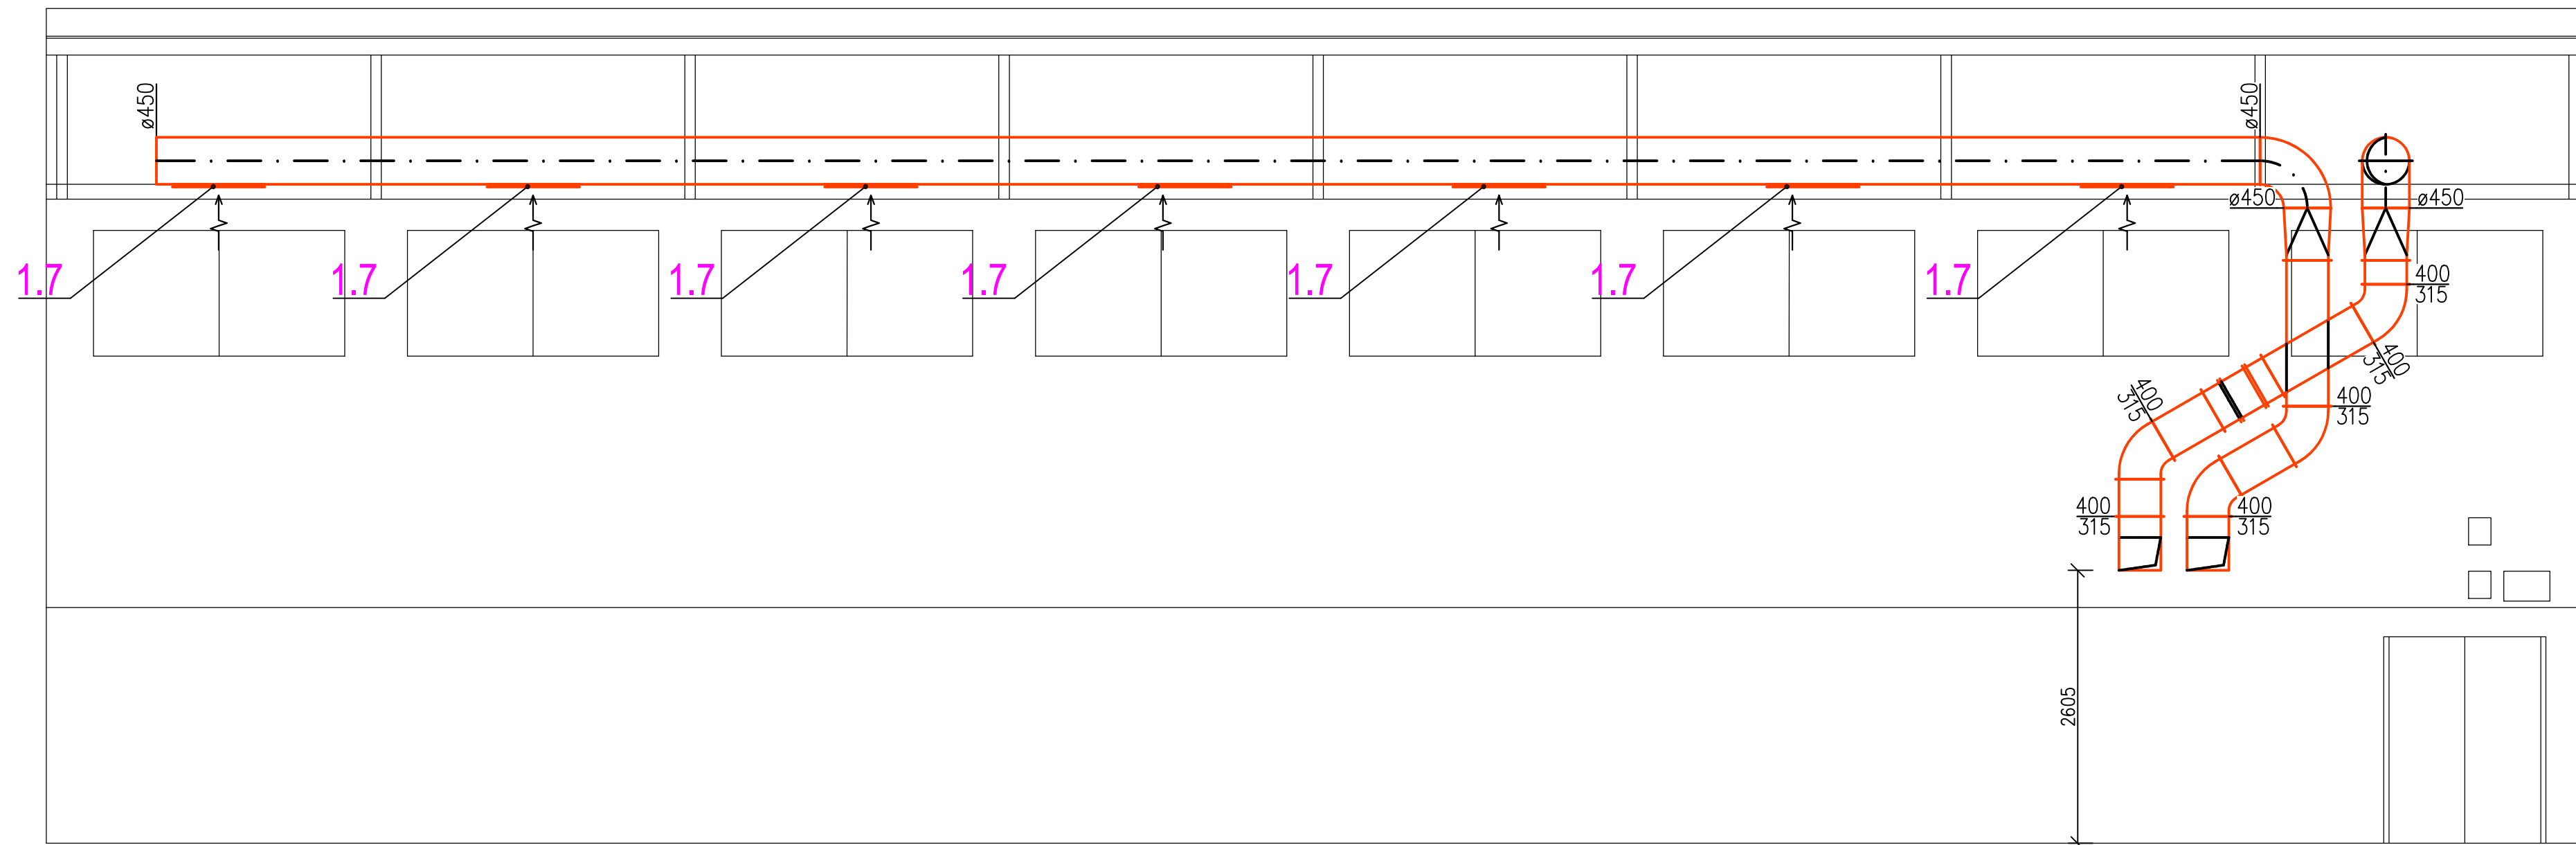


ŘEZ A-A

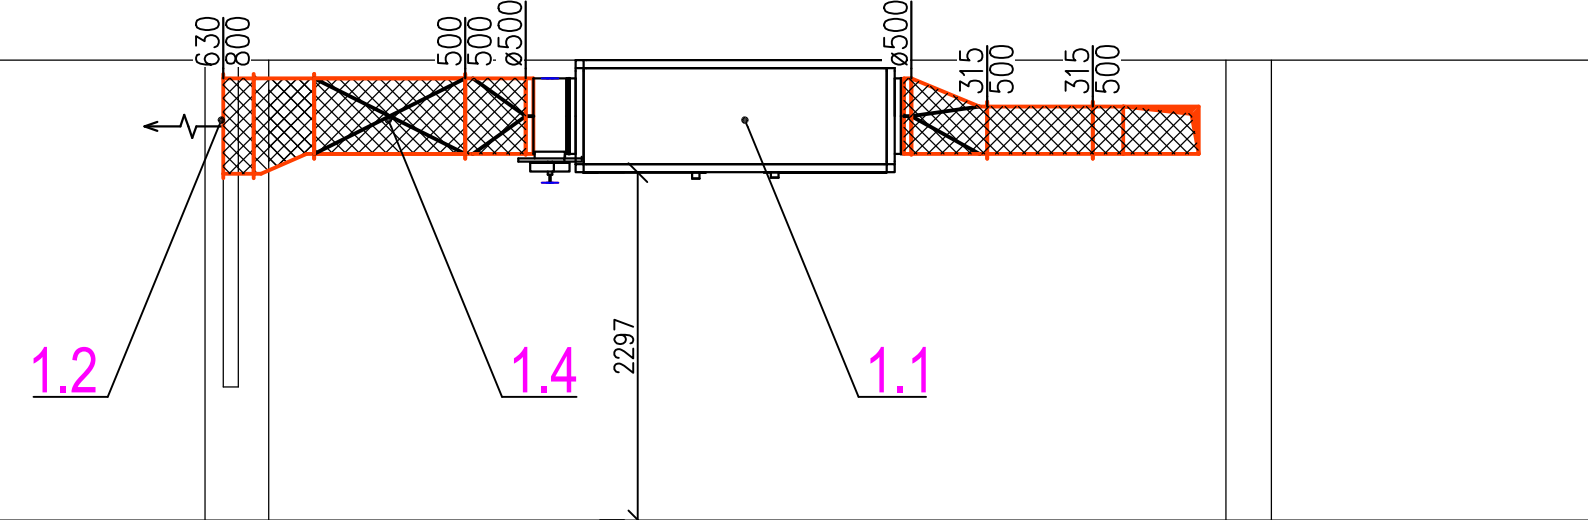

ŘEZ C—C

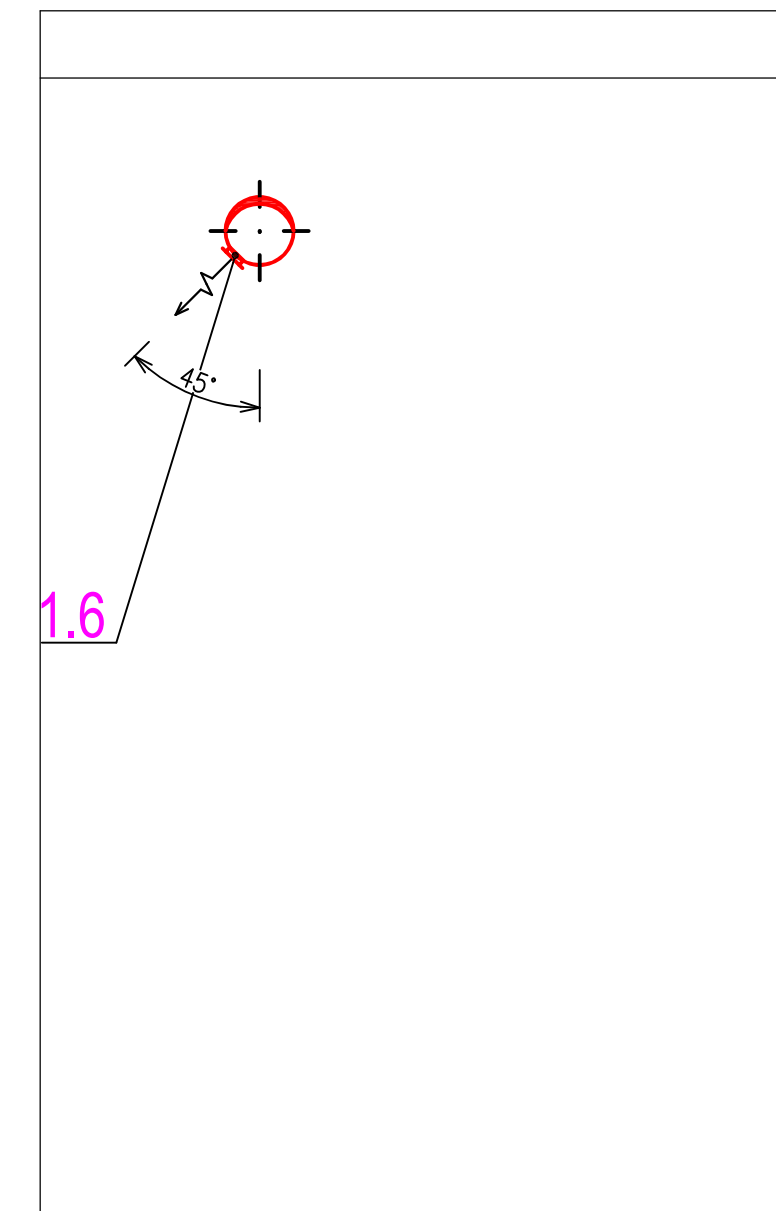


POZNÁMKA:

 TEPELNĚ ISOLOVANÉ VZD. POTRUBÍ KAUKČUKOVOU SYNTETICKOU ISOLOACÍ TL.40MM
S POVRCHOVOU ÚPRAVOU AL FOLIÍ A SE SAMOLEPKOU

VĚTRÁNÍ TĚLOCVIČNY BUDE NASTAVENO V ČASOVÉM CHODU NA 50% JMENOVITÉHO VÝKONU. NAVÝŠENÍ VZDUCHOVÉHO VÝKONU NA 100% BUDE PROVEDENO TLACÍTKEM U VSTUPU S NASTAVENÝM ČASOVÝM DOBĚHEM.

VZDUCHOTECHNIKA

Zodp. projektant	Vypracoval	Vedoucí projektant	 SPOL.S R.O. LIBEREC	
Jiří Kovář	Jiří Kovář	Štěpánka Veselská		
Investor: Statutární město Liberec			Mrštíkova 399/2a, LIBEREC	
ZŠ JABLOŇOVÁ LIBEREC ODVĚTRÁNÍ TĚLOCVIČNY			Datum	07/2024
			Stupeň	DPS
			Zak.č.	202404950
Výkres REZY A—C			Měřítko 1 : 50	Č. výkresu 102