


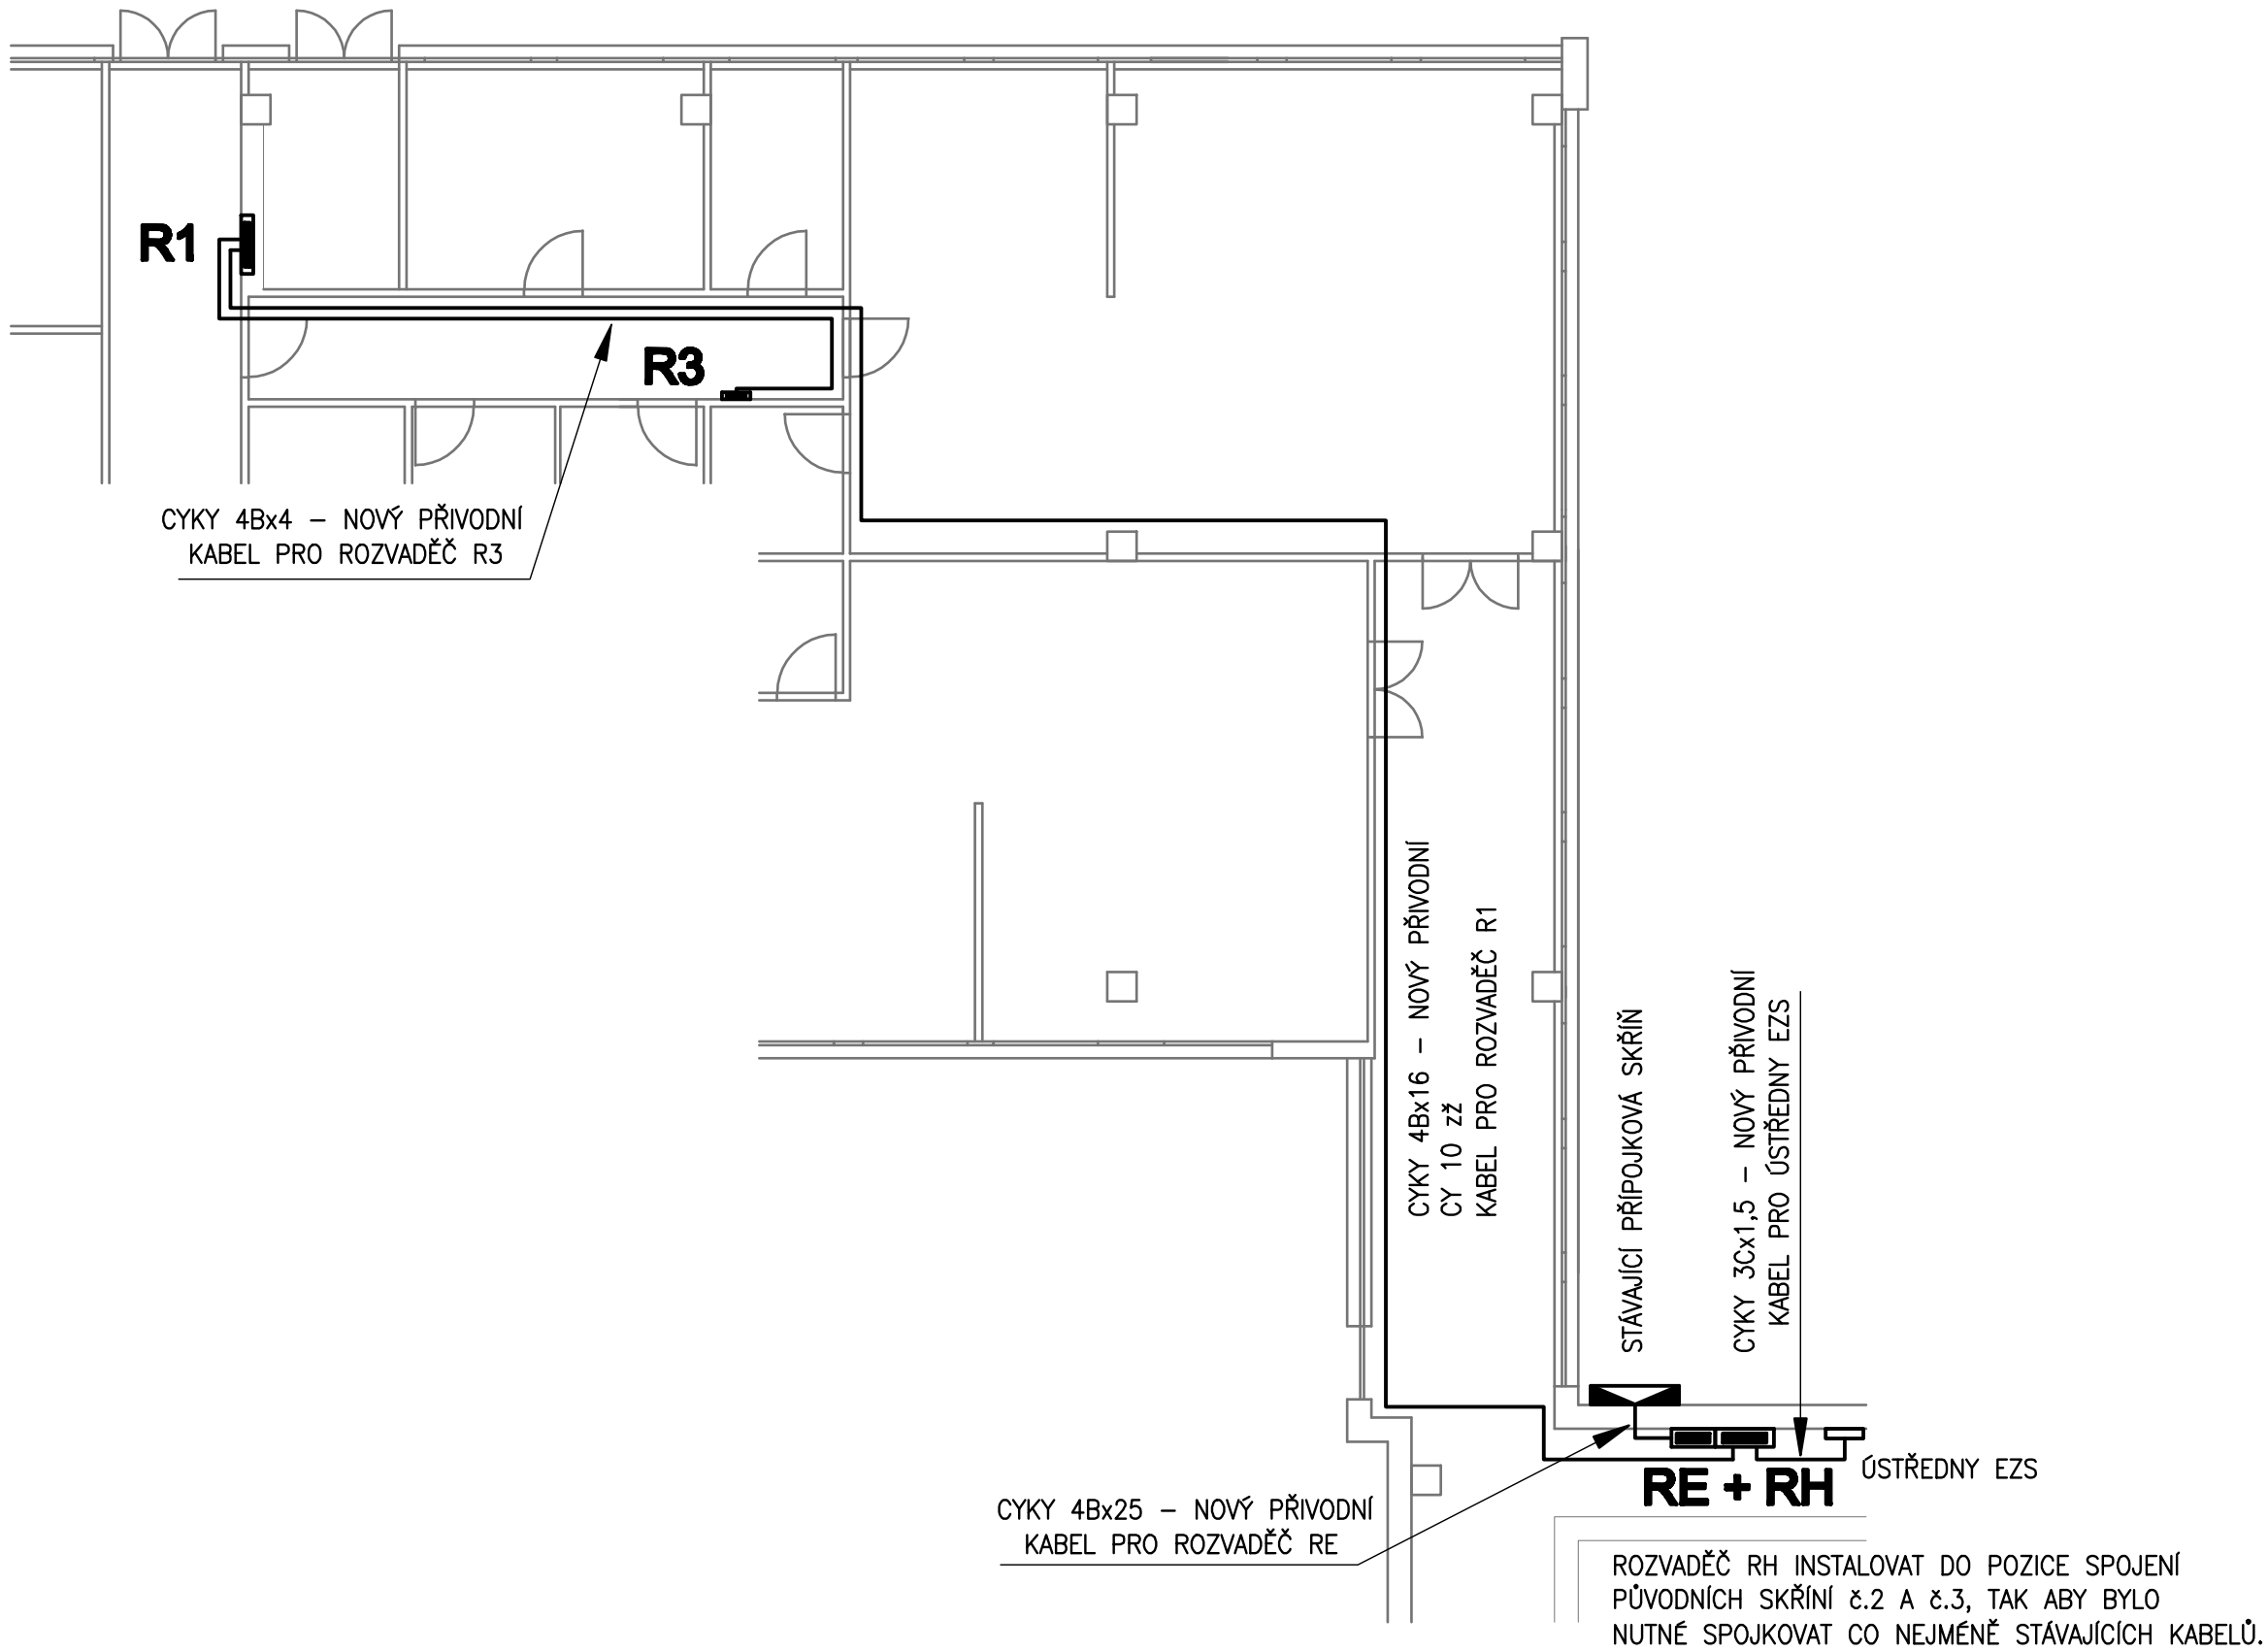

TYP SÍTĚ : 3 NPE 50Hz 230/400V TN-C-S

OCHRANA PROTI NEBEZPEČNÉMU DOTYKU NEŽIVÝCH ČÁSTÍ JE PROVEDENA POMOCÍ OCHRANNÉHO VODIČE AUTOMATICKÝM ODPOJENÍM OD ZDROJE POMOCÍ OCHRANNÝCH PRVKŮ.

Zodpovědný projektant	Vypracoval	bel JAROMÍR BEDNÁŘ PROJEKTY ELEKTRO HUMPOLECKÁ 3/108 460 01 LIBEREC TEL.: 604 665 735 604 361 655 elektro.bednar@seznam.cz	
Jaromír Bednář	Jaromír Bednář		
Investor:	Statutární město Liberec, Náměstí Dr. E. Beneše 1, 460 59 Liberec	Stupeň	DPS
Akce:	MATEŘSKÁ ŠKOLA SLUNÍČKO BEZOVÁ 274/1, LIBEREC XIII REKONSTRUKCE HLAVNÍHO ROZVADĚČE A ROZVADĚČŮ KUCHYNĚ, VČETNĚ PŘIVODNÍHO KABELU DO ROZVADĚČE KUCHYNĚ	Datum	03. 2014
		Číslo zakázky	037-14-3
		Měřítko 1 : 100	Výtisk č.
Příloha:	PŮDORYS – KABELOVÉ TRASY	Příloha č. E-2	