



DETAIL 3.1 - 1:50

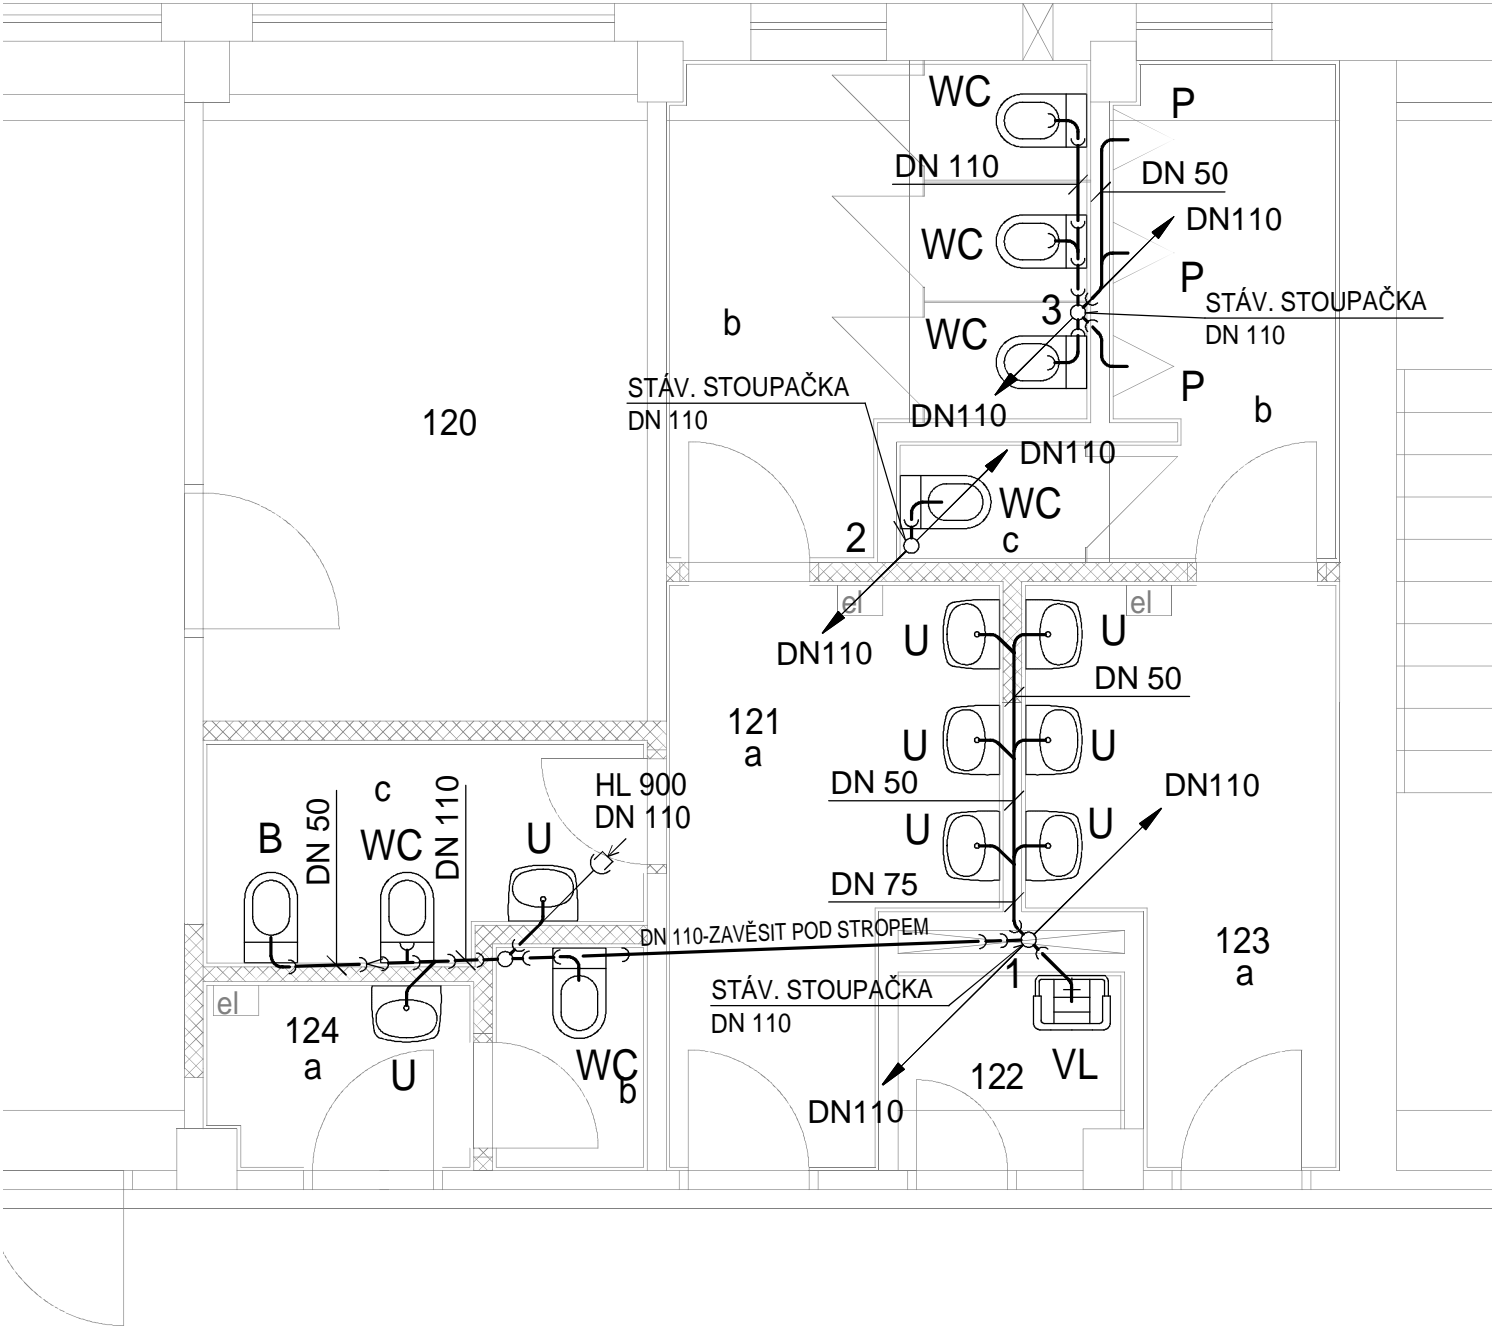

DETAIL 3.2 - 1:50

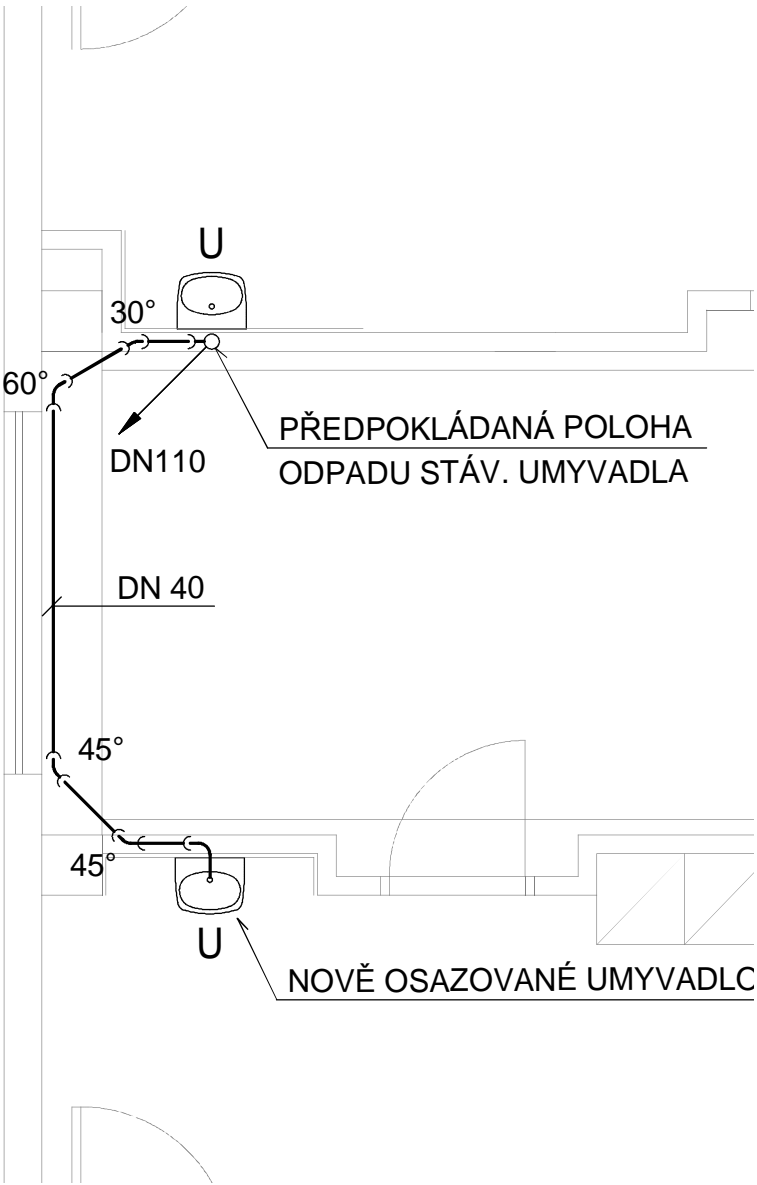


č. m.	účel místnosti	
2.10	schodiště	120 kabinet
110	chodba	121 WC dívky
111	učebna 1. stupně	a - předsíň WC dívky
112	kabinet	b - WC kabiny
113	keramická dílna	c - hygienická kabinka
114	učebna 1. stupně	122 úklidová komora
115	učebna 1. stupně	123 WC chlapci
116	učebna 1. stupně	a - předsíň WC chlapci
117	neobsazeno	b - pisoáry
118	herna	c - WC kabina
119	herna	124 WC učitelé
		a - předsíň WC
		b - WC

LEGENDA Z.I.

	STUDENÁ VODA
	TEPLÁ VODA
	CIRKULACE
	KANALIZACE
WC	KLOZET
U	UMYVADLO
B	BIDET
VL	VÝLEVKA
P	PISOAR

PŮDORYS 2.NP - 1:300

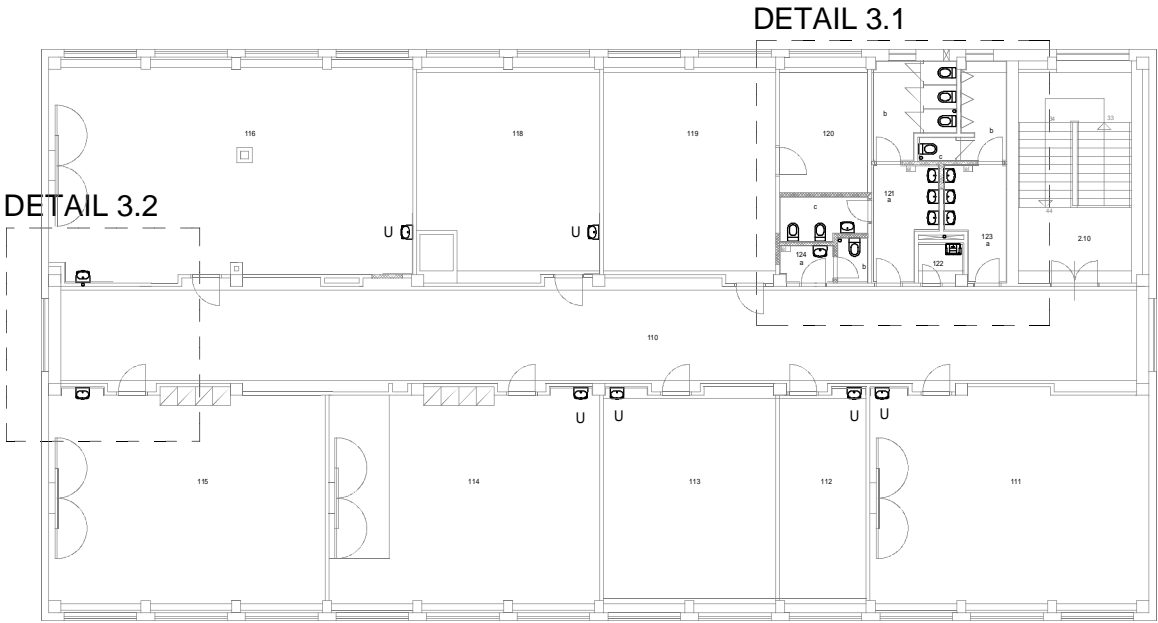

Firma : Miloslav Hercík, projektová činnost, Ostravská 671/10, Liberec 14, 460 14
tel.: 602 172 624 - osvědčení o autorizaci č.25737

ZODPOVĚDNÝ PROJEKTANT Miloslav HERCÍK	VYPRACOVAL Miloslav HERCÍK
MÍSTO STAVBY: Liberec 10 - Švermova 403/40	
INVESTOR : Statutární město Liberec, nám Dr.E.Beneše 1/1, Liberec	DATUM : 04/2014
NÁZEV AKCE : ZŠ Švermova - budova A stavební úpravy	FORMÁT : 2xA4
	MĚŘÍTKO : 1:50
	STUPEŇ : DSP
ČÁST: D1.4 - ZDRAVOTNĚ TECHNICKÉ INSTALACE	ZAK. ČÍSLO: 201411
NÁZEV VÝKRESU : PŮDORYS 2.NP - KANALIZACE	Č. VÝKRESU: ZTI-3