


PŮDORYS 2.N.P.
měřítko 1 : 100

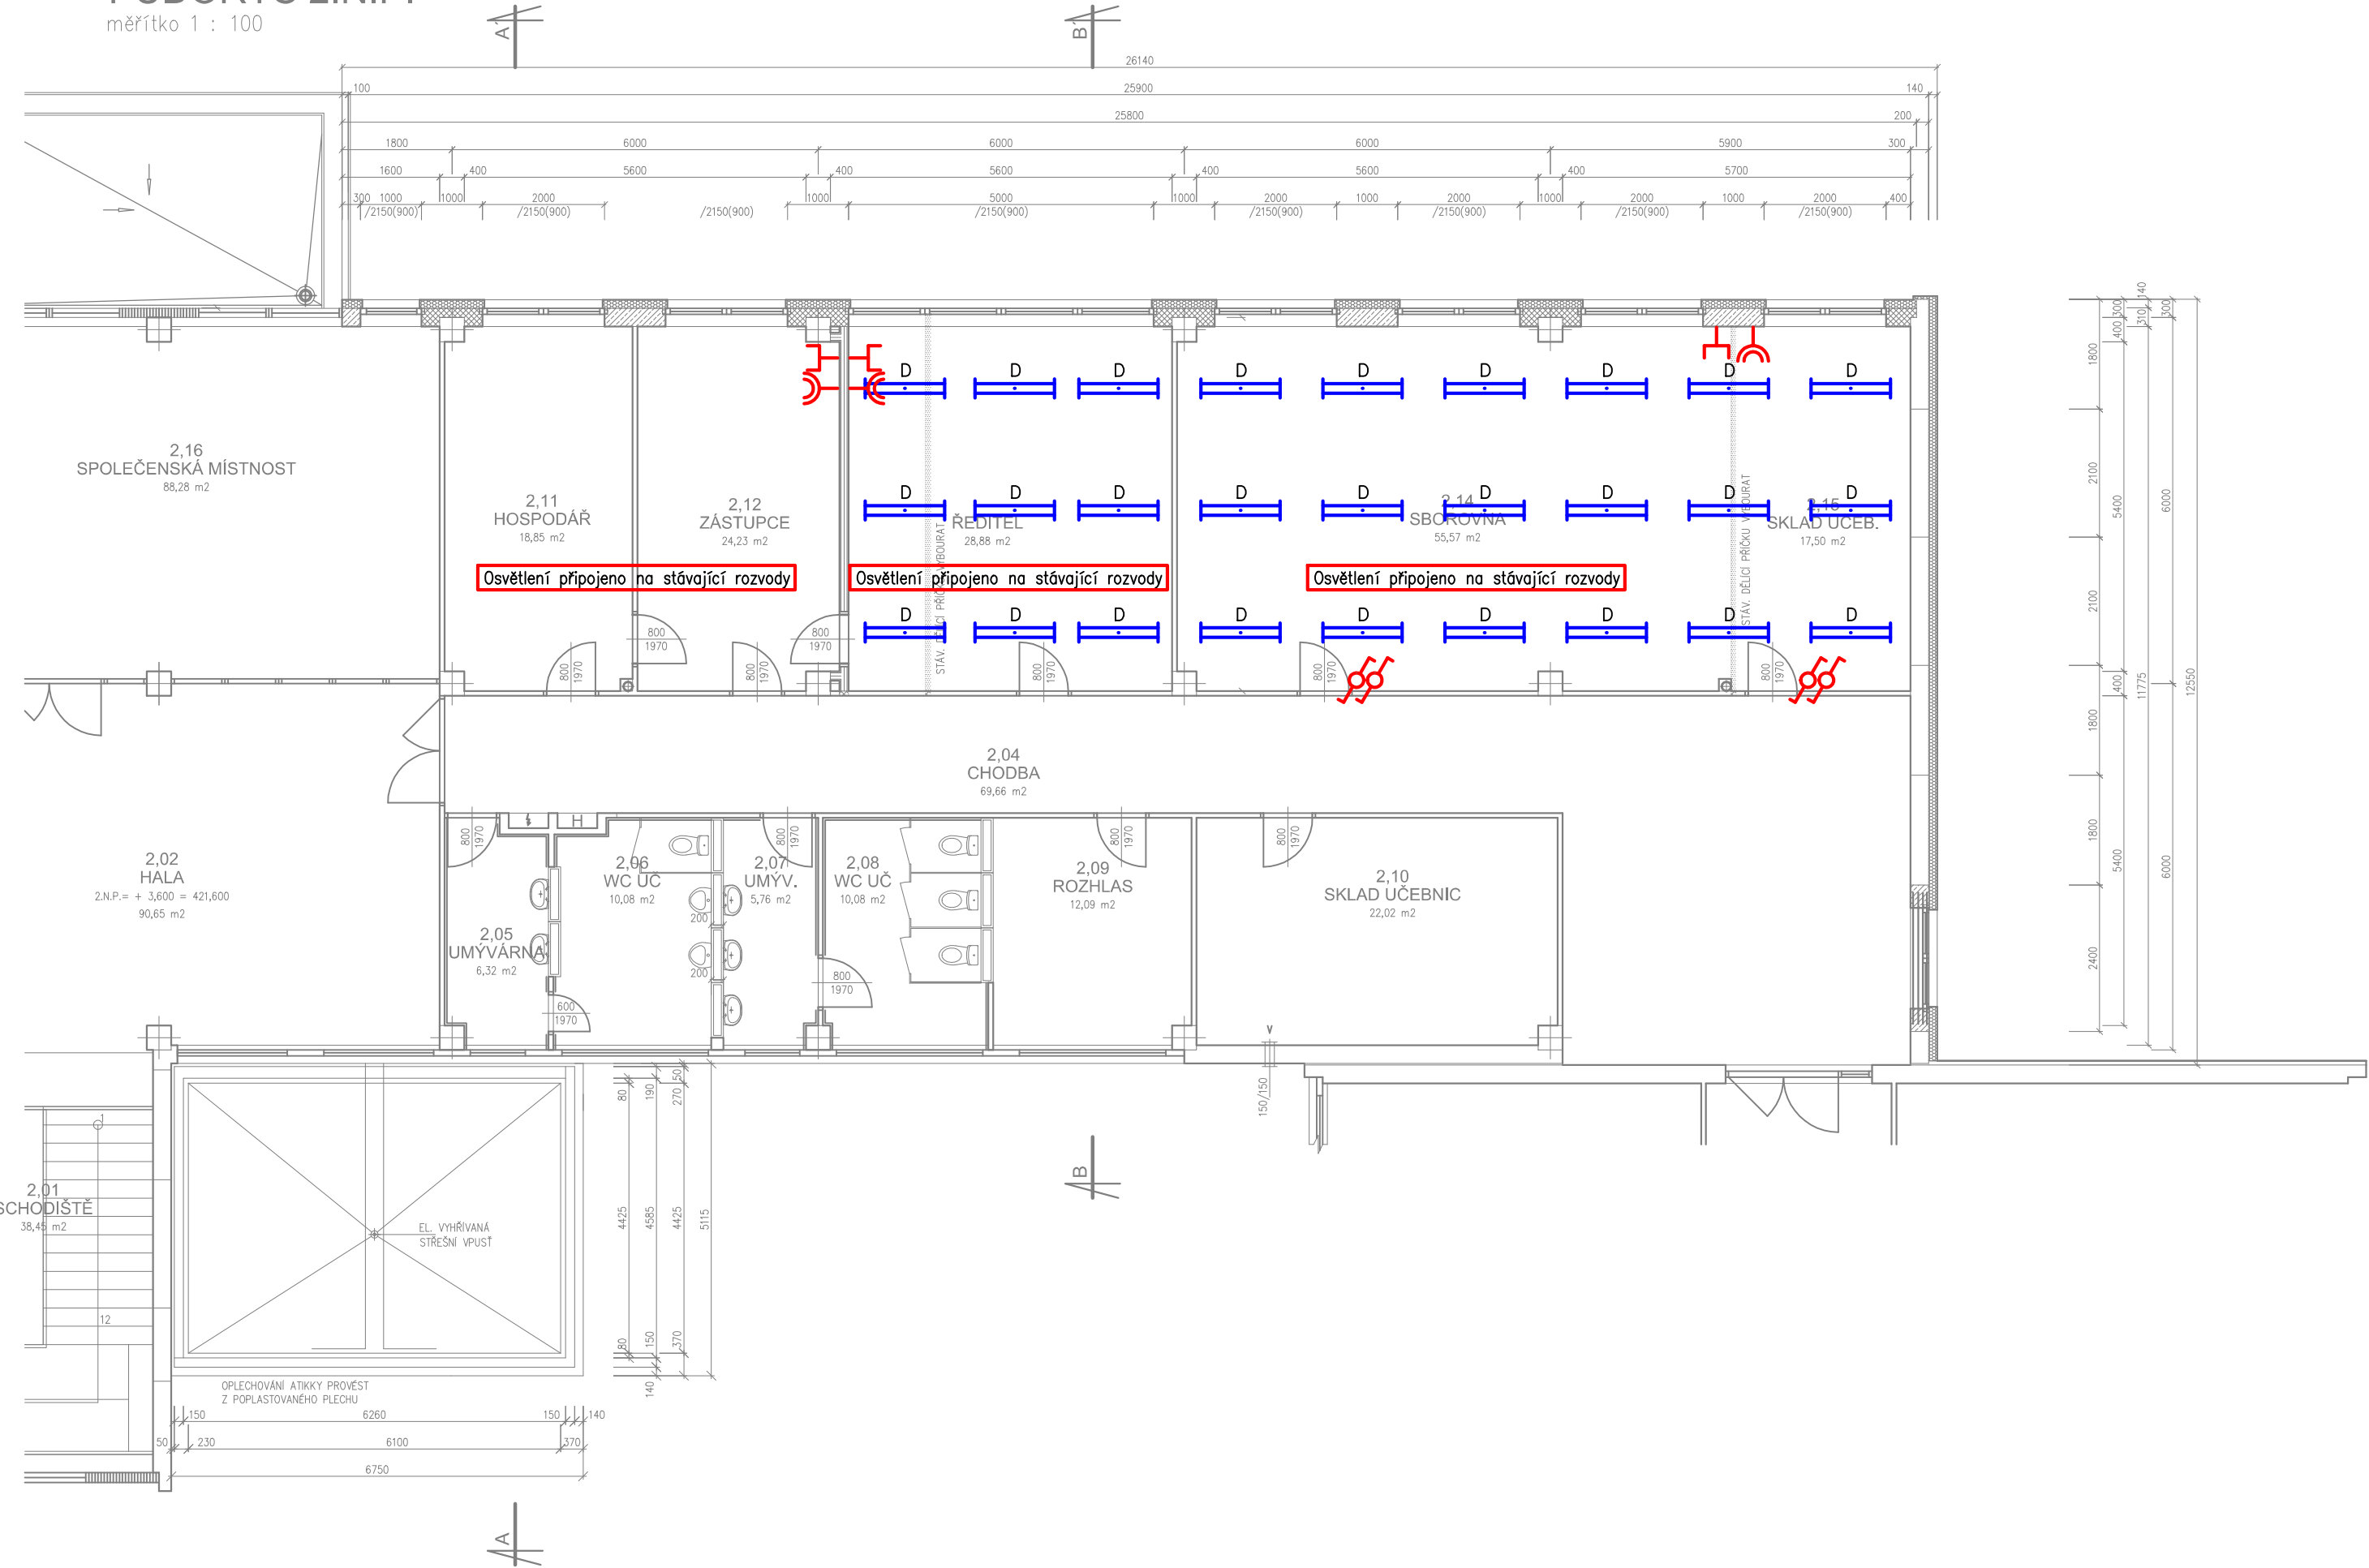

- Zářivkové přisazené svítidlo
- Zářivkové přisazené asimetrické svítidlo
- Nástěné svítidlo
- Vestavné svítidlo – downlight
- Nouzové svítidlo
- Zásuvka 230V/16A
- Datová zásuvka 2x Rj45
- Vypínač č.1
- Vypínač č.6

Rozvodná síť a napětí 3 + N + PE AC 50Hz 230/400V TN–S
Ochrana před úrazem el. proudem dle ČSN 33 2000–4–41
Ochrana před dotykem neživých částí –
základní – samočinným odpojením od zdroje
zvýšená – samočinným odpojením od zdroje a doplňujícím pospojováním
Barevné označení kabelů dle ČSN 330165
Uložení kabelu musí odpovídat ČSN 736005 a ČSN 33 2000–5–52

Nedílnou součástí výkresové dokumentace je technická zpráva.

PPS Patrman s.r.o.

SADOVÁ 141/18 , 460 01 LIBEREC V
IČO : 25446134 , DIČ : CZ - 25446134
tel.fax. :48 510 35 43 mob.603 872 790
a.patrman @ seznam.cz

HIP: Ing. Aleš Patrman		Sokolská 199 Liberec 1 - Staré Město 460 01 482 736 374 info@elcenter.cz	
ODP.PROJ.PROFESE Martin Šenberk	VYPRACOVAL Leoš Oppolzer	KONTRLOVAL Ing. Jan Holas	
KRAJ: Liberecký		OBEC: Liberec	
INVESTOR:			FORMÁT
ÚPRAVA DISPOZICE LEVÉ ČÁSTI PAVILONU „CF2“ V 1.N.P. ZŠ BROUMOVSKÁ č.p. 847 - VESTAVBA TŘI UČEBEN Silnoproudá a slaboproudá elektroinstalace			DATUM
			STUPEŇ
			MĚŘÍTKO
			ZAK.ČÍSLO:
Půdorys - 2. N.P.			Č.VÝKRESU
			VÝTISK Č.
			E-05