


# Půdorys 1.P.P. - plynová kotelna

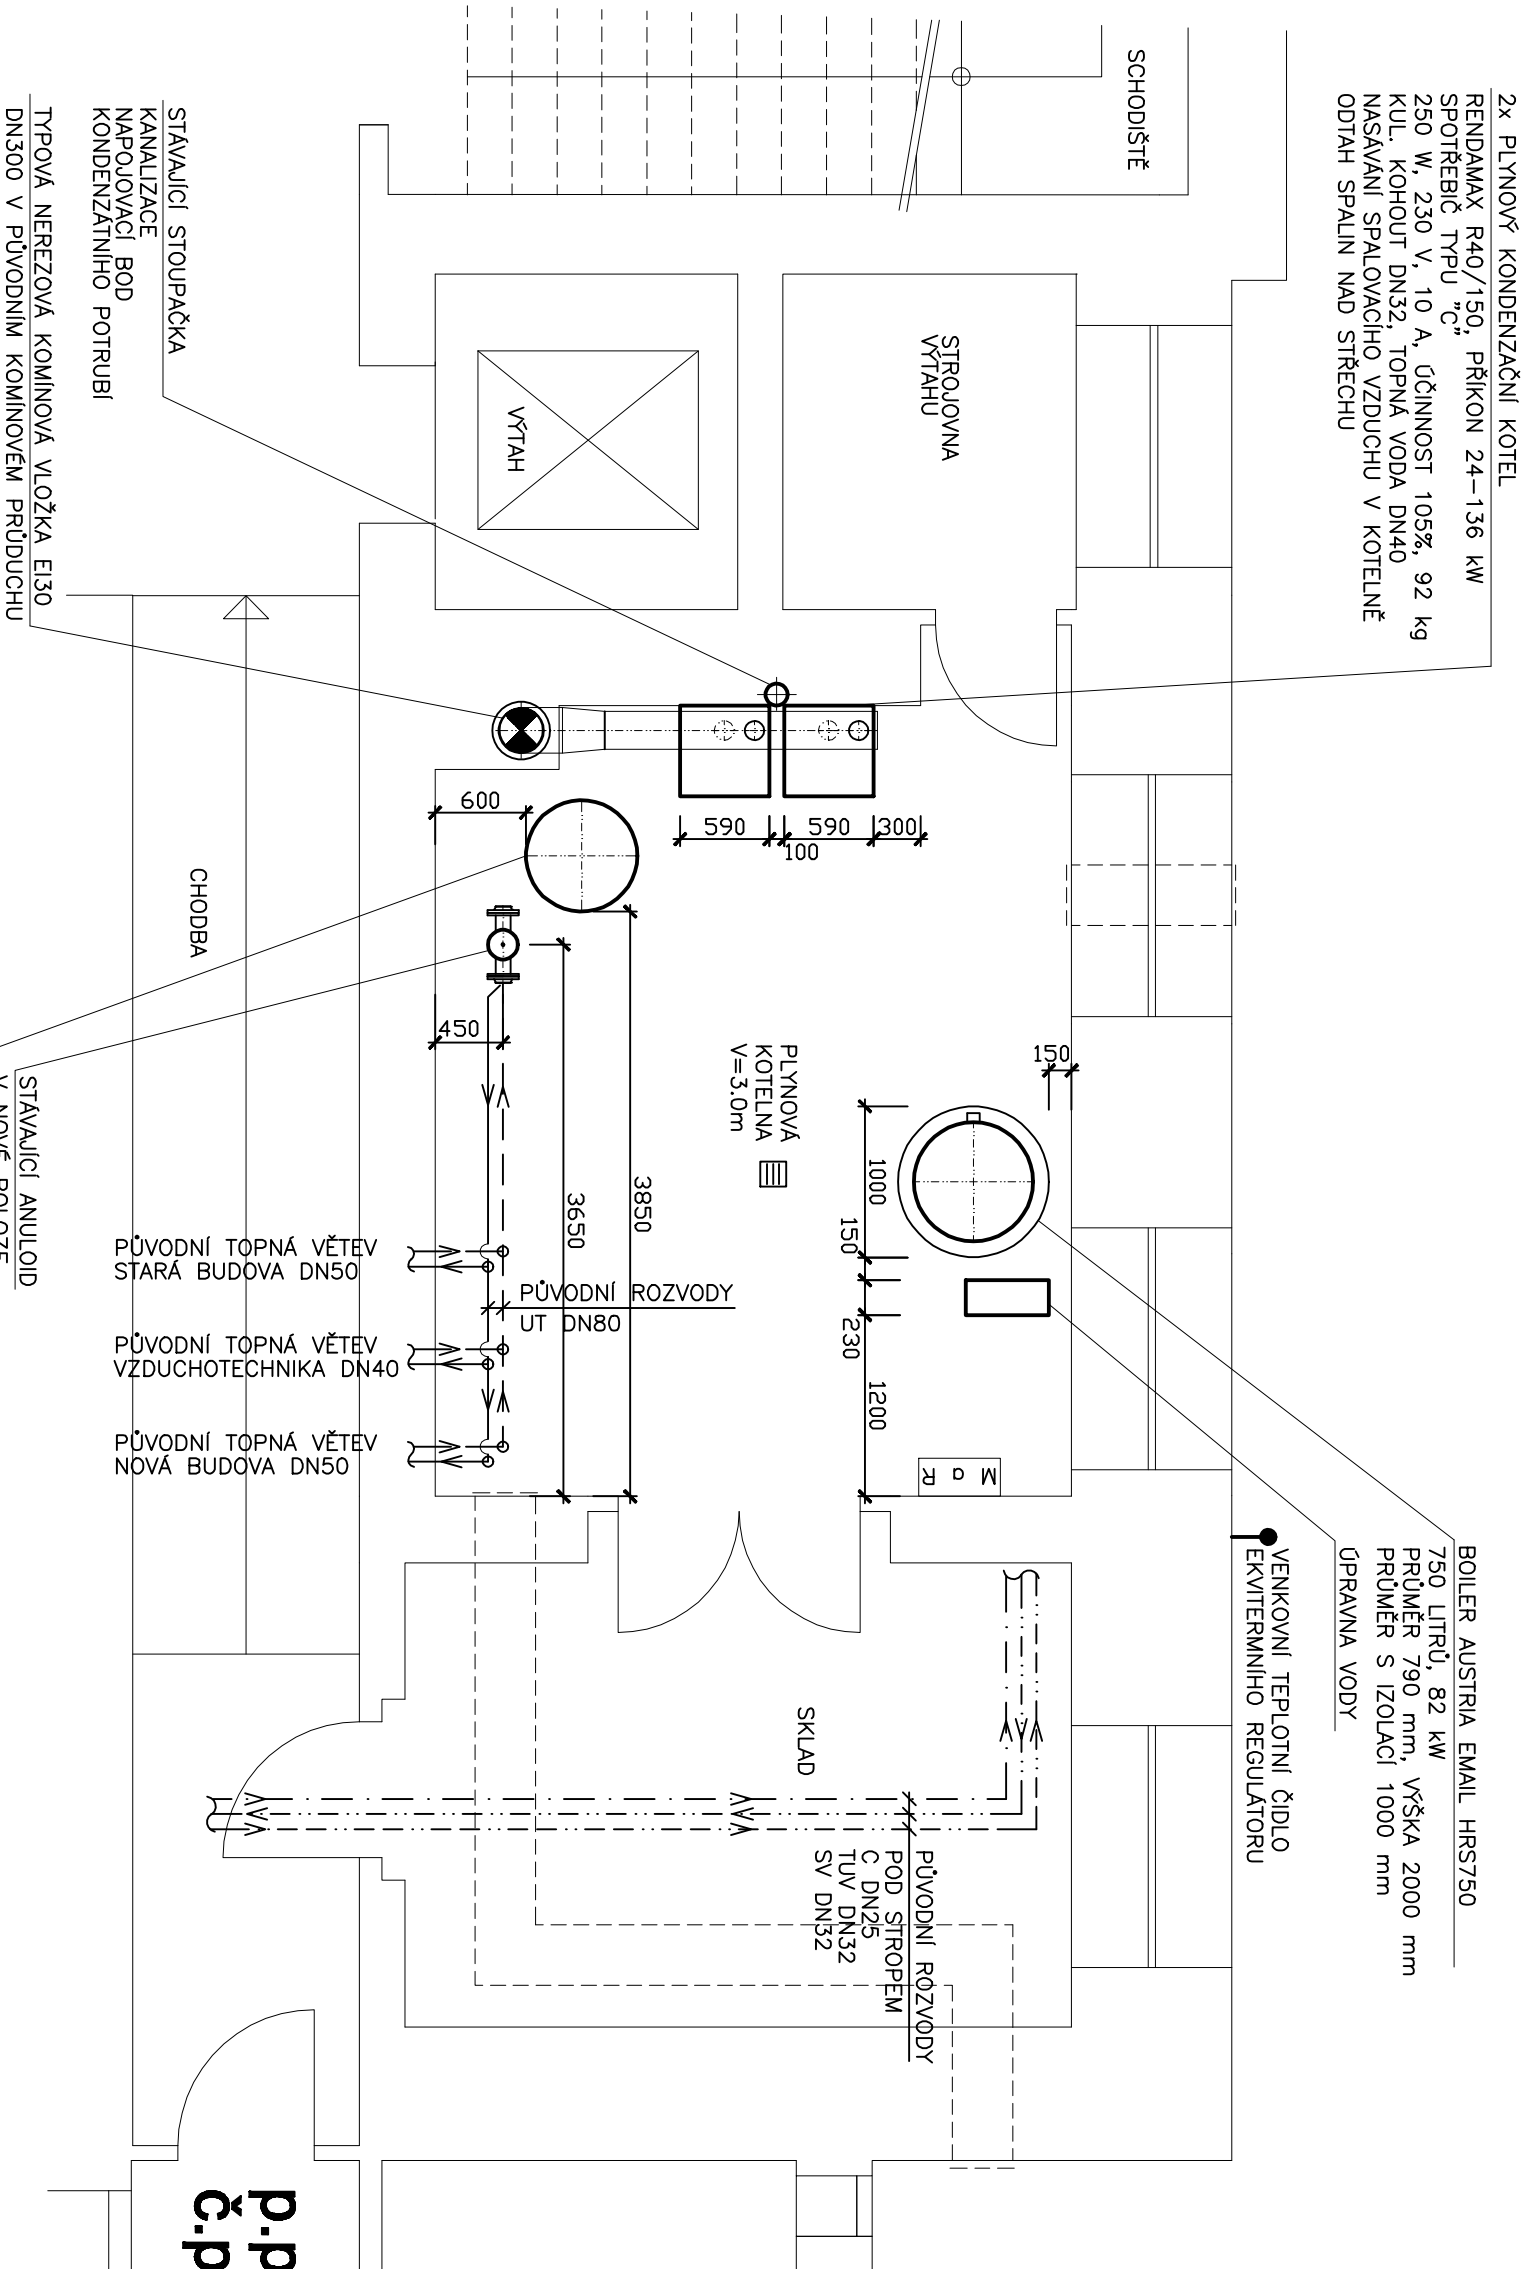

Měřítko



Topný systém zůstane teplovodní s teplostupným spádem 70/55°C. Nové rozvody topné vody budou z ocelového potrubí, vedeny na konzolách pod stropem suterénu a budou tepelně izolovány. Plynové kotle budou s vestavěnou kotlovou regulací a budou opatřeny ekvitermiálním regulátorem kaskádový kotel s ovládacím panelem a sadou s teplostupnými čidly. Případné prostorové kolize původních a nových potrubních rozvodů, kouřovodů atd. budou řešeny překážkou v rámci autorského dozoru.

ING. ROMAN CHLÁDEK Humpolecká 109/3, 460 01 Liberec		tel: 604 207 449 E-mail: energetika@volny.cz		energetické projekty
PROJEKTANT	ing. Roman Chládek			
INVESTOR	Statutární město Liberec Náměstí Dr. E. Beneše 1, 460 59 Liberec			
STAVBA	oprava plynové kotelny ZS Na Výběžku, Na Výběžku 118, 460 15 Liberec			
PROJEKCE	vytápění			
STUPEŇ PROJEKTU PRO STAVEBNÍ POVOLENÍ	MĚŘÍTKO 1 : 50		ČÍSLO VÝKRESU T1	