


Půdorys 1.P.P. - plynová kotelna

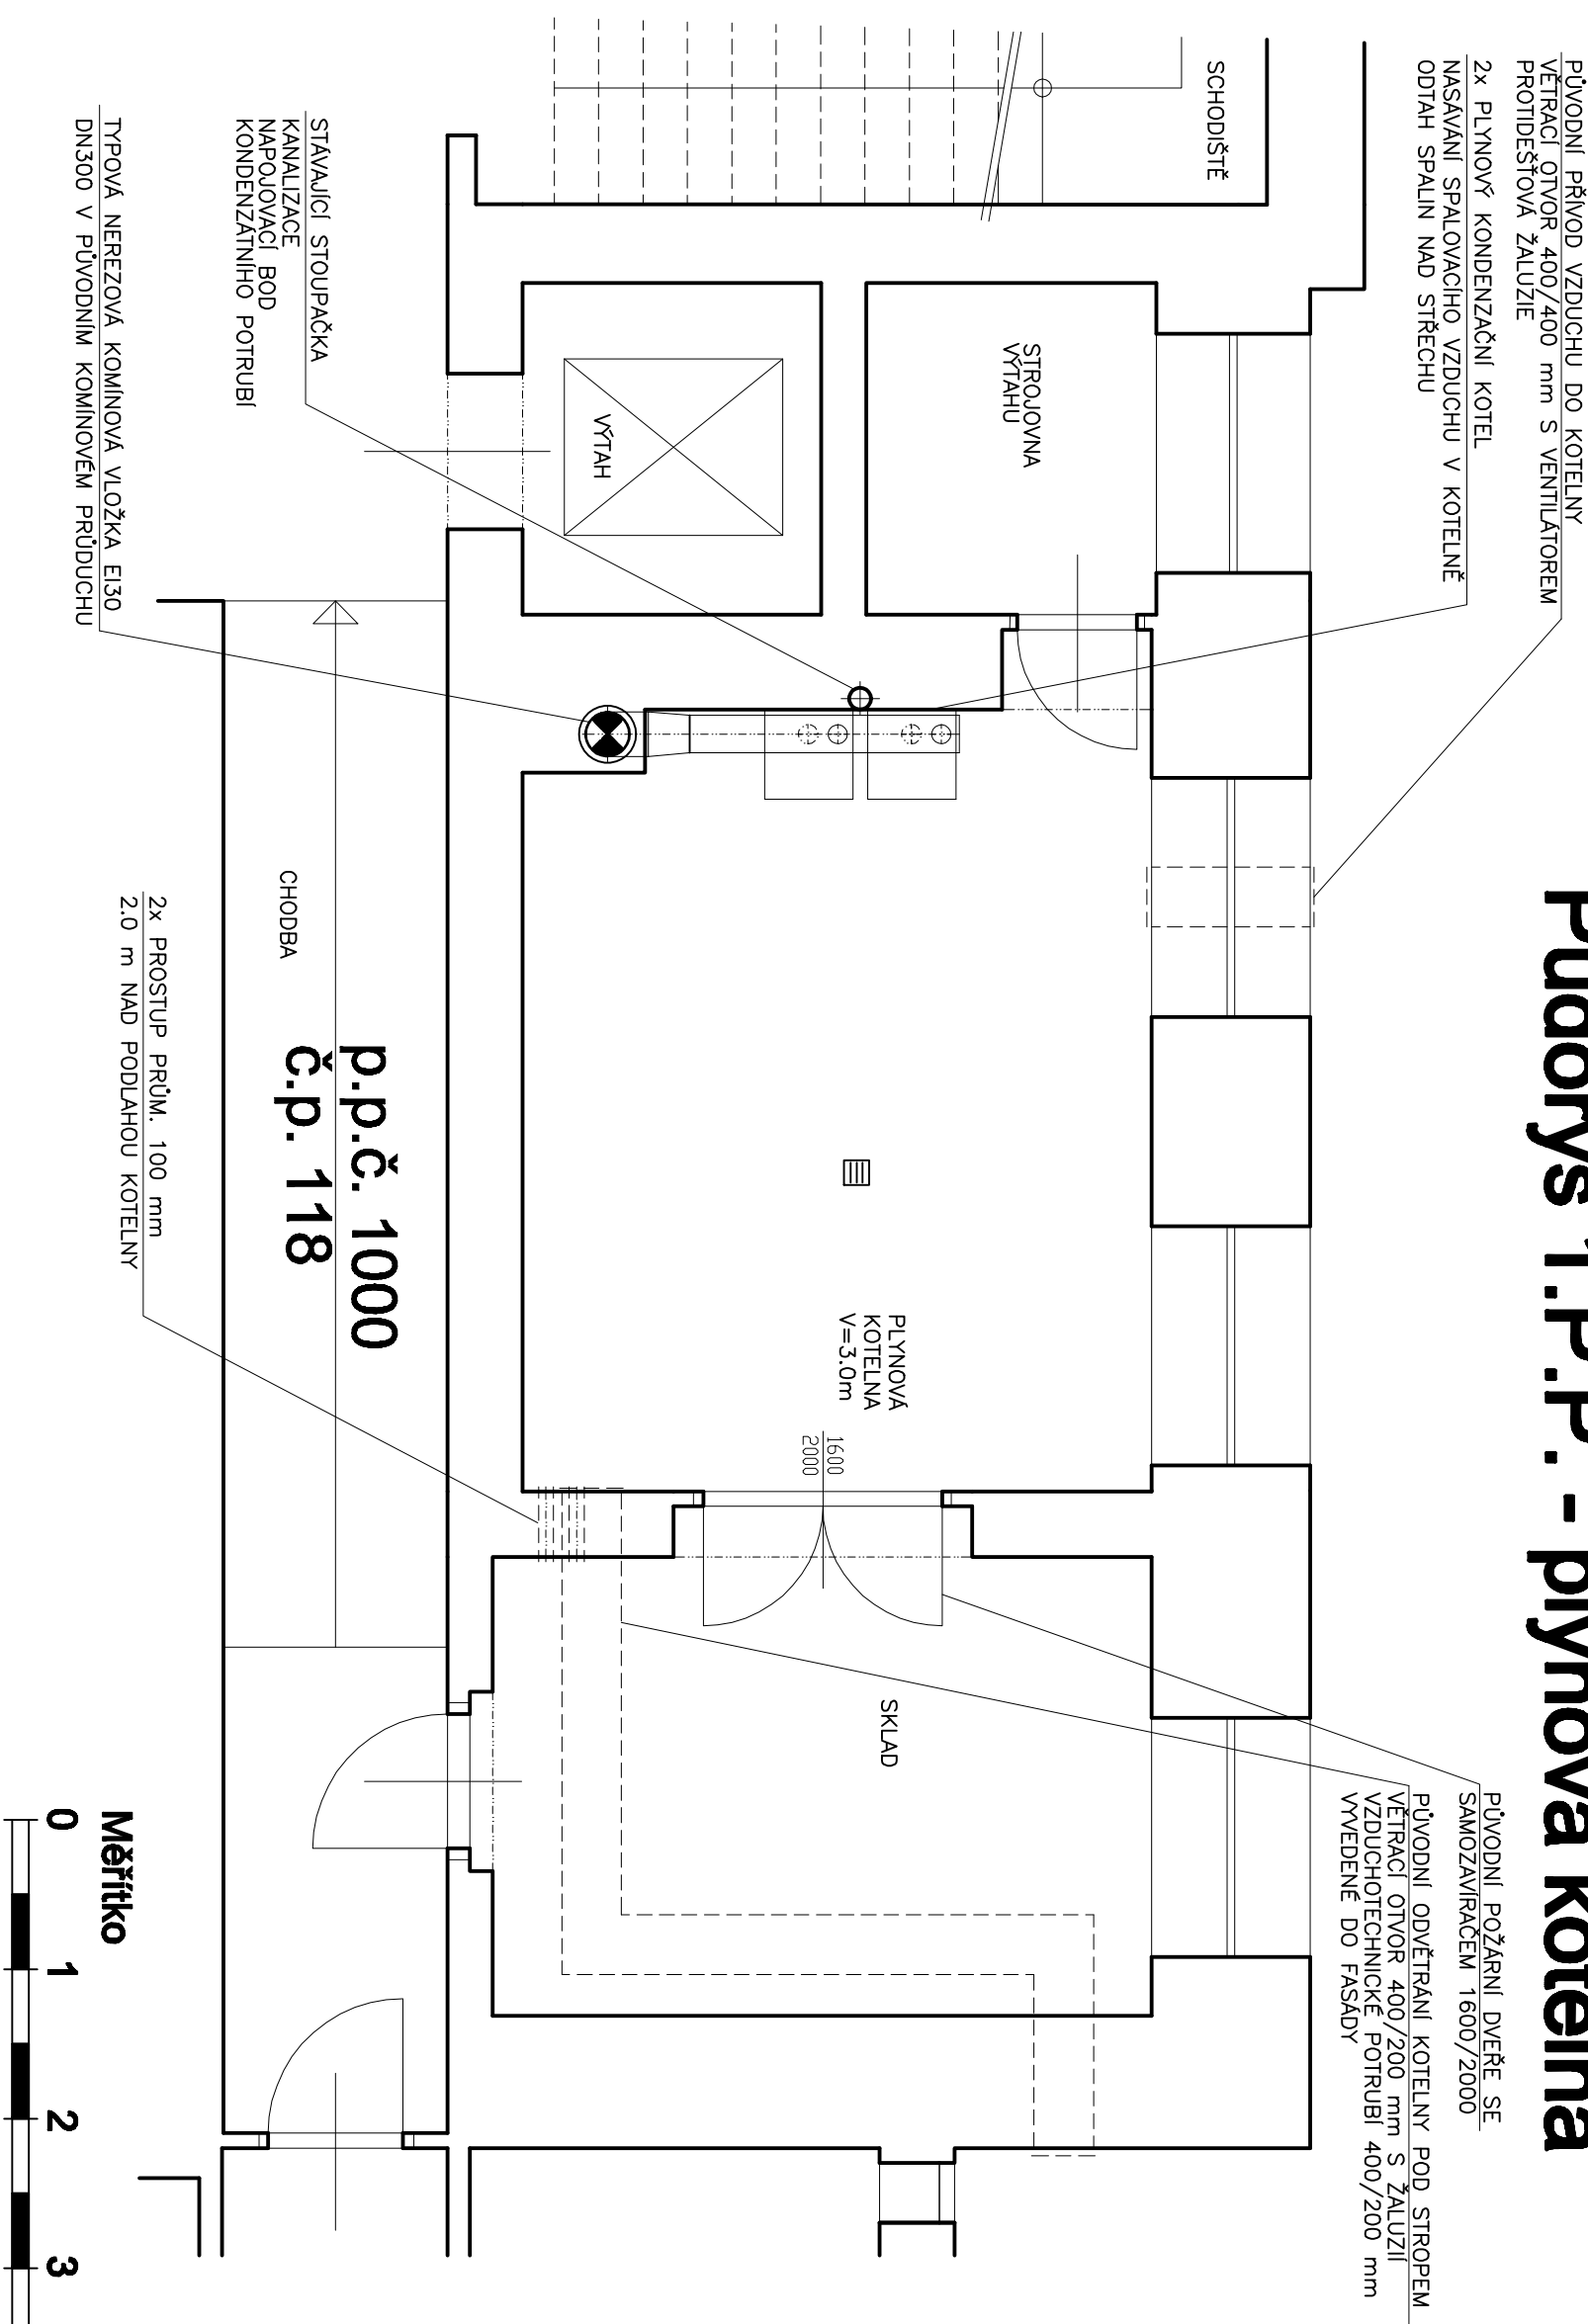


LEGENDA HMOT

	PŮVODNÍ ZDIVO

Poznámka

Odstahování od plynových kotlů bude vedena typovým certifikovaným kotelovým systémem
včetně průřezu 300 mm nad efektivní budov. Kotel bude nerezový B. s výškou min. 0,5 mm, sítě
a šroubky pro P1 a V1. Důležité kotelnu bude ve výšce. Měřítko celého kotelny bude provedena
do montážních pokynů výrobce kotelnicového kotelnicového systému. Nový prostup kotelnicového
musí být ušitý s kotelnicovou instalací (podle ČSN EN 13801 -2) a požární odolností REI 45.

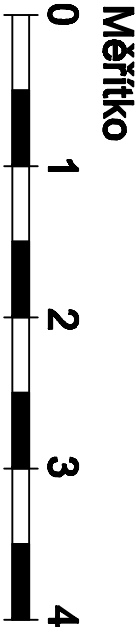

ING. ROMAN CHLÁDEK Humpolec 106/5, 460 01 Liberec		tel: 804 207 449 E-mail: energetika@volny.cz		energetické projekty
PROJEKTANT	Ing. Roman Chládek			
INVESTOR	Statutární město Liberec Náměstí Dr. E. Beneše 1, 460 59 Liberec			
STAVBA	oprava plynové kotelny ZŠ Na Výběžku, Na Výběžku 118, 460 15 Liberec			
PROJESE	stavba			
STUPEŇ PROJEKT PRO STAVEBNÍ POVOLENÍ	MĚŘÍTKO 1: 50		ČÍSLO VÝKRESU S1	
		DATUM 02.2016		