



PŘÍČNÝ ŘEZ  
odlučovač tuku LTP 1B-MK

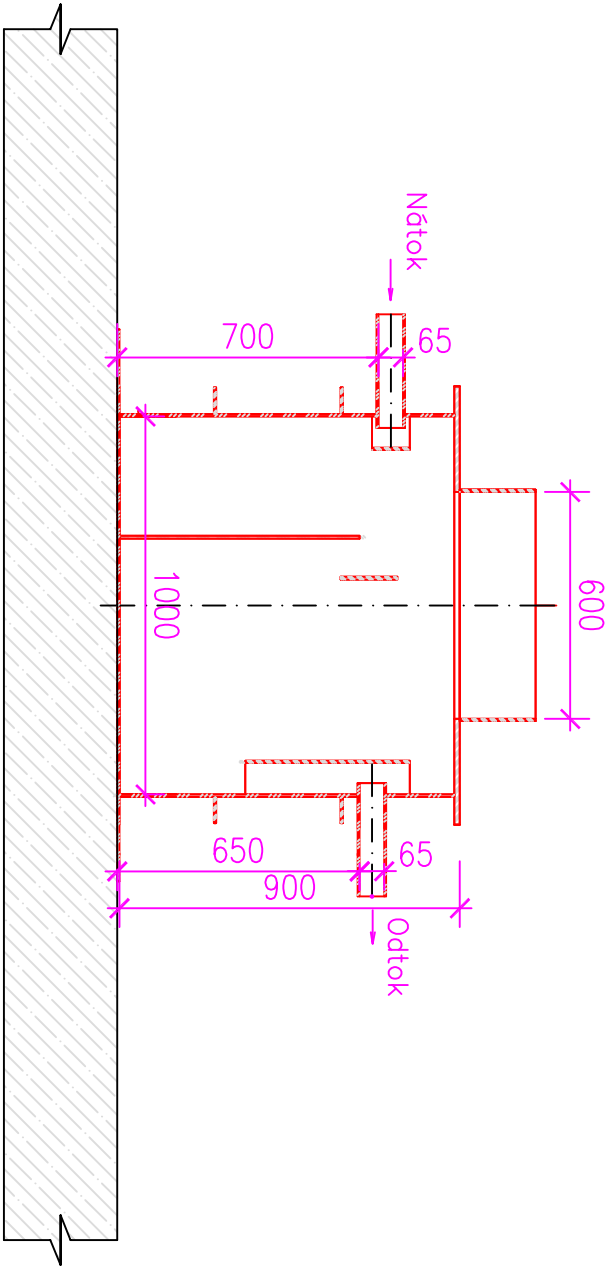



PŮDORYS

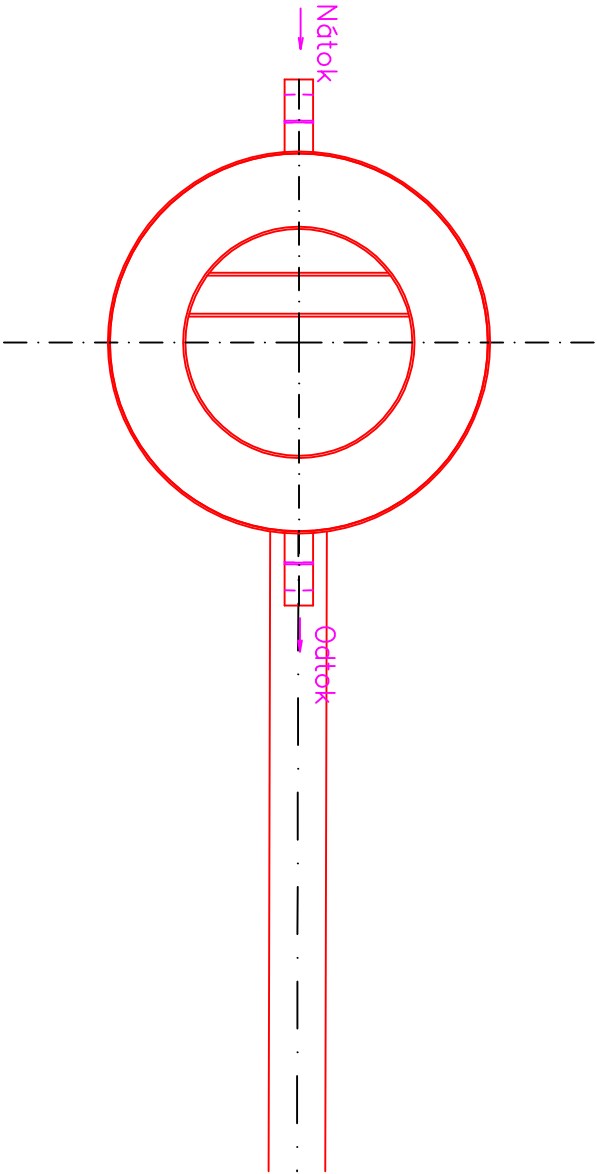

suterén MŠ Pastelka



INVESTOR :		 STATUTÁRNÍ MĚSTO LIBEREC nám. Dr. E. Beneše 1/1, 460 59 Liberec I - Staré město tel.: 499 467 102, e-mail: sktarea@sktarea.cz	
PROJEKTANT :		 SNOWPLAN, spol. s r.o. Mšílkova 399/2a, 460 07 Liberec III TEL.: 484 845 571 GSM: 734 780 430 info@snowplan.cz, www.snowplan.cz	
ZAKÁZKA č. : 2015037-MSMA	HLAVNÍ INŽENÉR PROJEKTU :	VYPRACOVAL :	
	ING. PETR KORINEK	RENÁTA HEJTMANOVÁ HAVLOVÁ	
	ZODPOVĚDNÝ PROJEKTANT :	KONTROLOVAL :	
	ING. PETR KORINEK	PAVEL NEZBEDA JAVŮREK	
AKCE : Matejská škola Pastelka Stará 107, Liberec33, k.ú, Machnín			
OBJEKT : SPLAŠKOVÁ KANALIZACE	STUPEŇ : DUR+DSP		Číslo výřisku :
	DATUM : ZÁŘÍ 2015		
PŘÍLOHA :	Číslo příloh : D.3		Měřítko : 1:20