


# Pudorys 1.N.P.

Jsou-li v PD uvedeny odkazy na firmy, názvy nebo specifické označení výrobků apod., jsou takové odkazy pouze informativní a zhotoviteli umožňují v souladu s §44, zákona č. 137/2006 Sb. o veřejných zakázkách použít i jiných kvalitativně a technicky obdobných, případně kvalitnějších řešení.

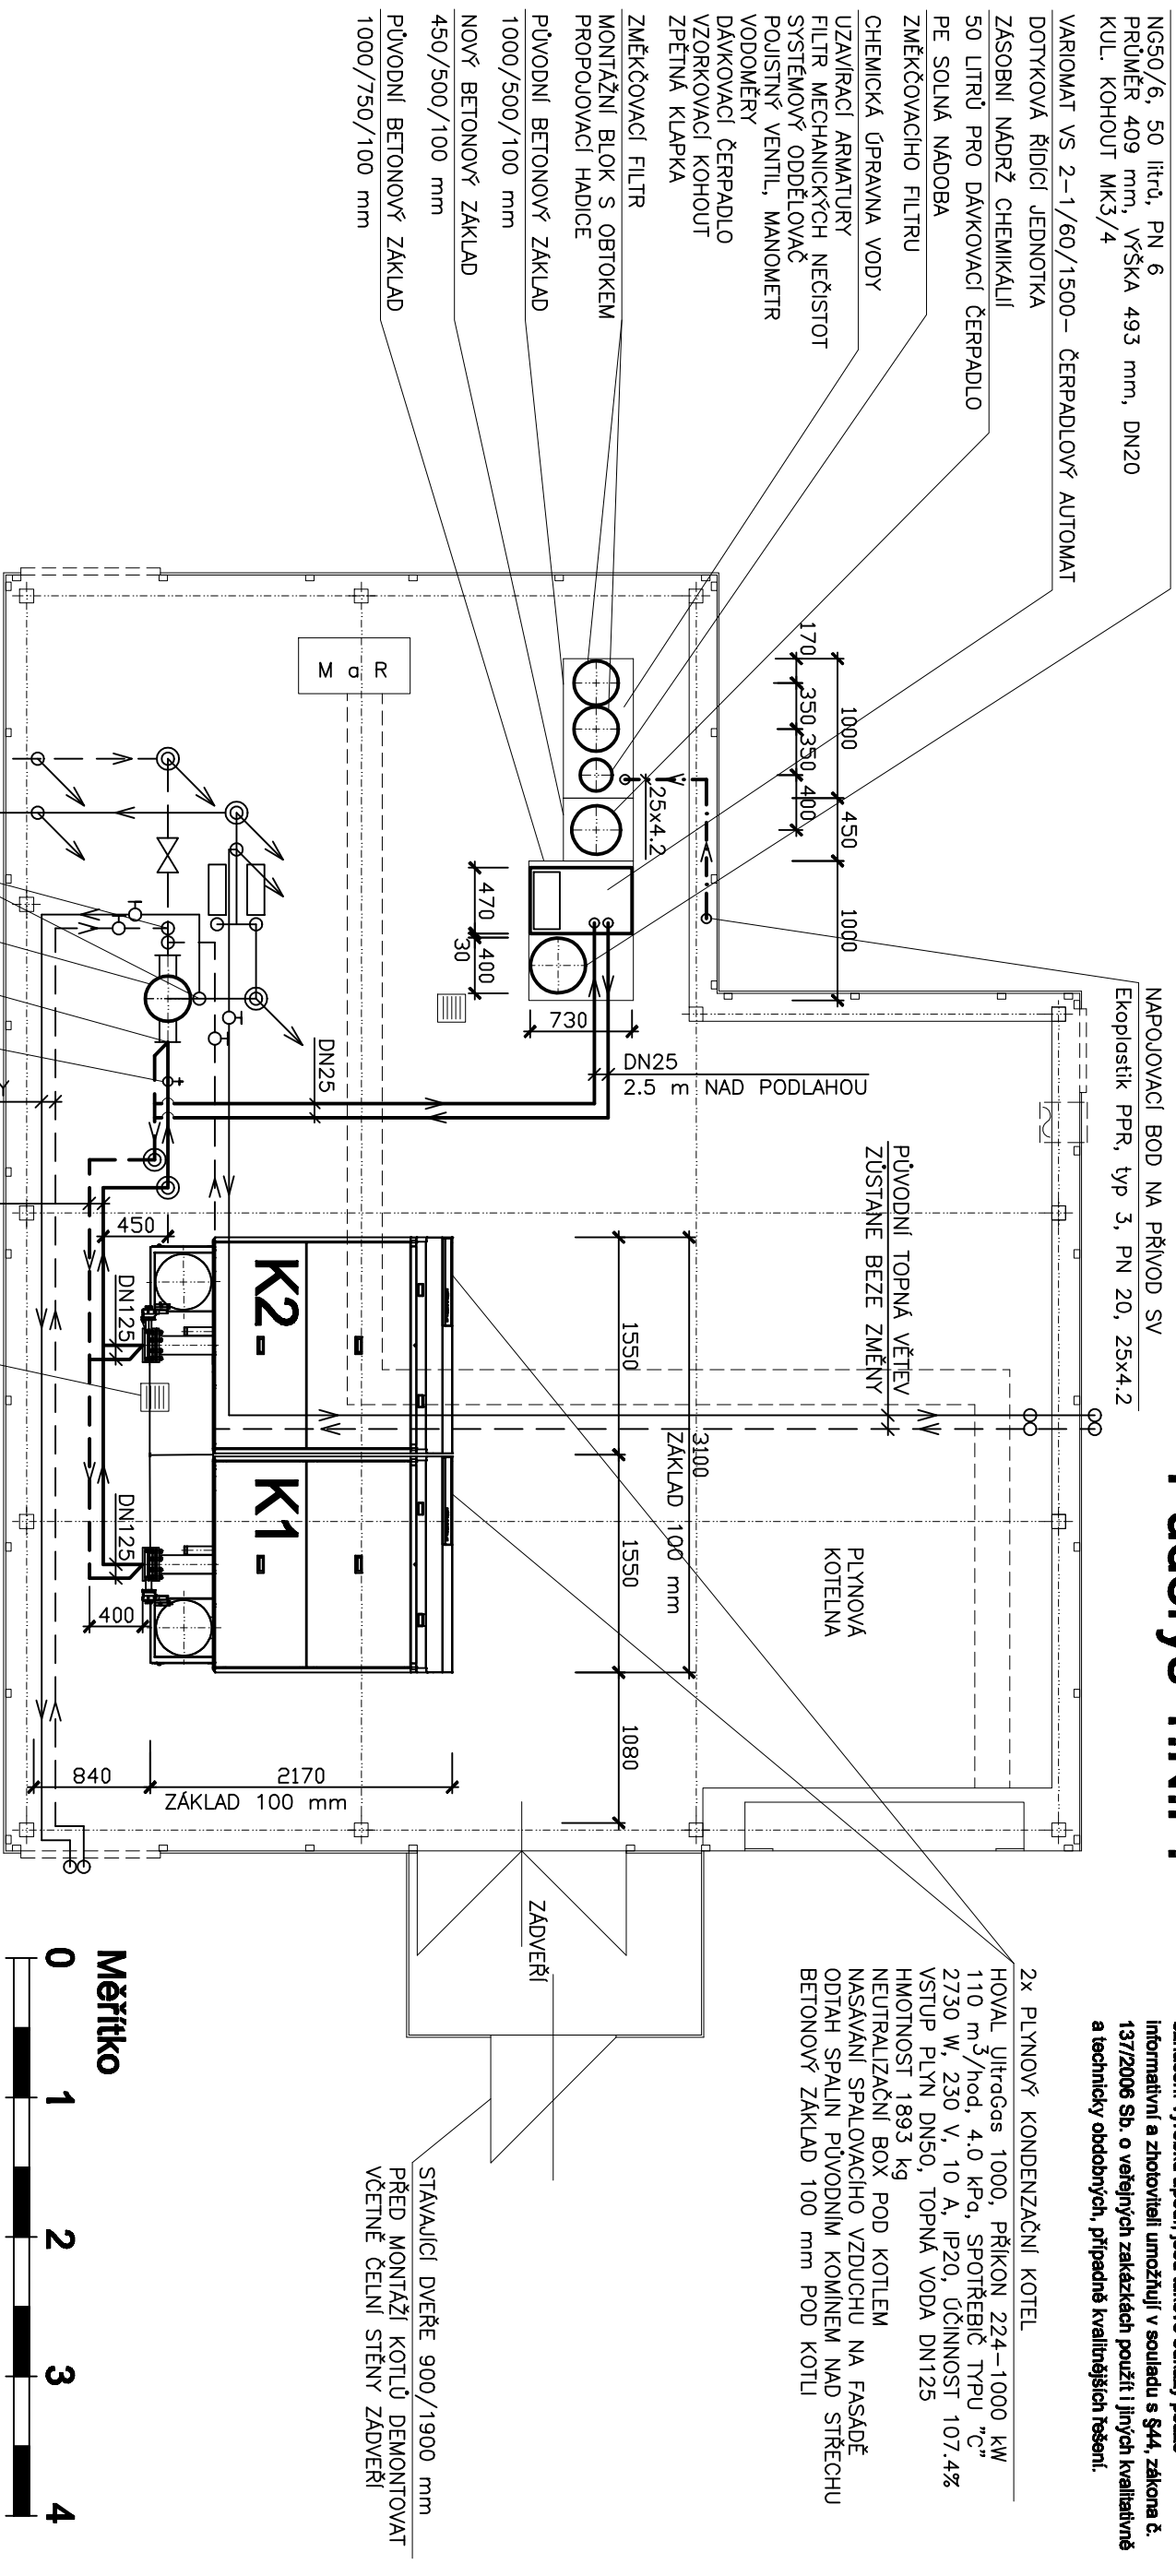

## Poznámka

Časovou kalkulaci demontáže pívodní technologie a montáže nové bude řešena projektantem s montážní firmou před začátkem stavebních prací. Případné prostorové kolize pívodních a nových potrubních rozvodů atd. budou řešeny v rámci autorského dozoru.

Topný systém zostane teplovodní s teplotním spádem 80/60°C. Nové rozvody topné vody budú z ocelového potrubí, vedený na konzolách a budú tepelne izolovaný.

<b>ING. ROMAN CHILDEK</b> Humpolec 109/3, 460 01 Liberec		tel: 604 207 449 E-mail: <a href="mailto:energetika@volny.cz">energetika@volny.cz</a>	<b>energetické projekty</b>
PROJEKTANT	ing. Roman Childek		
INVESTOR	Statutární město Liberec Náměstí Dr. E. Beneše 1, 460 59 Liberec		
STAVBA	modernizace plynové kotelny Botanické zahrady Botanická zahrada Liberec Purkyňova 630/1, Liberec		
PROJESE	vyřekl VYKRES <b>Půdorys 1.N.P. - nový stav</b>		
STUPEŇ PROJEKT PRO PROVEDENÍ STAVBY	MĚŘÍTKO 1: 50	ČÍSLO VYKRESU <b>T2</b>	
DATA		08.2016	