

ÚZEMÍ
POVRCH ÚZEMÍ
VZDÁLENOST ŠACHET

NÁZVY ŠACHET

KANALIZAČNÍ PŘÍPOJKA "2"
– PODÉLNÝ PROFIL

MĚŘÍTKO 1:200 / 1:100

KÓTA UPRAVENÉHO TERÉNU


HLOUBKA VÝKOPU

KÓTA DNA POTRUBÍ

KÓTA TERÉNU

STANIČENÍ [Km],[m]

SKLON [promile] – DÉLKA [m]
DN [mm] – MATERIÁL – DÉLKA [m]
KAPACITA [l/s] – RYCHLOST [m/s] (dle: Colebrook)
NÁVR.PRÚTOK [l/s] – RYCHLOST [m/s]

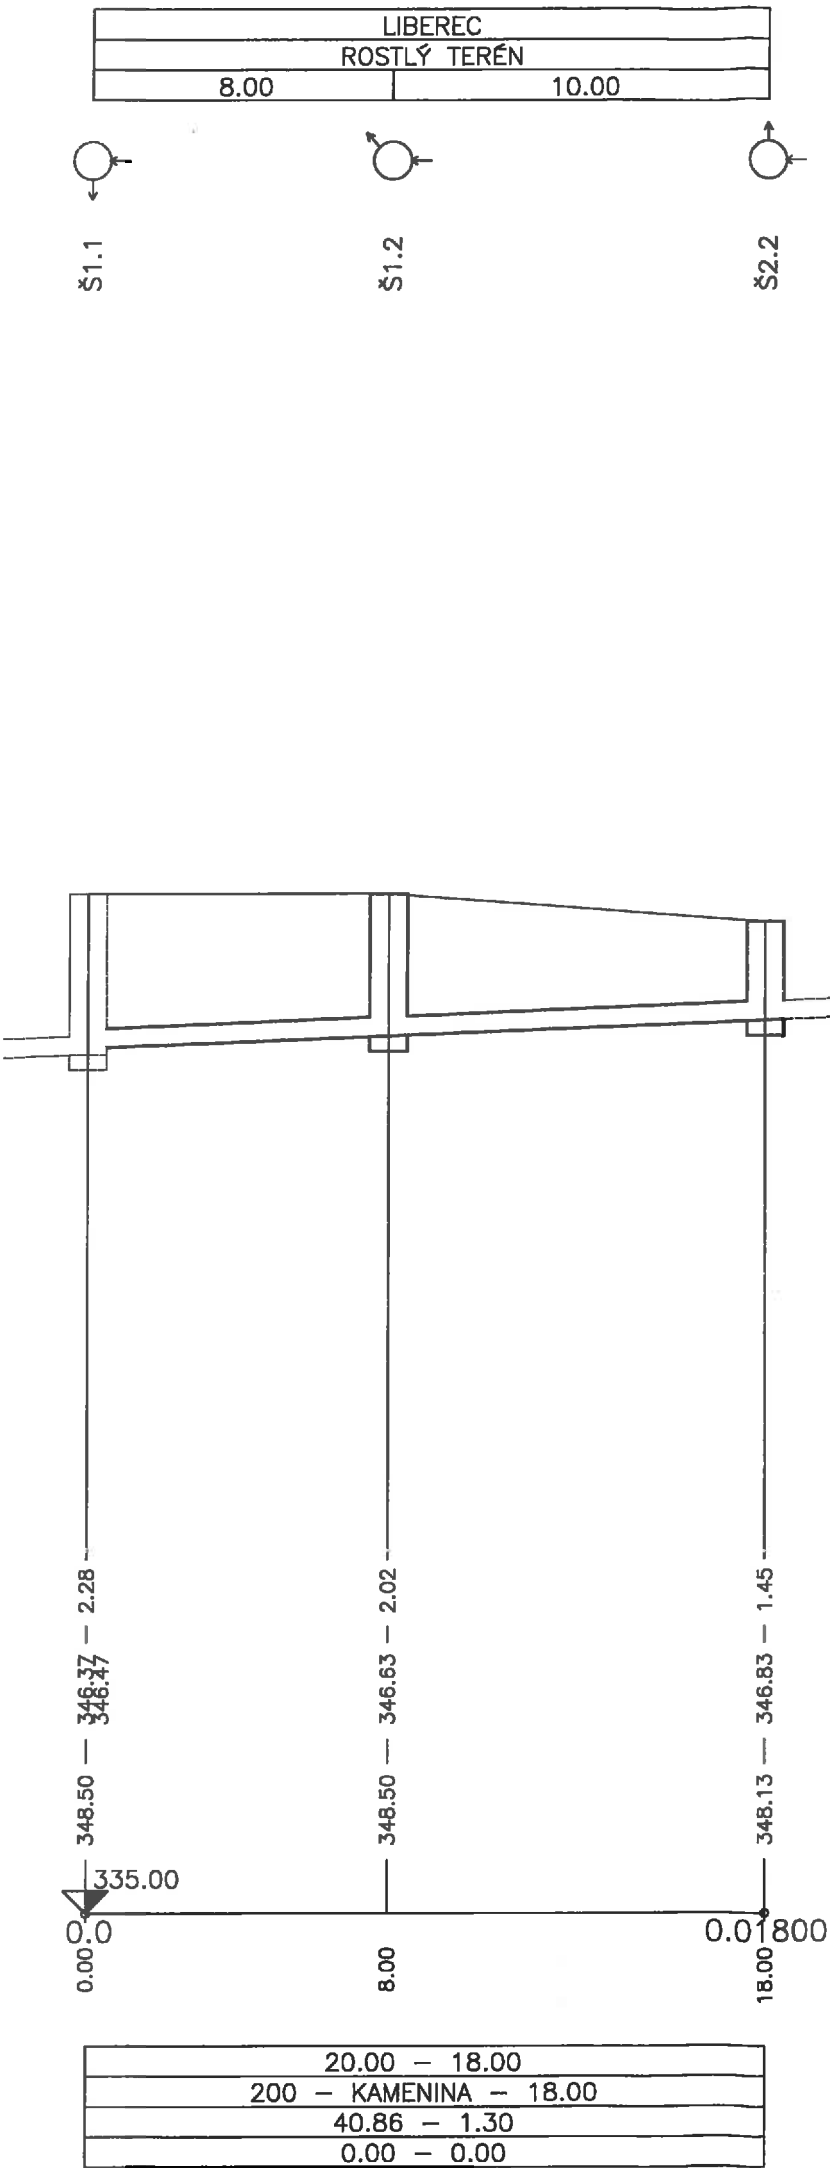

PROJEKTANT:  SNOWPLAN, spol. s r.o. VALDŠTEJNSKÁ 7, 514 01 JILEMNICE TEL.: +420 484 845 571 GSM: +420 734 780 430 info@snowplan.cz, www.snowplan.cz		
ZAKÁZKA č.:	HLAVNÍ INŽENÝR PROJEKTU: ING. PETR KOŘÍNEK	VYPRACOVAL : KOLEKTIV
	ZODPOVĚDNÝ PROJEKTANT: ING. TOMÁŠ RUCKENSTEINER	KONTROLOVAL: ING. PETR KOŘÍNEK
AKCE: LIBEREC, PROBOŠTSKÁ UL. -ODKANALIZOVÁNÍ OBJEKTŮ č.p. 267 a č.p. 268		
OBJEKT: - KANALIZAČNÍ PŘÍPOJKA "2"	STUPEŇ: DUR, DSP	ČÍSLO VÝKRESU 3
	DATUM: DUBEN 2016	
PŘÍLOHA: PODÉLNÝ PROFIL	ČÍSLO PŘÍLOHY: D.1.6	MĚŘÍTKO: 1:200/100

ÚZEMÍ
POVRCH ÚZEMÍ

KANALIZAČNÍ VÝTLAK
— PODÉLNÝ PROFIL

MĚŘÍTKO 1:200 / 1:100

KÓTA UPRAVENÉHO TERÉNU

HLOUBKA VÝKOPU

KÓTA DNA POTRUBÍ


KÓTA TERÉNU

STANIČENÍ [Km],[m]

SKLON [promile] — DÉLKA [m]
DN [mm] — MATERIÁL — DÉLKA [m]


LIBEREC
ROSTLÝ TERÉN

LEGENDA:
1) 400 — 1.00
2) -50.00 — 1.00
3) KTH DN 200 — 1.00

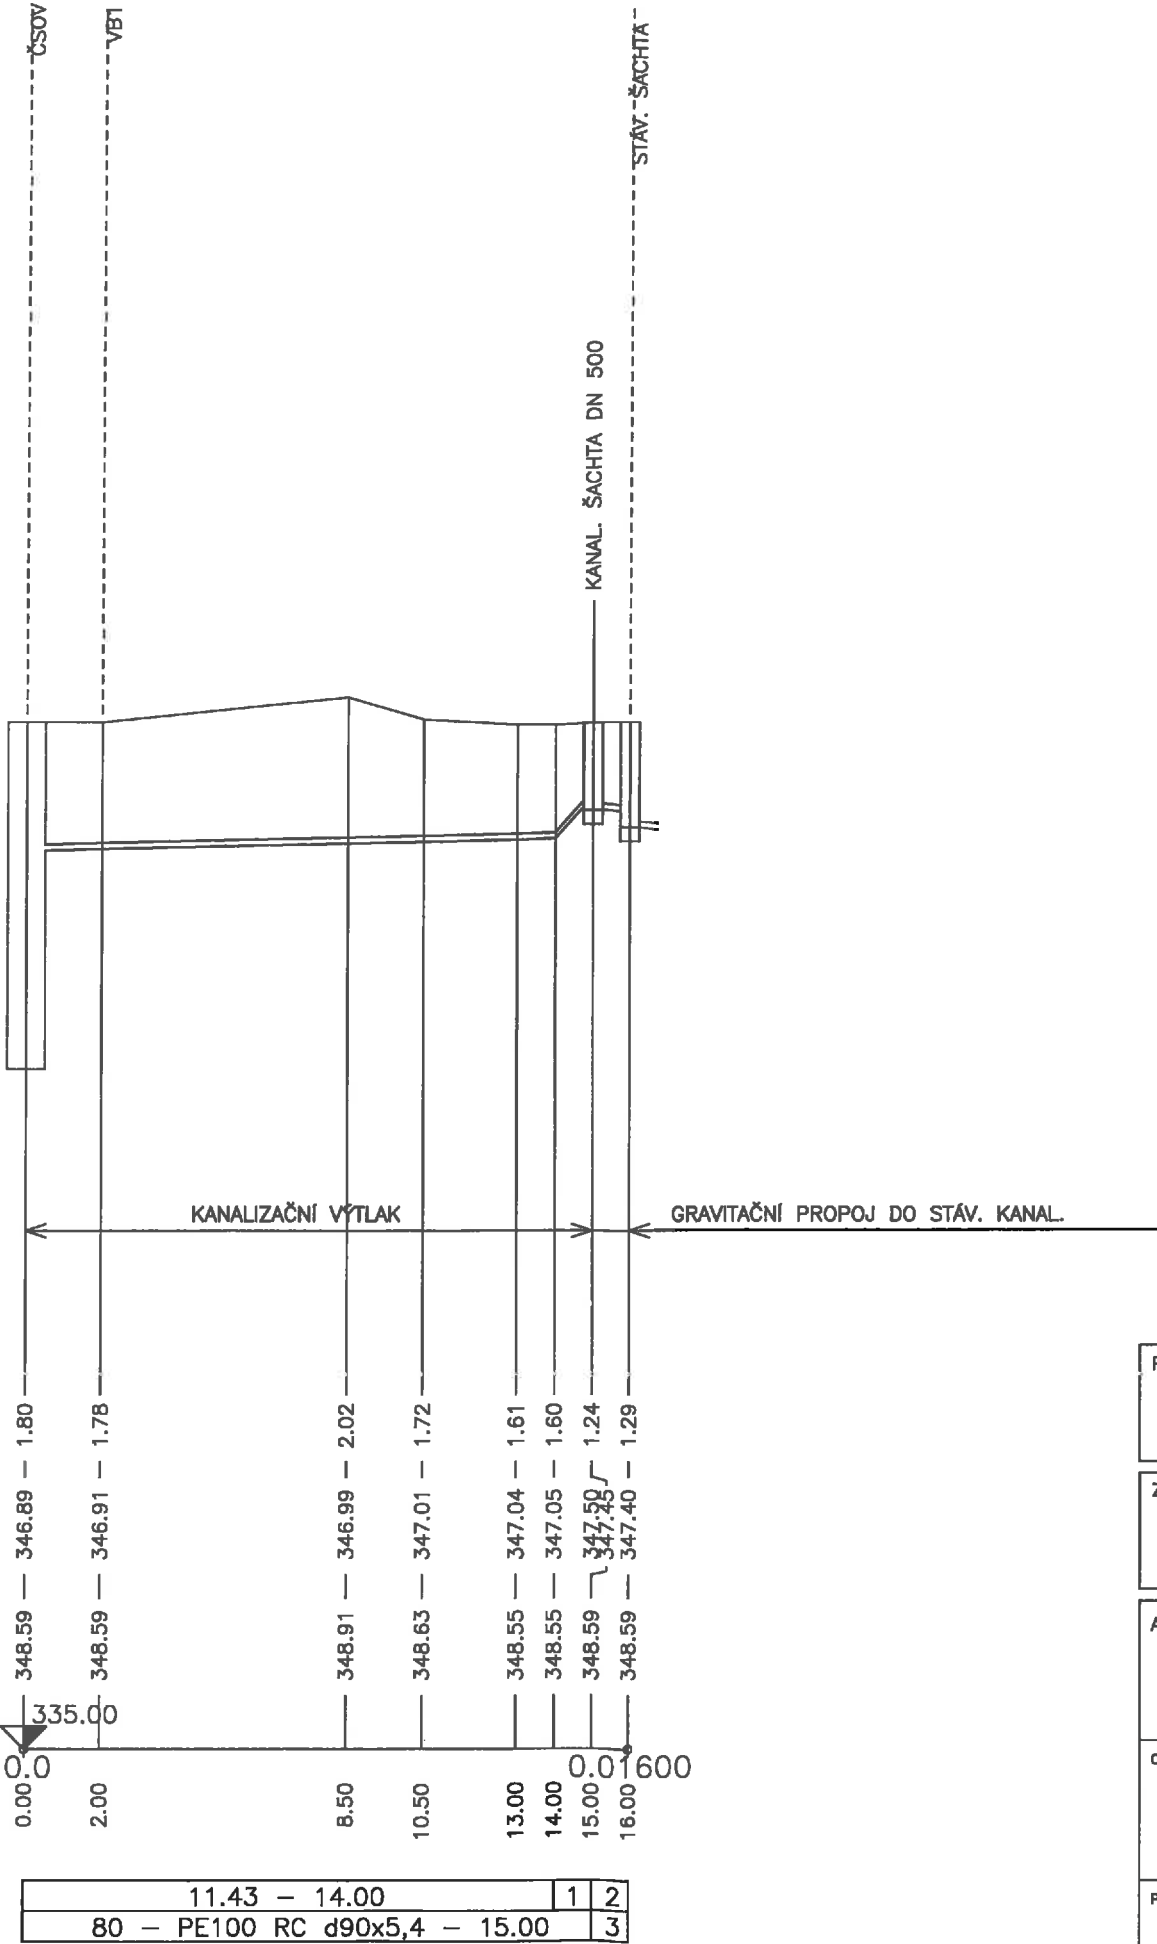

PROJEKTANT:		 <div>SNOWPLAN, spol. s r.o. VALDŠTEJNSKÁ 7, 514 01 JILEMNICE TEL.: +420 484 845 571 GSM: +420 734 780 430 info@snowplan.cz, www.snowplan.cz</div>	
ZAKÁZKA č.:	HLAVNÍ INŽENÝR PROJEKTU: ING. PETR KOŘÍNEK	VYPRACOVAL : KOLEKTIV	
	ZODPOVĚDNÝ PROJEKTANT: ING. TOMÁŠ RUCKENSTEINER	Kontroloval: ING. PETR KOŘÍNEK	
AKCE: LIBEREC, PROBOŠTSKÁ UL. -ODKANALIZOVÁNÍ OBJEKTŮ č.p. 267 a č.p. 268			
OBJEKT: - KANALIZAČNÍ VÝTLAK	STUPEŇ: DUR, DSP		
	DATUM: DUBEN 2016		
PŘÍLOHA: PODÉLNÝ PROFIL	ČÍSLO PŘÍLOHY: D.1.7	MĚŘÍTKO: 1:200/100	


NÁZVY ŠACHET

čsoV		š2.1	
š1.1		š3.1	

LEGENDA:
1) 1.50

KANALIZAČNÍ PŘÍPOJKA "1" — PODÉLNÝ PROFIL

MĚŘÍTKO 1:200 / 1:100

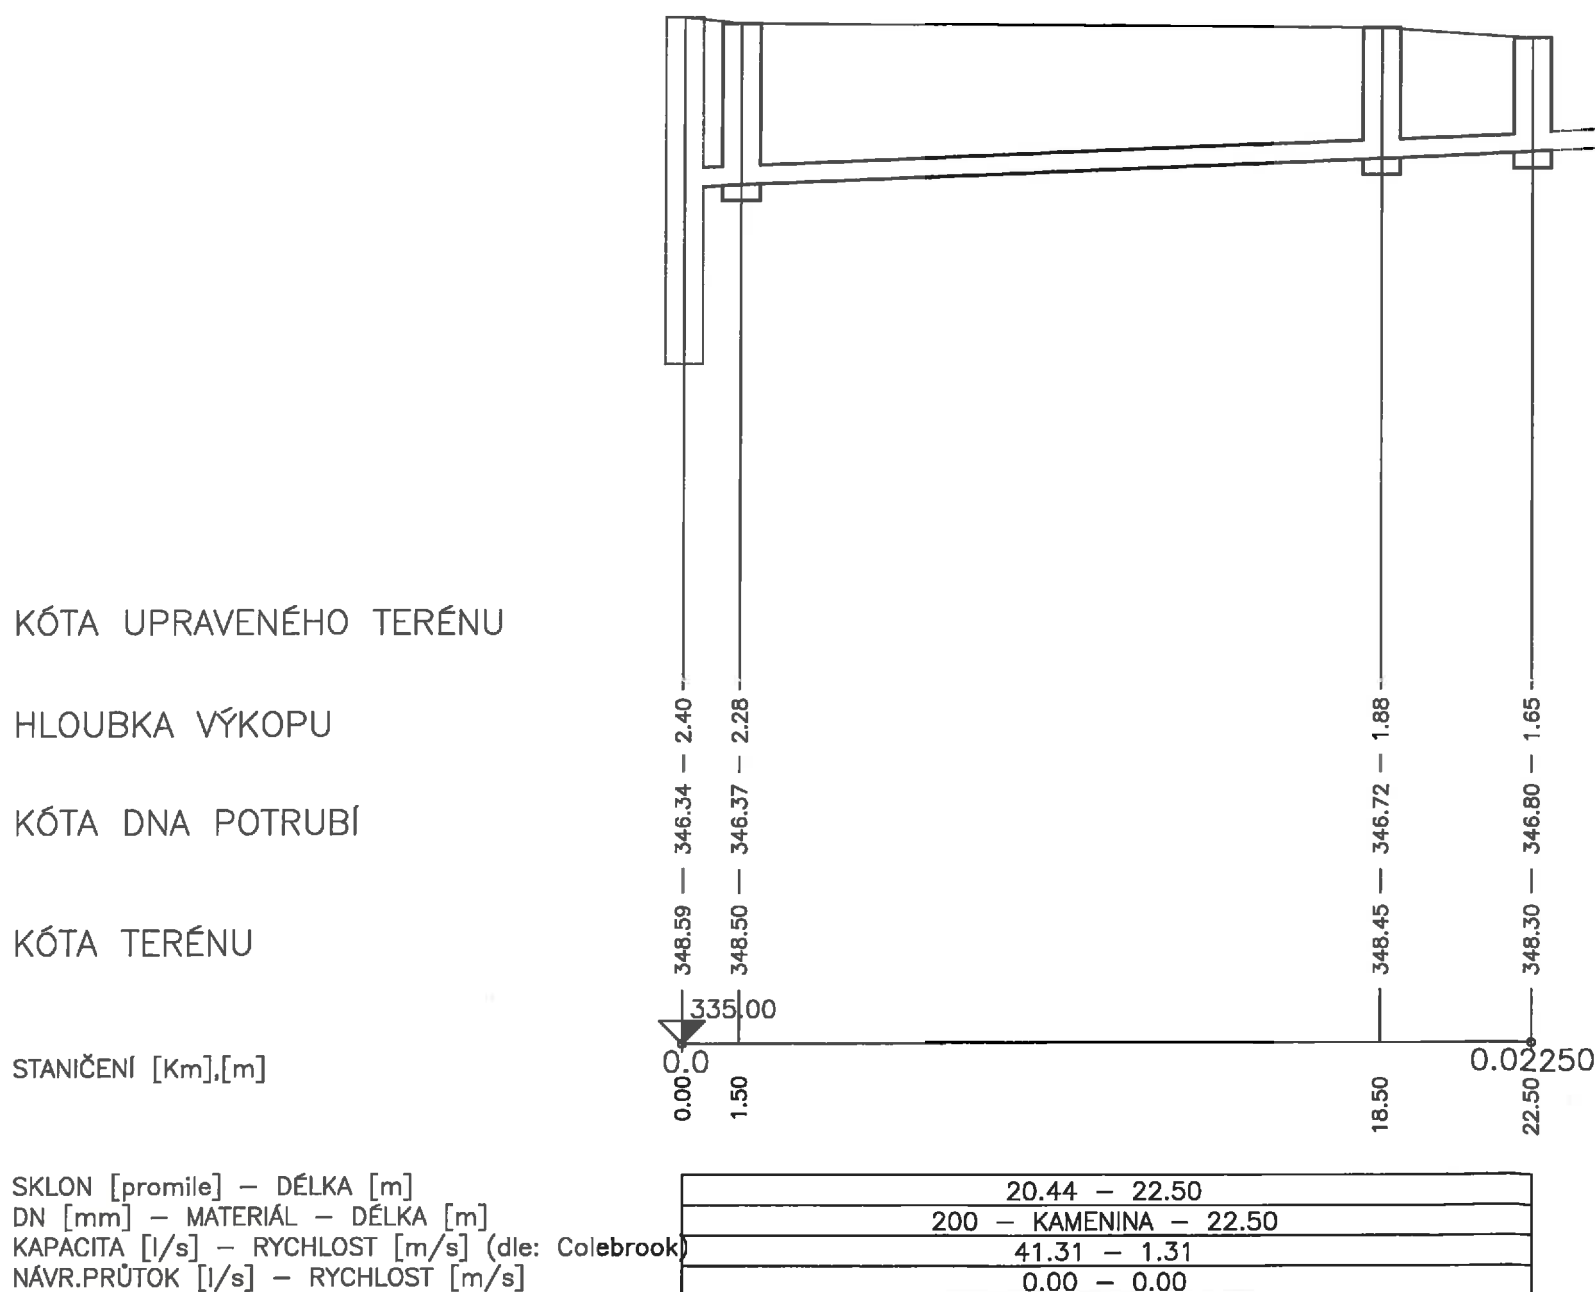

PROJEKTANT:	 <div style="display: inline-block; vertical-align: middle; margin-left: 10px;"> SNOWPLAN, spol. s r.o. VALDŠTEJNSKÁ 7, 514 01 JILEMNICE TEL.: +420 484 845 571 GSM: +420 734 780 430 info@snowplan.cz, www.snowplan.cz </div>		
ZAKÁZKA č.:	HLAVNÍ INŽENÝR PROJEKTU: ING. PETR KOŘÍNEK	VYPRACOVAL : KOLEKTIV	
	ZODPOVĚDNÝ PROJEKTANT: ING. TOMÁŠ RUCKENSTEINER	KONTROLOVAL: ING. PETR KOŘÍNEK	
<div style="display: flex; justify-content: space-between;"> <div style="width: 15%;"> AKCE: </div> <div style="width: 85%; text-align: center;"> <h2 style="margin: 0;">LIBEREC, PROBOŠTSKÁ UL.</h2> <h3 style="margin: 0;">-ODKANALIZOVÁNÍ OBJEKTŮ č.p. 267 a č.p. 268</h3> </div> </div>			
OBJEKT: - KANALIZAČNÍ PŘÍPOJKA "1"	STUPEŇ: DUR, DSP	<div style="display: flex; align-items: center;"> <div style="writing-mode: vertical-rl; transform: rotate(180deg); font-size: small; margin-right: 5px;">ČÍSLO VÝKRESU</div>  </div>	
	DATUM: DUBEN 2016		
PŘÍLOHA: PODÉLNÝ PROFIL	ČÍSLO PŘÍLOHY: <div style="font-size: 2em; font-weight: bold; text-align: center;">D.1.5</div>	MĚŘÍTKO: <div style="font-size: 1.5em; text-align: center;">1:200/100</div>	

DOLOŽENO 8.11.2016


LEGENDA

- SPLAŠKOVÉ KANALIZAČNÍ PŘÍPOJKY—GRAVITAČNÍ
- KANALIZAČNÍ VÝTLAK
- - - PŘÍP. ELEKTRO PRO ČSOV
- . - . STAVEBNÍ PRUH
- X KÁCENÍ NÁLETOVÝCH DŘEVIN
- 45,00 — KOTY TRASY NAVRŽENÝCH POTRUBÍ OD VZROSTLÝCH STROMŮ



LEGENDA INŽENÝRSKÝCH SÍTÍ

- - - VODOVOD — PITNÁ VODA
- - - KANALIZACE — JEDNOTNÁ
- - - PLYNOVOD — NTL
- - - PLYNOVOD — STL
- - - PLYNOVOD — VTL
- - - SILOVÉ VEDENÍ NN — NADZEMNÍ
- - - SILOVÉ VEDENÍ VN — NADZEMNÍ
- - - SILOVÉ VEDENÍ VVN — NADZEMNÍ
- - - SILOVÉ VEDENÍ NN — PODZEMNÍ
- - - SILOVÉ VEDENÍ VN — PODZEMNÍ
- - - SILOVÉ VEDENÍ VVN — PODZEMNÍ
- - - SDĚLOVACÍ VEDENÍ — NADZEMNÍ
- - - SDĚLOVACÍ VEDENÍ — PODZEMNÍ
- - - VEŘEJNÉ OSVĚTLENÍ — NADZEMNÍ
- - - VEŘEJNÉ OSVĚTLENÍ — PODZEMNÍ

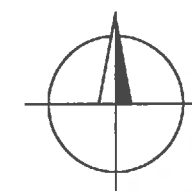Stavobní úřad v Liberci
OVĚŘENO
10.11.2016
č. j.: 141303/16-Pz



ZMĚNA 10/2016

PROJEKTANT:		 SNOWPLAN, spol. s r.o. VALDŠTEJNSKÁ 7, 514 01 JILEMNICE TEL.: +420 484 845 571 GSM: +420 734 780 430 info@snowplan.cz, www.snowplan.cz	
ZAKÁZKA č.:	HLAVNÍ INŽENÝR PROJEKTU:	VYPRACOVAL :	
	ING. PETR KOŘÍNEK	KOLEKTIV	
	ZODPOVĚDNÝ PROJEKTANT:	KONTROLOVAL:	
	ING. TOMÁŠ RUCKENSTEINER	ING. PETR KOŘÍNEK	
AKCE: LIBEREC, PROBOŠTSKÁ UL. -ODKANALIZOVÁNÍ OBJEKTŮ č.p. 267 a č.p. 268			
OBJEKT:	- SPLAŠKOVÉ KANALIZAČNÍ PŘÍPOJKY - ČSOV - KANALIZAČNÍ VÝTLAK	STUPEŇ:	ČÍSLO VÝTIKU:
		DUR, DSP	
		DATUM:	
		ŘÍJEN 2016	
PŘÍLOHA:	CELKOVÁ SITUACE	ČÍSLO PŘÍLOHY:	MĚRÍTKO:
		D.1.2	1:250

