



LEGENDA VIZ. VÝKRES č. 04

ZODP. PROJEKTANT:				VYPRACOVAL:		KRESL:		KONTROLOVAL:	
REMÍŠ JIŘÍ				HAVLÍK Stanislav		HAVLÍK Stanislav		HOŠEK Jan	
INVESTOR: STATUTÁRNÍ MĚSTO LIBEREC, NÁM. DŘEBENĚŠE 1, LIBEREC									
MÍSTO: PROBOŠTSKÁ 829/1, LIBEREC III - JEŘÁB, P.P.Č. 1636, K.Ú. LIBEREC									
Část: D.1.4.b - TECHNIKA PROSTŘEDÍ STAVEB - PLYNOVÉ VYTÁPĚNÍ									
D.1.4.e - TECHNIKA PROSTŘEDÍ STAVEB - VZDUCHOTECHNIKA									
STAVBA:									
SOCIA LNÍ BYDLENÍ MĚSTA LIBERCE									
PROJEKTOVÁ PŘÍPRAVA BYTOVÝ DŮM C									
PŮDORYS 1.PP - ROZVODY ÚT A VZT									
MĚŘÍTKO: 1:50									
ČÍS. VÝKRESU: 01									

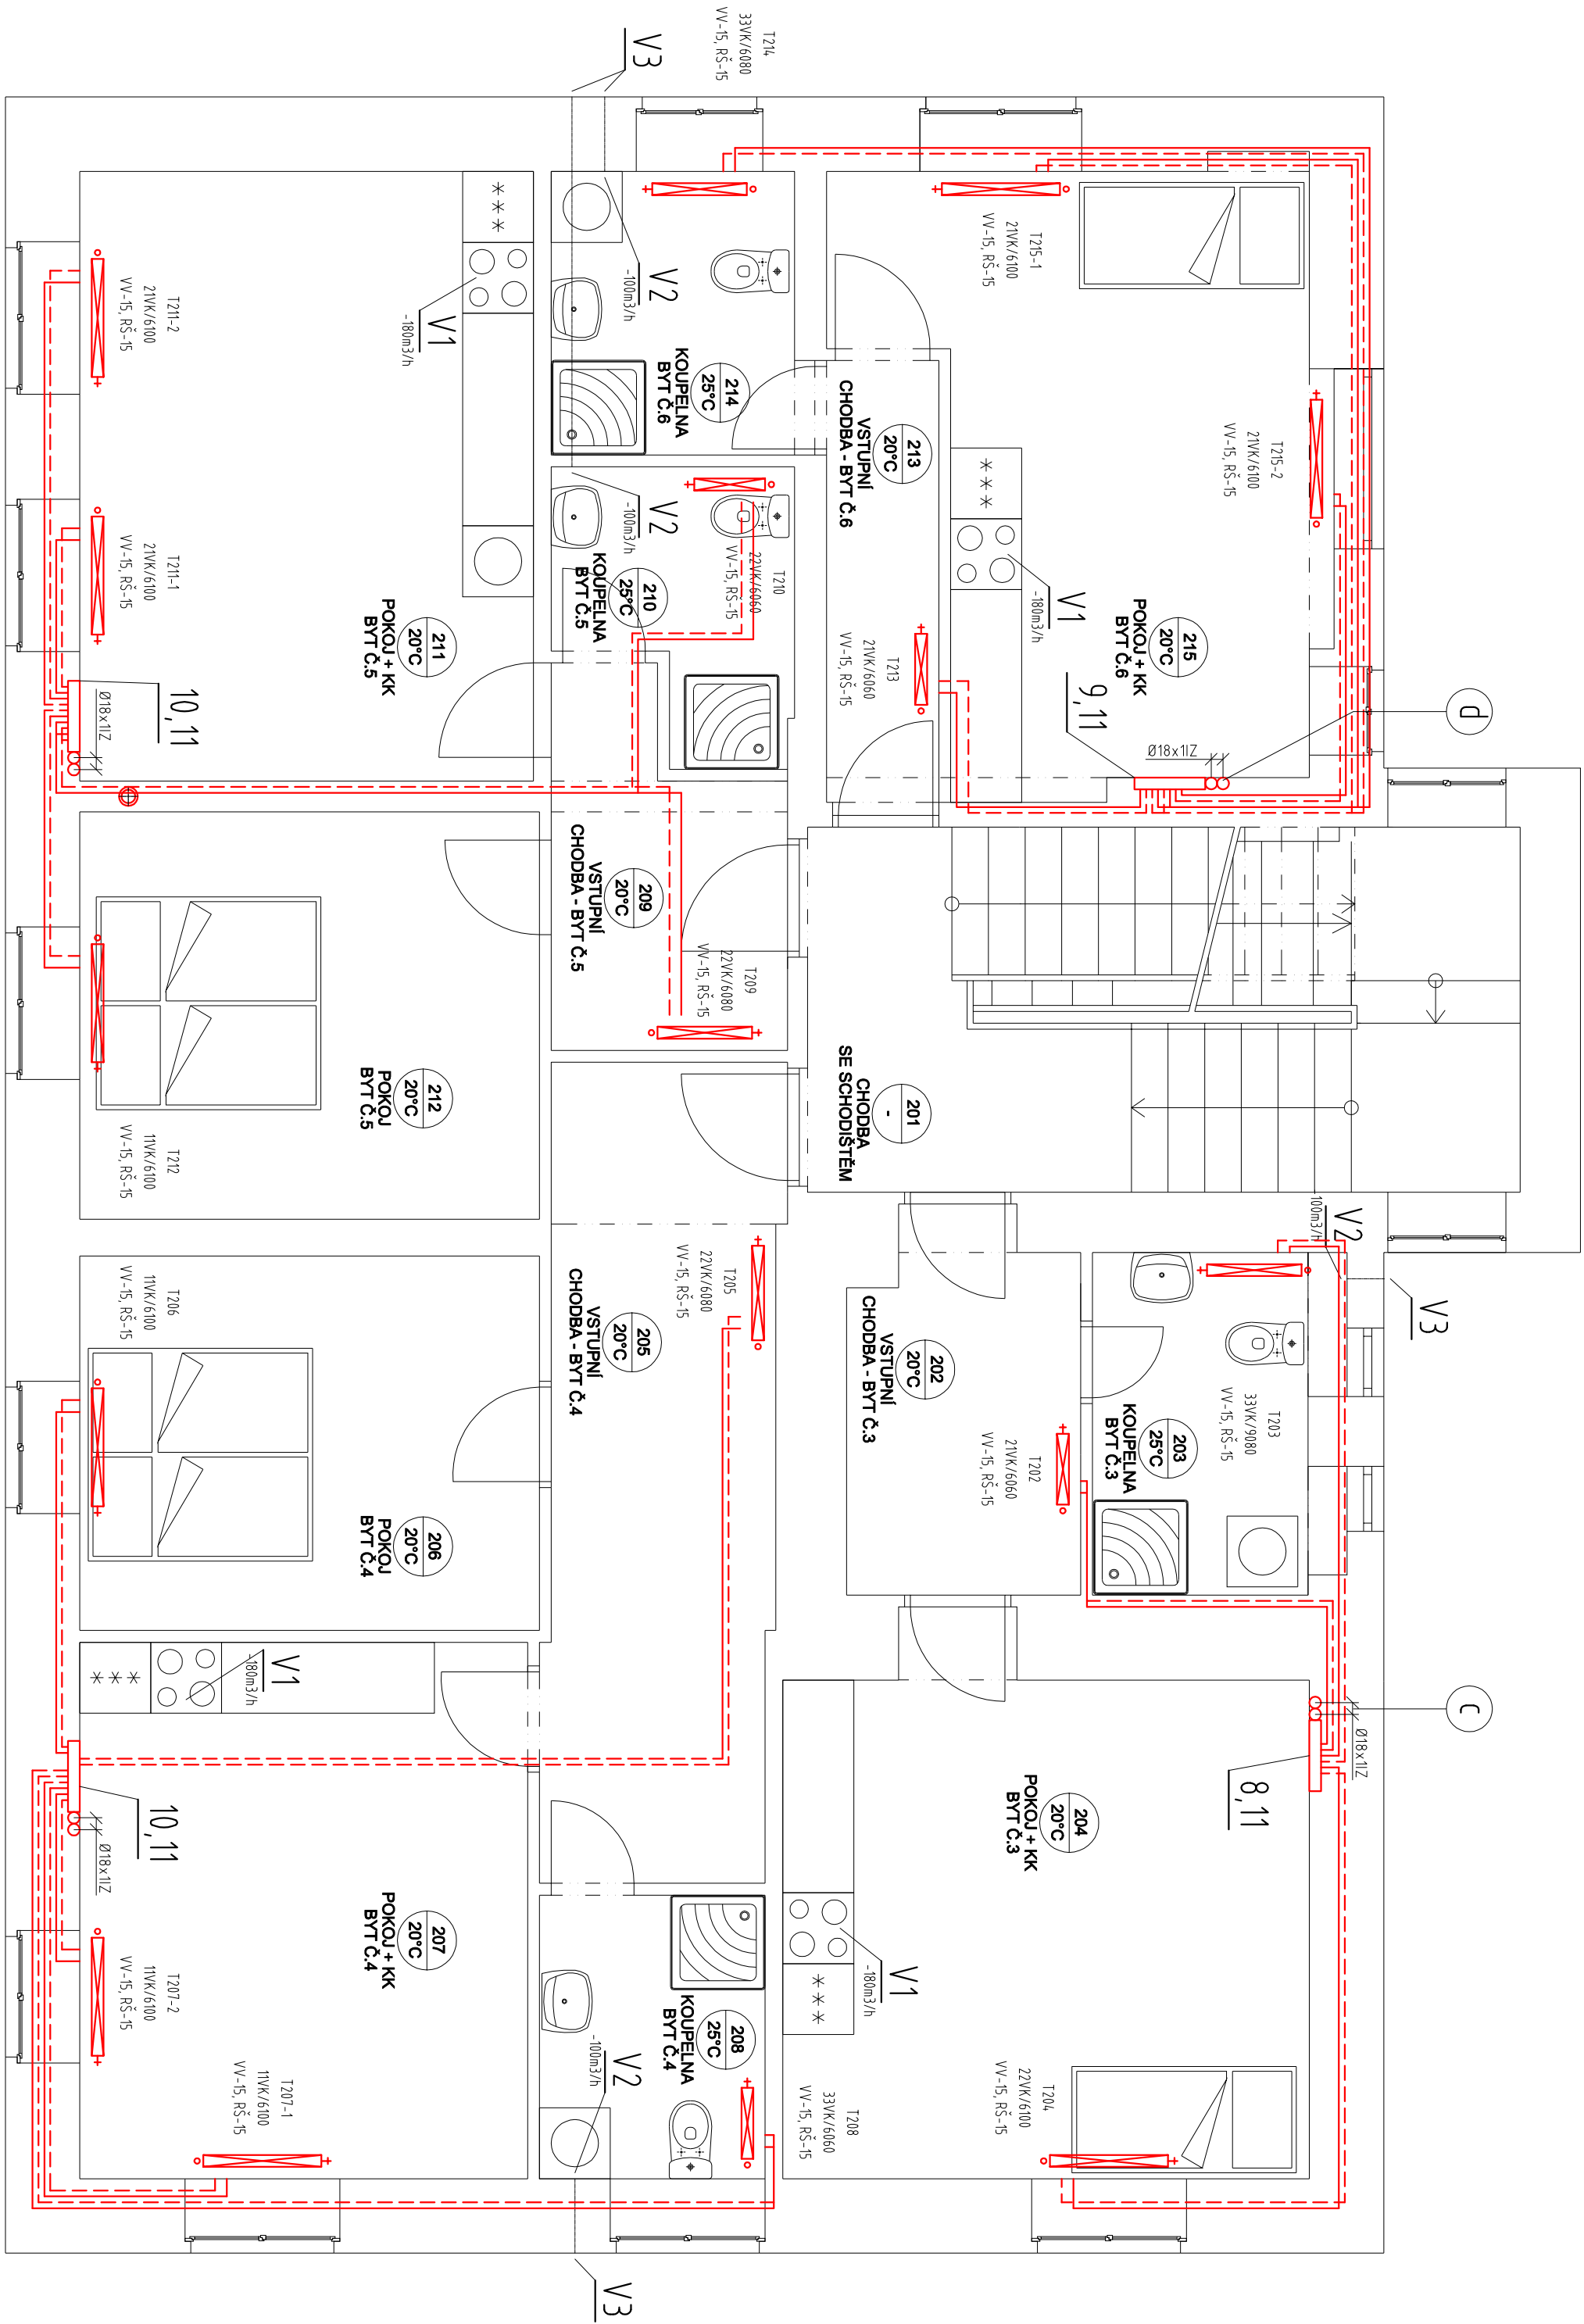



LEGENDA VIZ. VÝKRES č. 04

ZODP. PROJEKTANT:		VYPRACOVAL:		KRESLIL:		KONTROLOVAL:	
REMÍŠ JIŘÍ		HAVLÍK Stanislav		HAVLÍK Stanislav		HOŠEK Jan	
INVESTOR: STATUTÁRNÍ MĚSTO LIBEREC, NÁM. DŘEBENĚŠE 1, LIBEREC							
MÍSTO: PROBOŠŤSKÁ 828/1, LIBEREC III - JEŠÁB, P.P.Č. 1636, K.Ú. LIBEREC							
Část: D.1.4.b - TECHNIKA PROSTŘEDÍ STAVEB - PLŮVNOVÉ VYTÁPĚNÍ							
D.1.4.e - TECHNIKA PROSTŘEDÍ STAVEB - VZDUCHOTECHNIKA							
STAVBA:							
SOCÁLNÍ BYDLENÍ MĚSTA LIBERCE							
PROJEKTOVÁ PŘÍPRAVA BYTOVÝ DŮM C							
PŮDORYS 1.NP - ROZVODY ÚT A VZT							
JANA HAVLÍKOVÁ							
UŽKÁ 133/23, RUMBURK							
tel.: 732 174 554							
e-mail: dunik@centrum.cz							
FORMÁT:							
6x44							
DATUM:							
10/2017							
ÚČEL:							
PD							
ČÍS. ZÁKAZU:							
PD17404							
MĚŘÍTKO:							
1:50							
ČÍS. VÝKRESU:							
02							

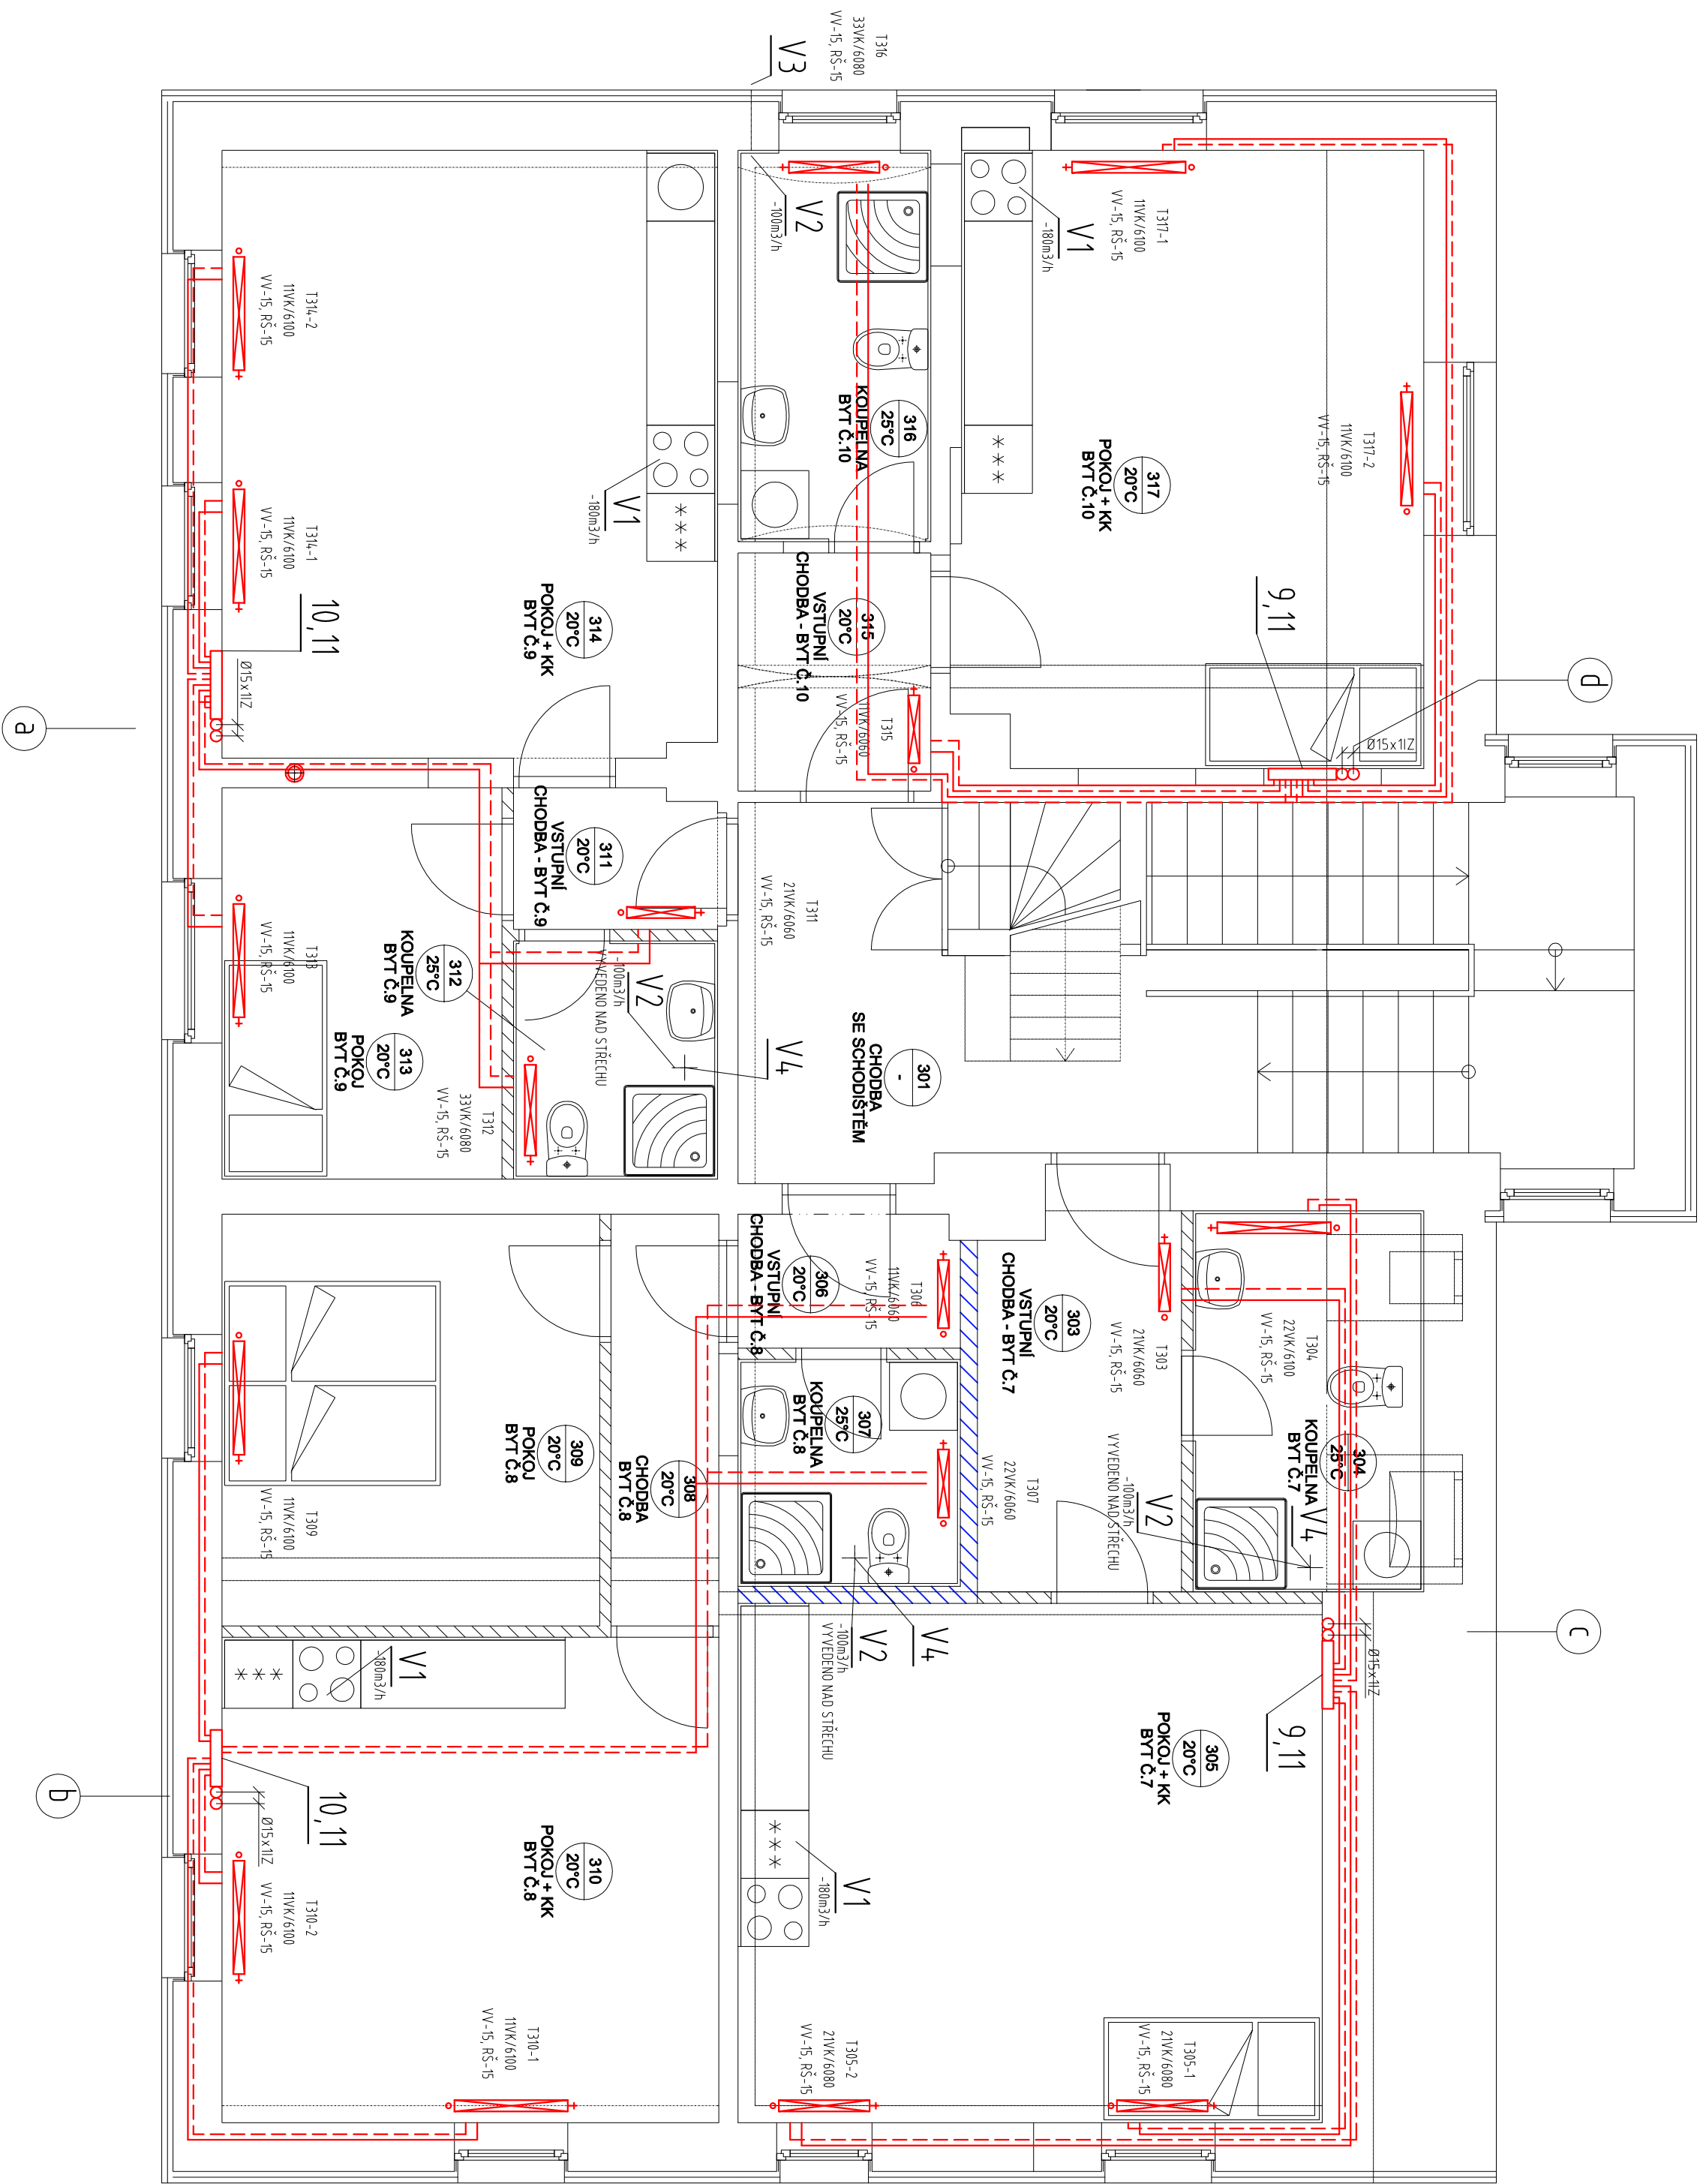

LEGENDA VIZ. VÝKRES č. 04

ZODP. PROJEKTANT:				VYPRACOVAL:		KRESLIL:		KONTROLOVAL:							
REMÍŠ JIŘÍ				HAVLÍK Stanislav		HAVLÍK Stanislav		HOŠEK Jan							
INVESTOR: STATUTÁRNÍ MĚSTO LIBEREC, NÁM. DŘEBENĚŠE 1, LIBEREC				MÍSTO: PROBOŠŤSKÁ 828/1, LIBEREC III - JEŘÁB, P.P.Č. 1636, K.Ú. LIBEREC		KRAJ: LIBERECKÝ		PROJEKCE ÚT A VZT JANA HAVLÍKOVÁ UŽKÁ 133/23, RUMBURK tel.: 732 174 554 e-mail: danik@centrum.cz							
Část: D.1.4.b - TECHNIKA PROSTŘEDÍ STAVEB - PLYNOVÉ VYTÁPĚNÍ				D.1.4.e - TECHNIKA PROSTŘEDÍ STAVEB - VZDUCHOTECHNIKA											
STAVBA:															
SOCÁLNÍ BYDLENÍ MĚSTA LIBERCE PROJEKTOVÁ PŘÍPRAVA BYTOVÝ DŮM C															
										FORMÁT:		8x44			
										DATUM:		10/2017			
										ÚČEL:		PD			
ČÍS. ZÁKAZNÍ:		PD17404													
MĚŘÍTKO:		1:50		ČÍS. VÝKRESU:		03									

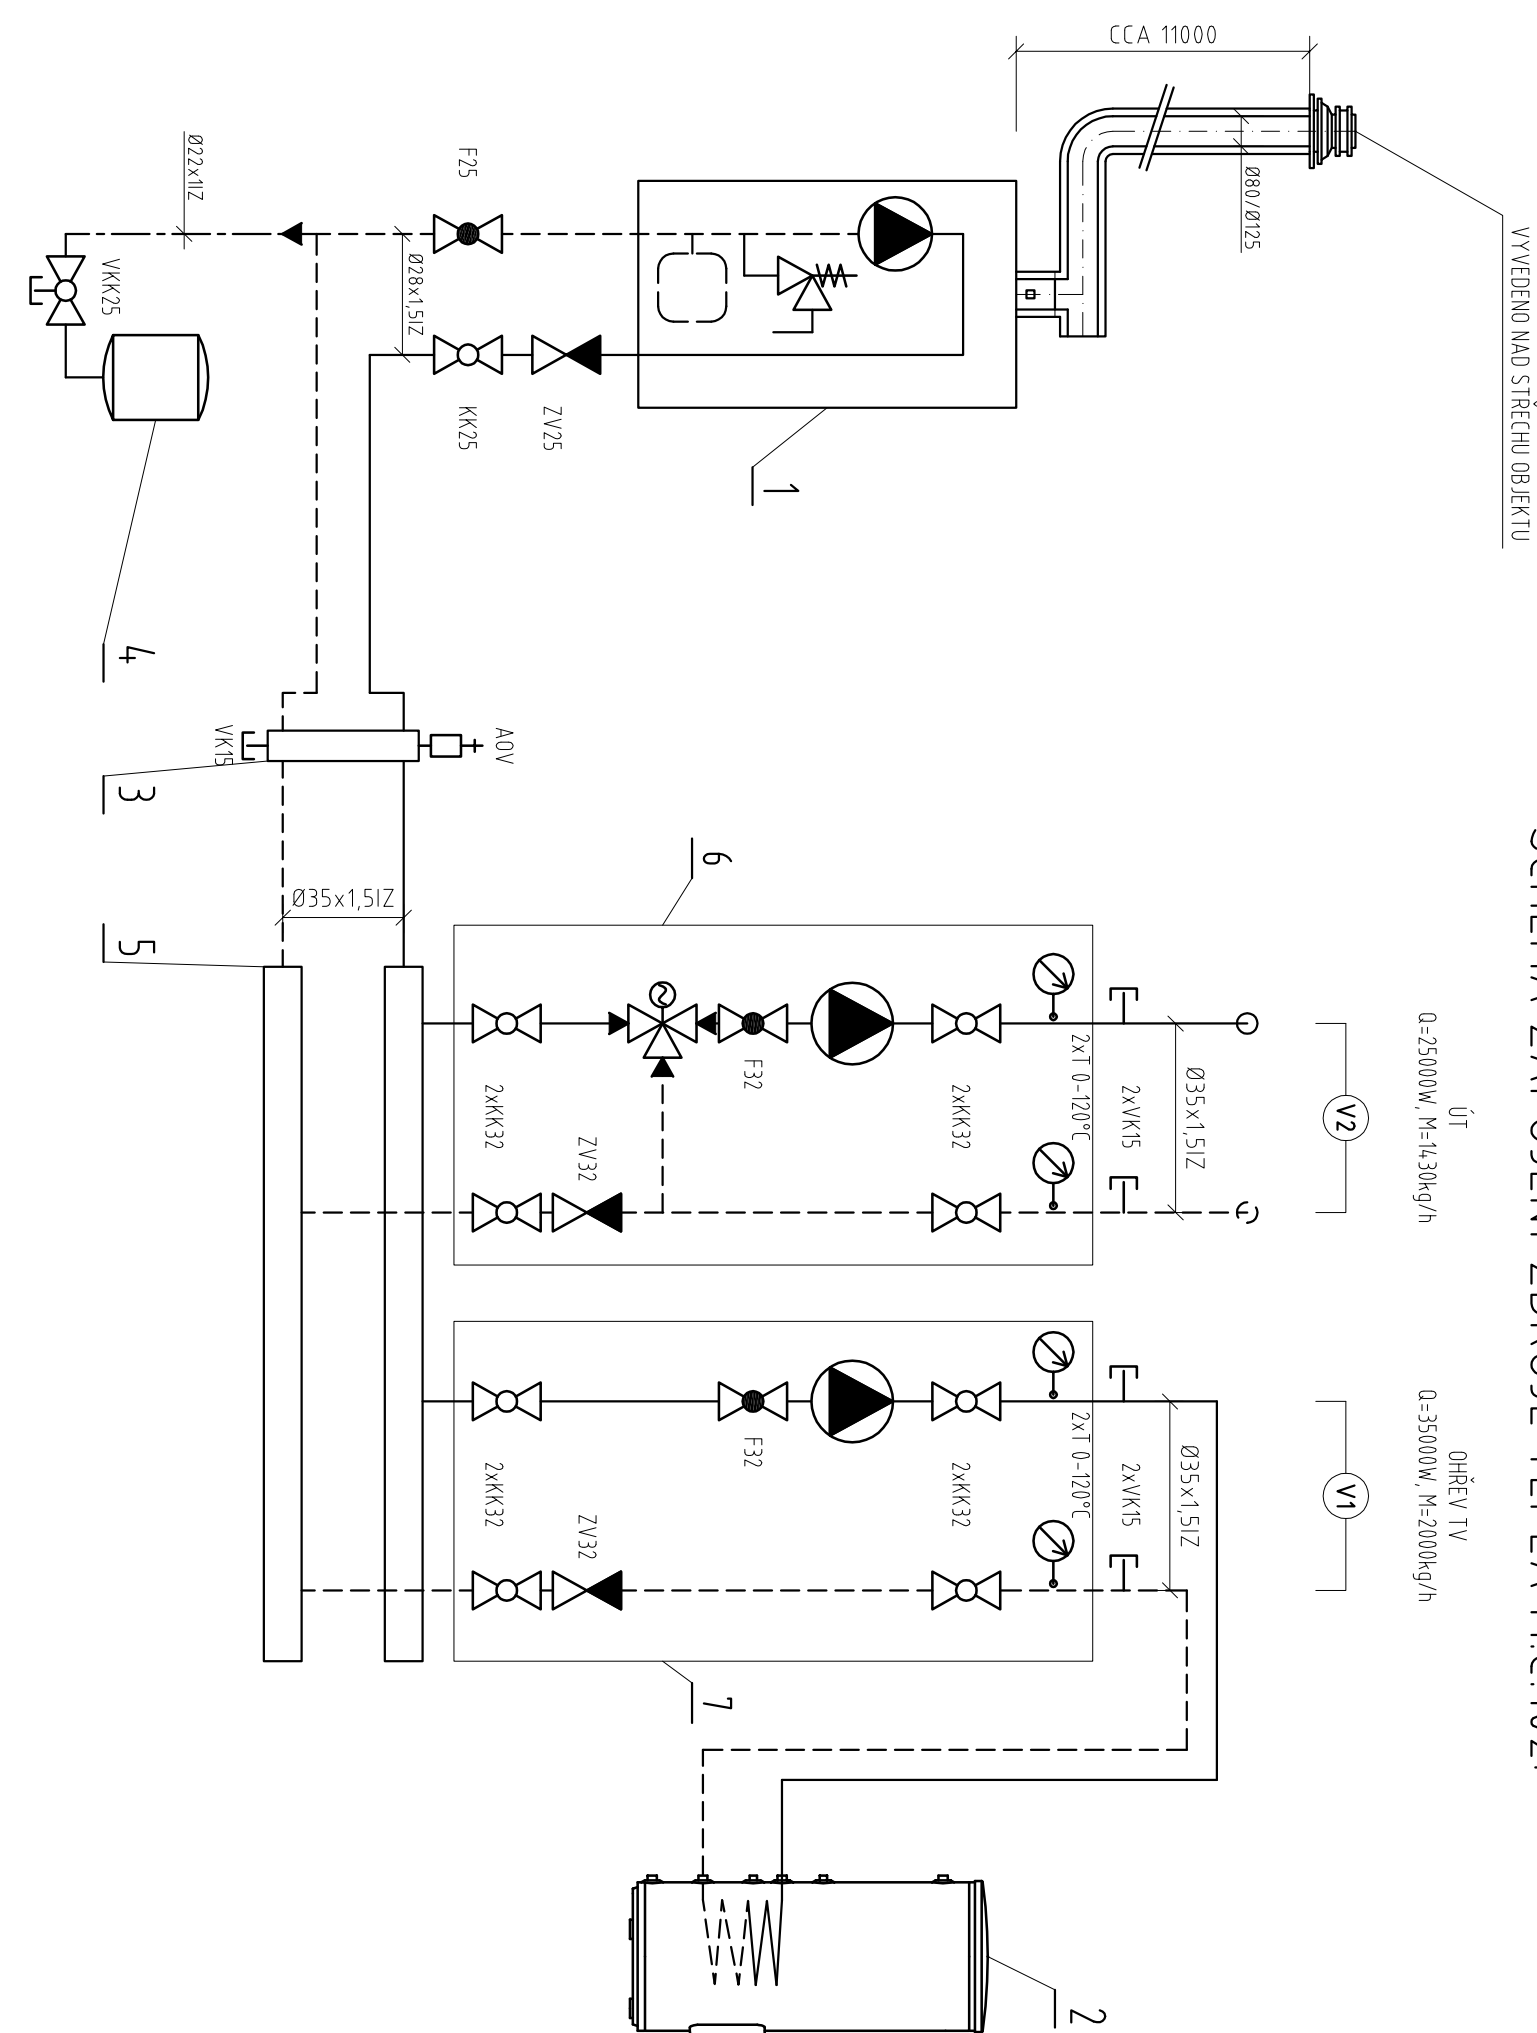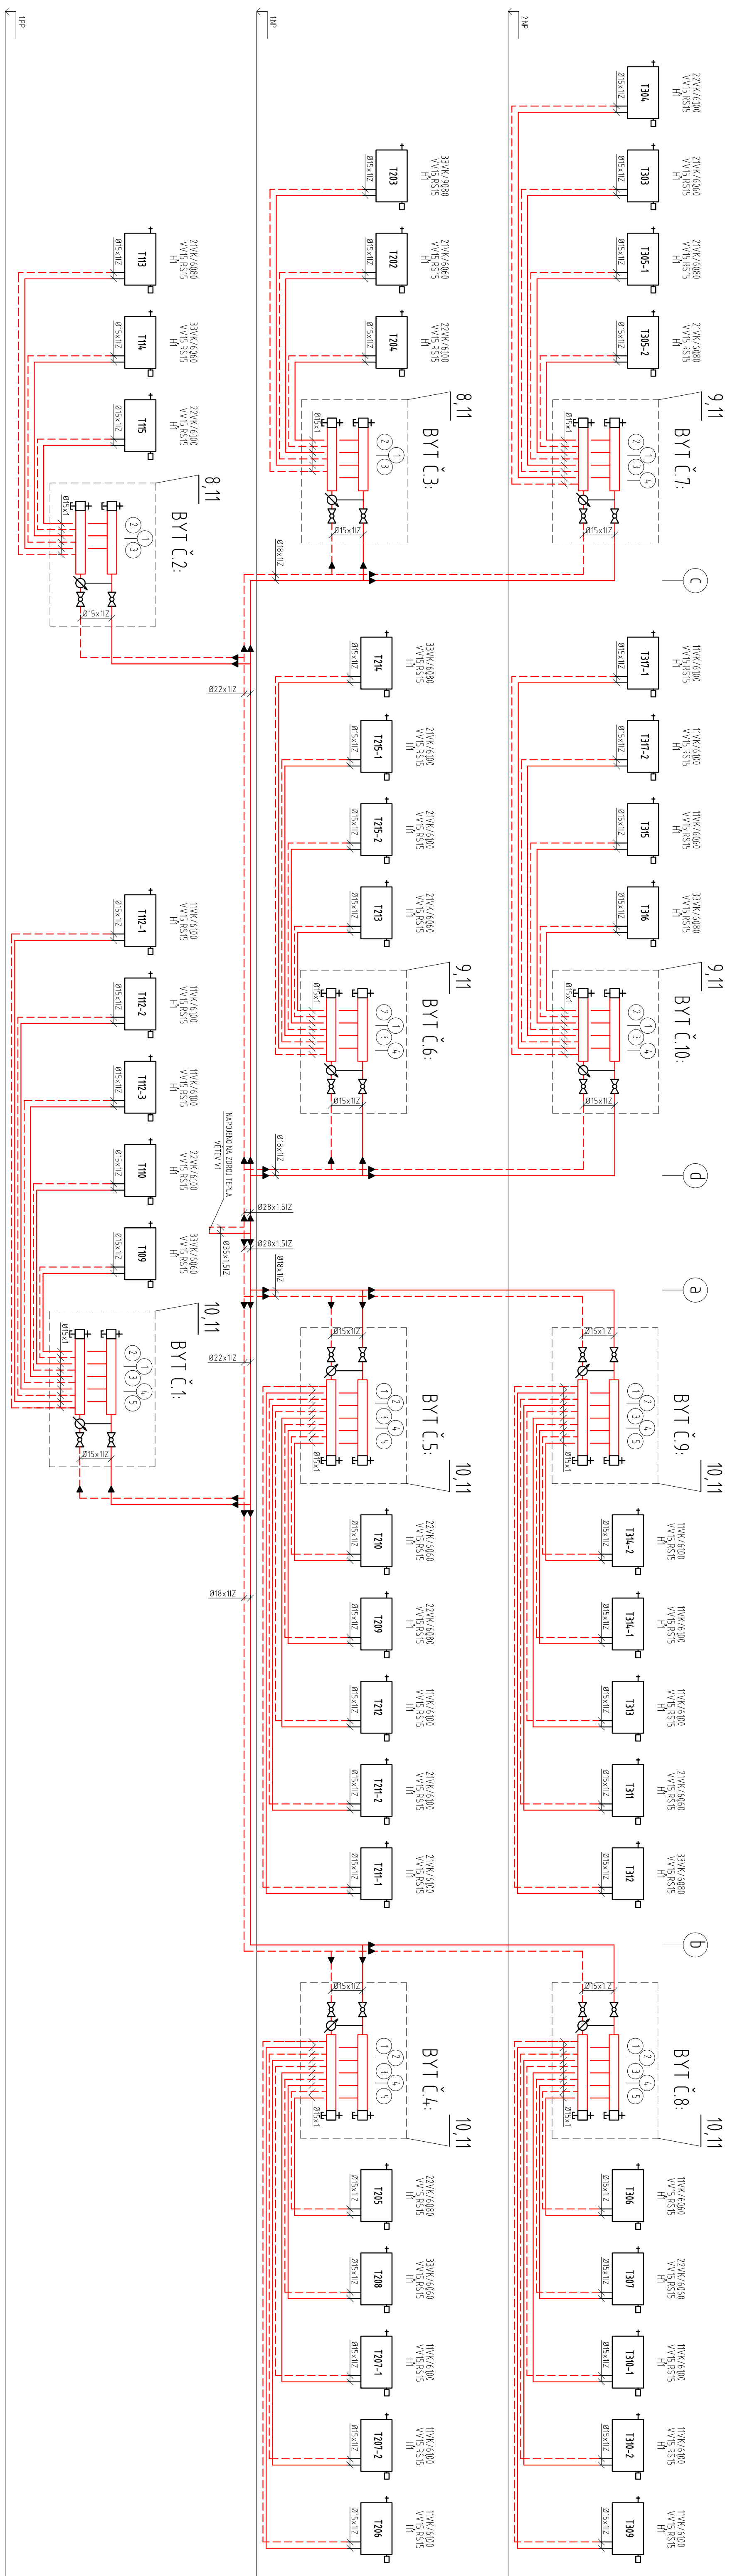BD PROBOŠTSKÁ 628/1, LIBEREC
SCHEMA ZAPOJENÍ ZDROJE TEPLA M.Č. 102

<p> PROJEKTOVÁ PRÍPRAVA BYTOVÝ DOM C SOCIÁLNI BYDLENÍ MĚSTA LIBERCE PROJEKTOVÁ PRÍPRAVA BYTOVÝ DOM C </p>	<p> PROJEKCE ÚT A VZT ÚZKÁ HÁVLAJKA ÚZKÁ HÁVLAJKA ÚZKÁ HÁVLAJKA e-mail: daniel@vism.cz </p>
--	--