


LEGENDA:

———— SPLAŠKOVÁ KANALIZACE – PŘIPOJOVACÍ POTRUBÍ (PPs)

U – UMYVADLO STÁVAJÍCÍ – BUDE ZACHOVÁNO

D – DŘEZ

LS – LABORATORNÍ STŮL S UMYVÁTKEM (DODÁVKA VYBAVENÍ!)

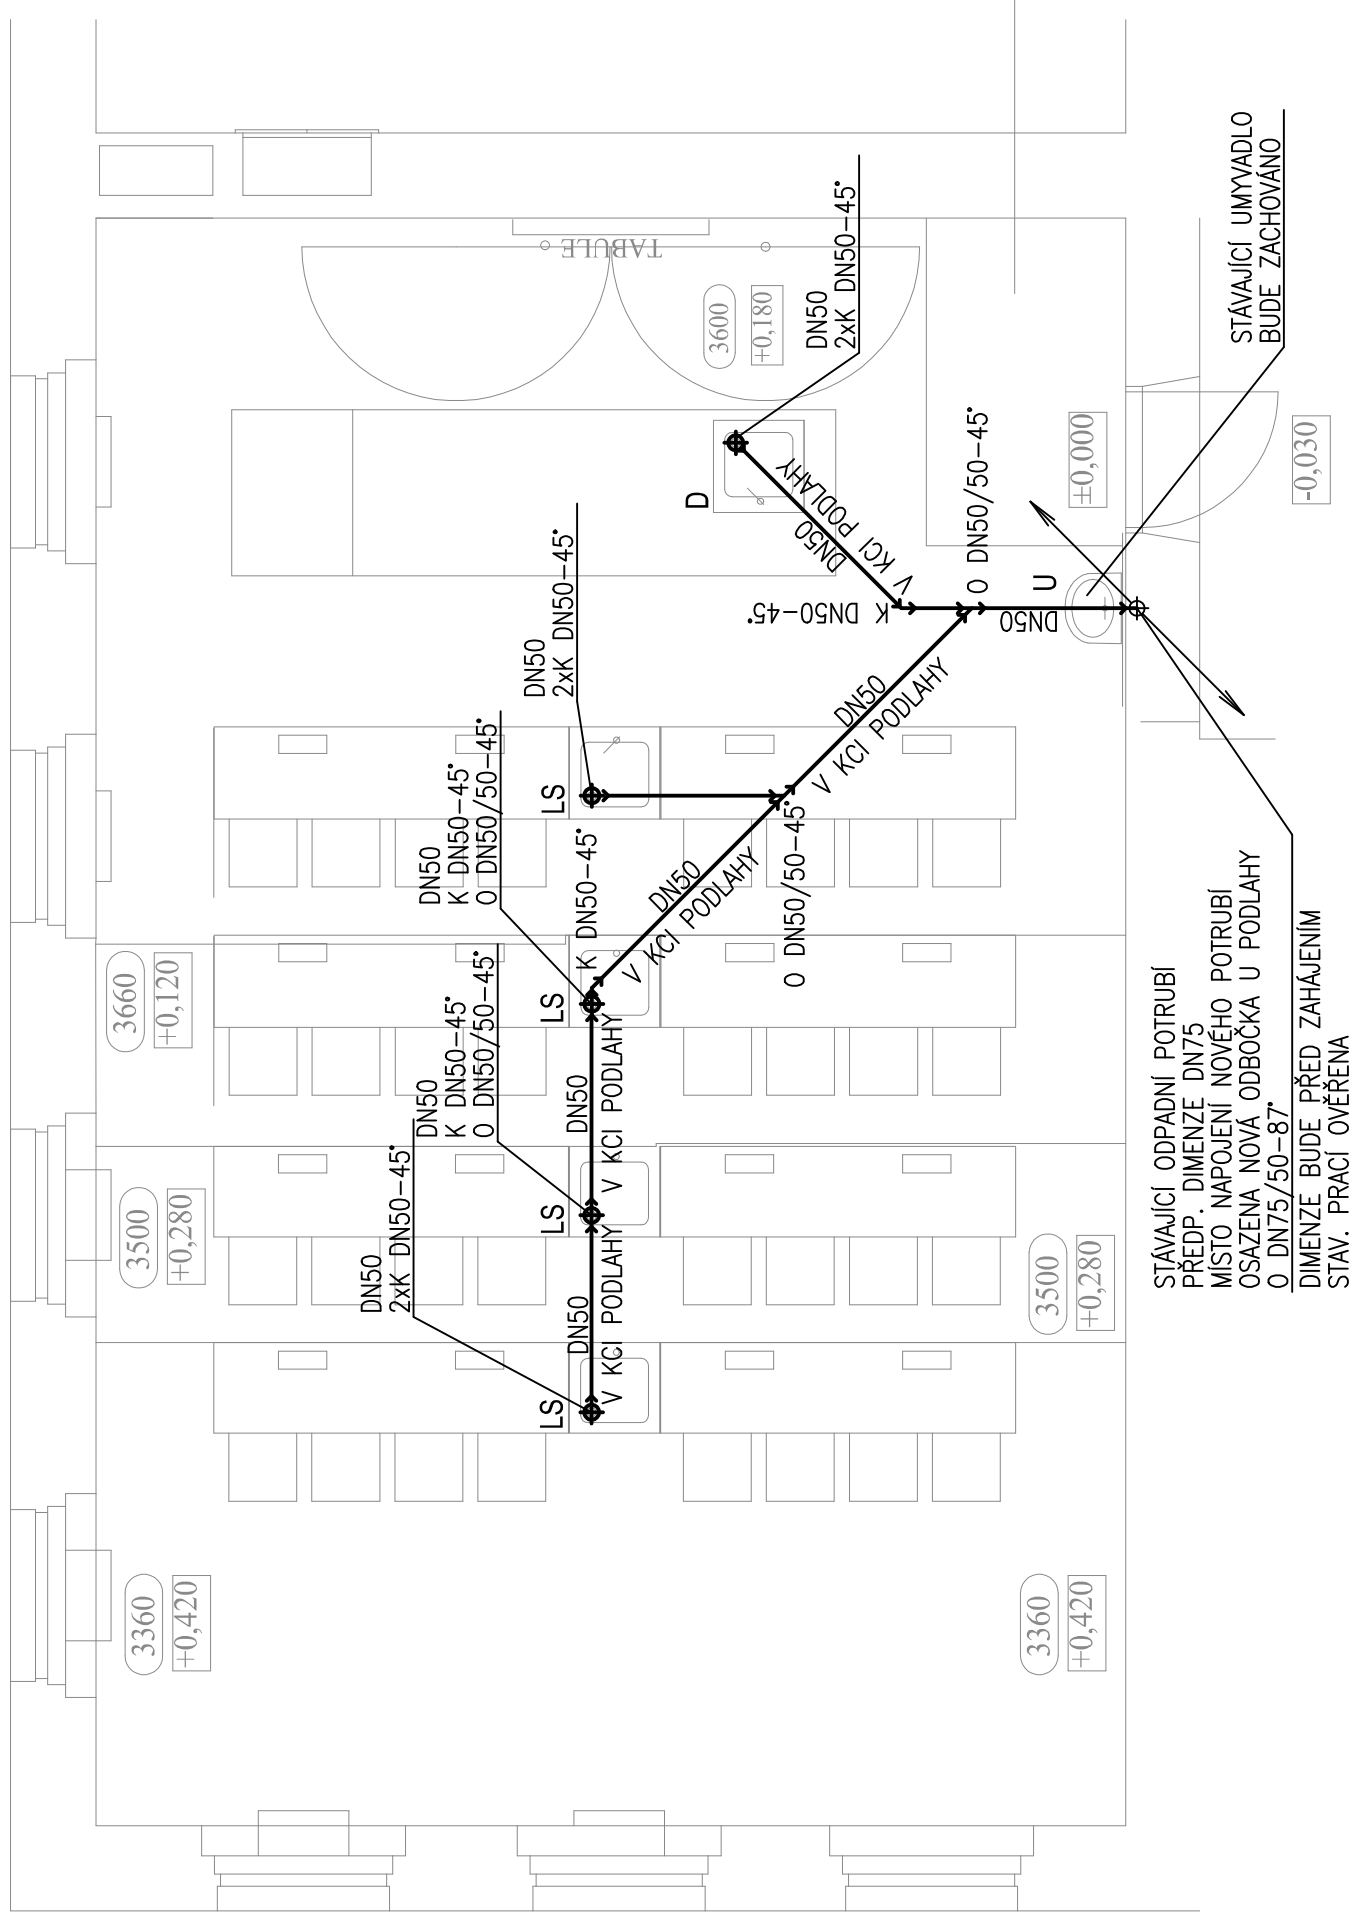

VED. PROJEKTU	PROJEKTANT	VYPRACOVAL	KONTROLOVAL	Ing. H. Hrochová, AO ČKAIT 0501210 email: hanka.hrochova@gmail.com tel: +420 777 001 352
ING. M. JON	ING. H. Hrochová	ING. H. Hrochová	ING. H. Hrochová	
INVESTOR	SM LIBEREC nám. Dr. E. Beneše 1/1, Liberec I, 460 01 st.p.č. 1139, k.ú. Liberec			
MÍSTO STAVBY	MODERNIZACE TŘÍDY CHEMIE A FYZIKY V OBJEKTU ZŠ OBLAČNÁ			DATUM 11/2016
				ÚČEL DSP
				MĚŘÍTKO 1:50
				Č. ZAKÁZKY ---
				Č. ARCHIVNÍ ---
	D.1.4. a - ZDRAVOTNĚ TECHNICKÉ INSTALACE			ČÍSLO PŘÍLOHY
PŮDORYS UČEBNY - KANALIZACE				D.1.4.a.b.1