




PŮDORYS 1:100

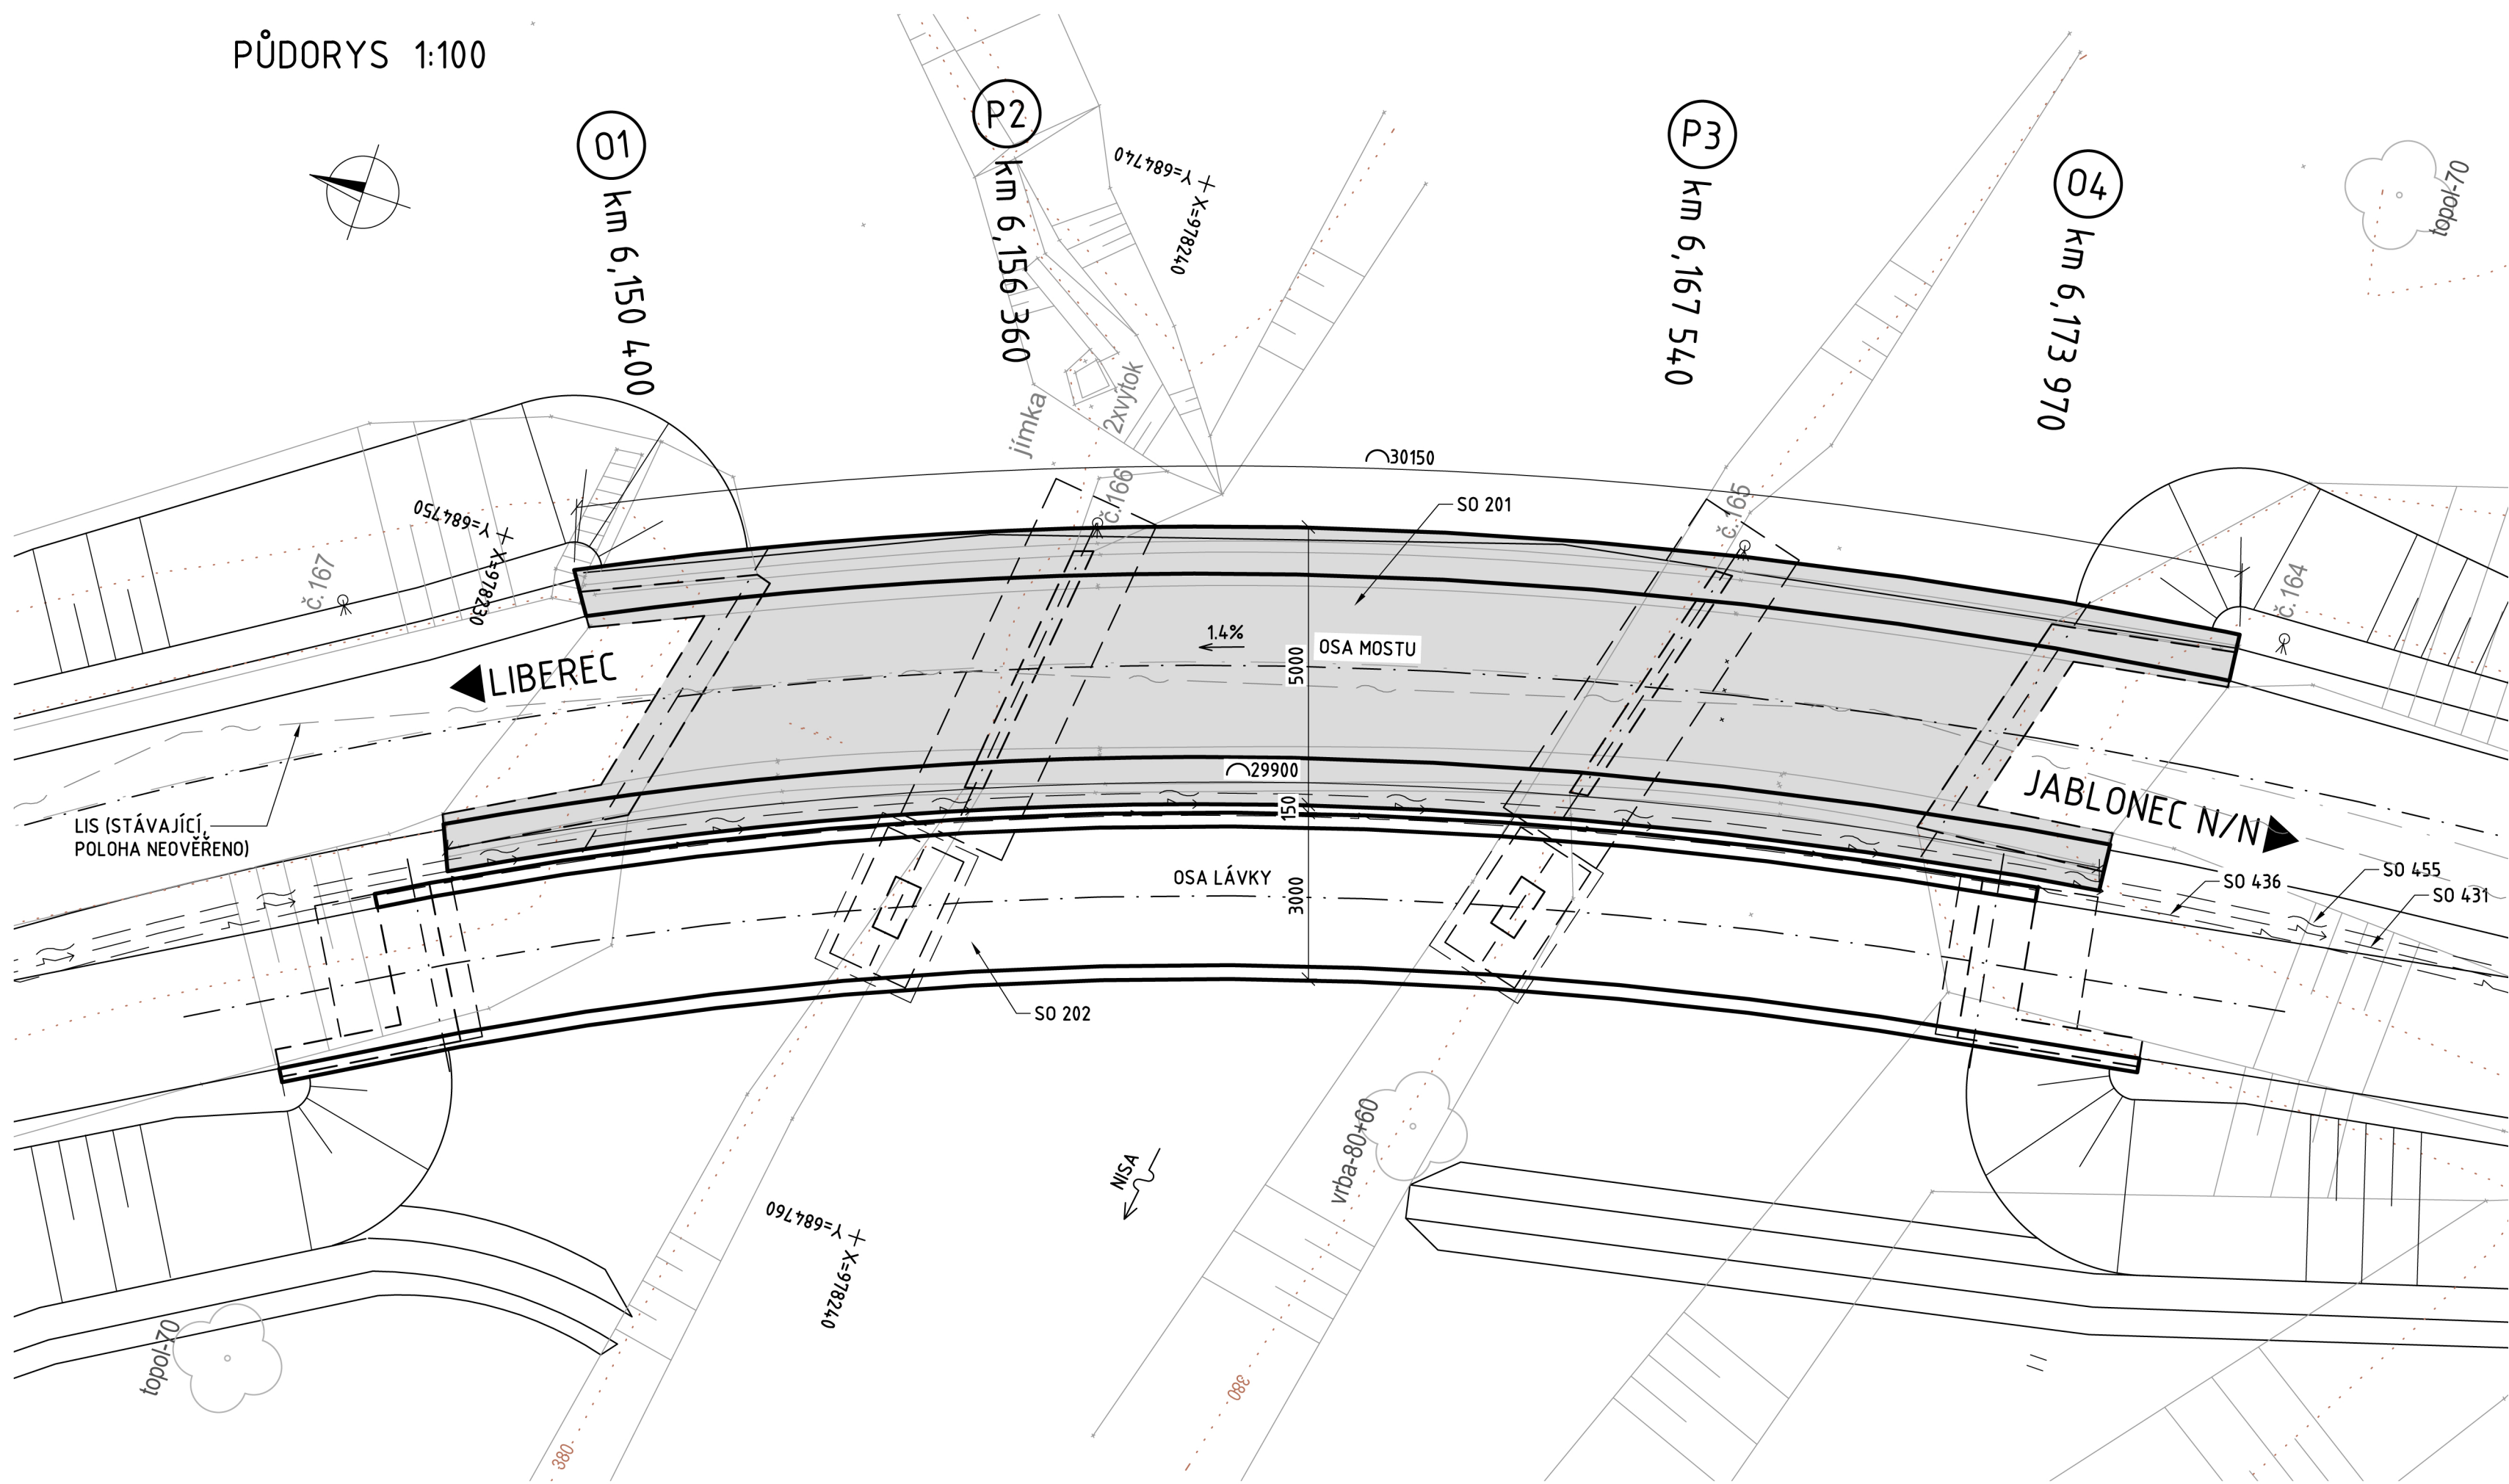

VZOROVÝ PŘÍČNÝ ŘEZ 1:50

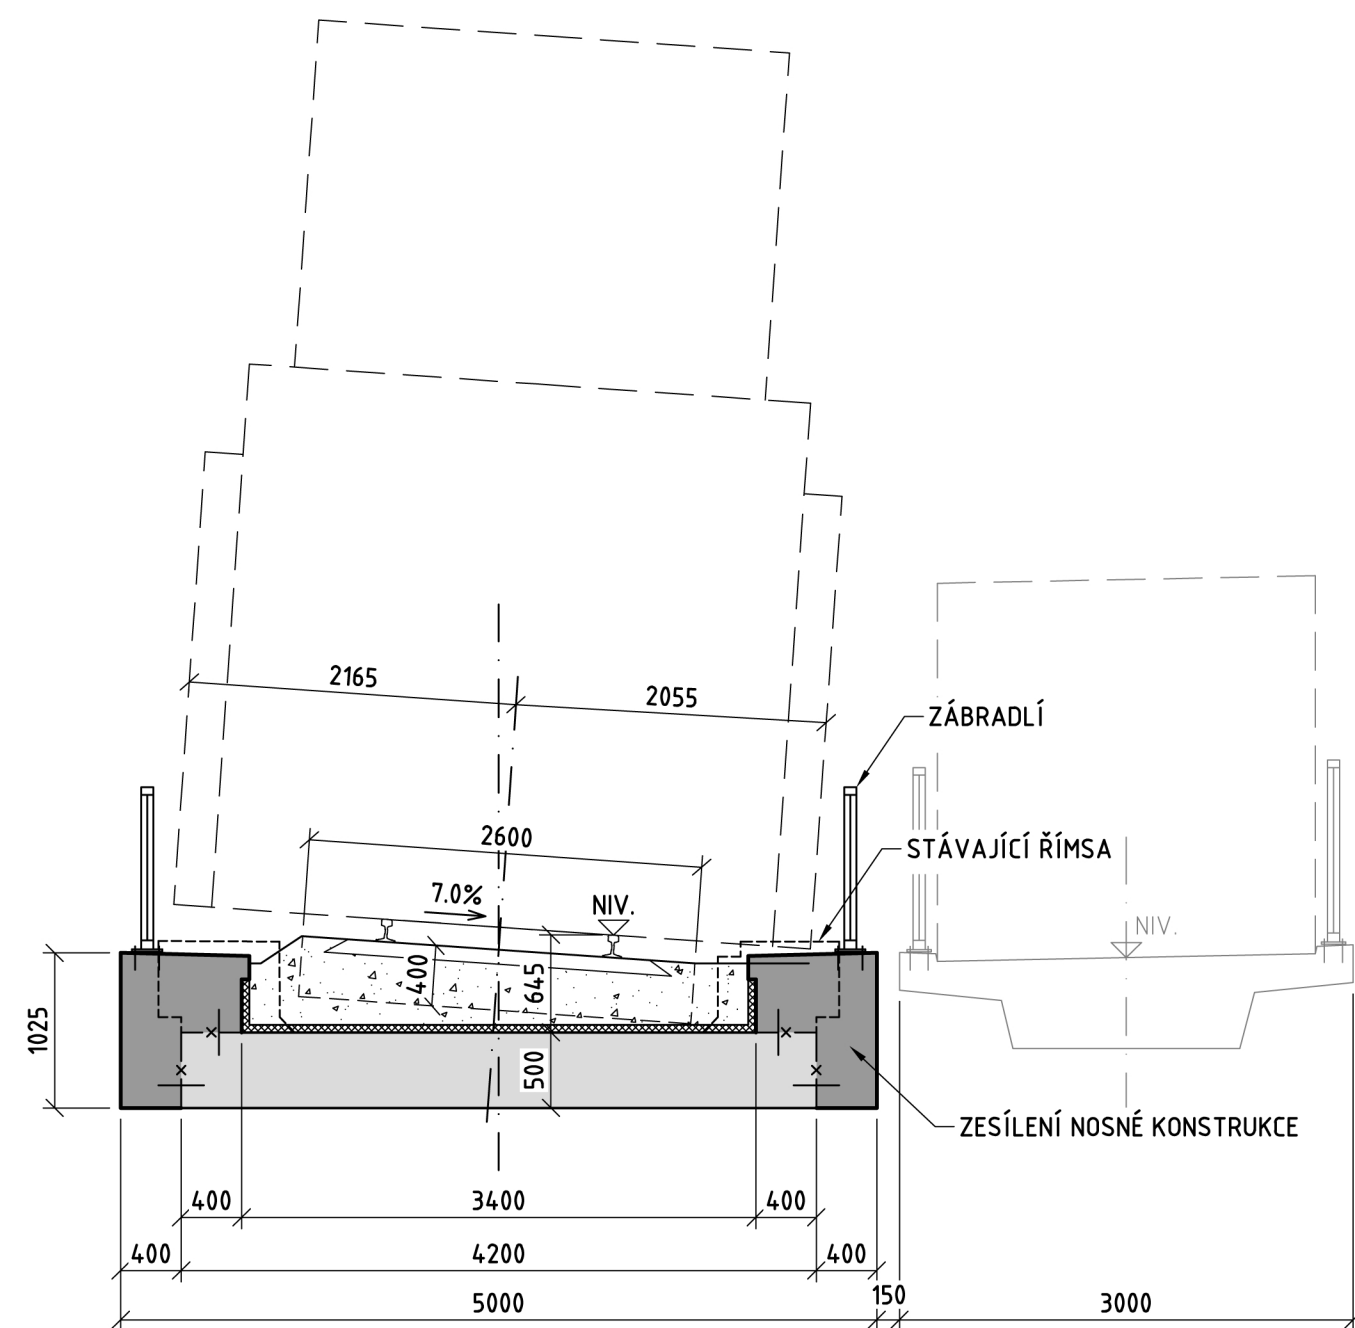

PODÉLNÝ ŘEZ 1:100

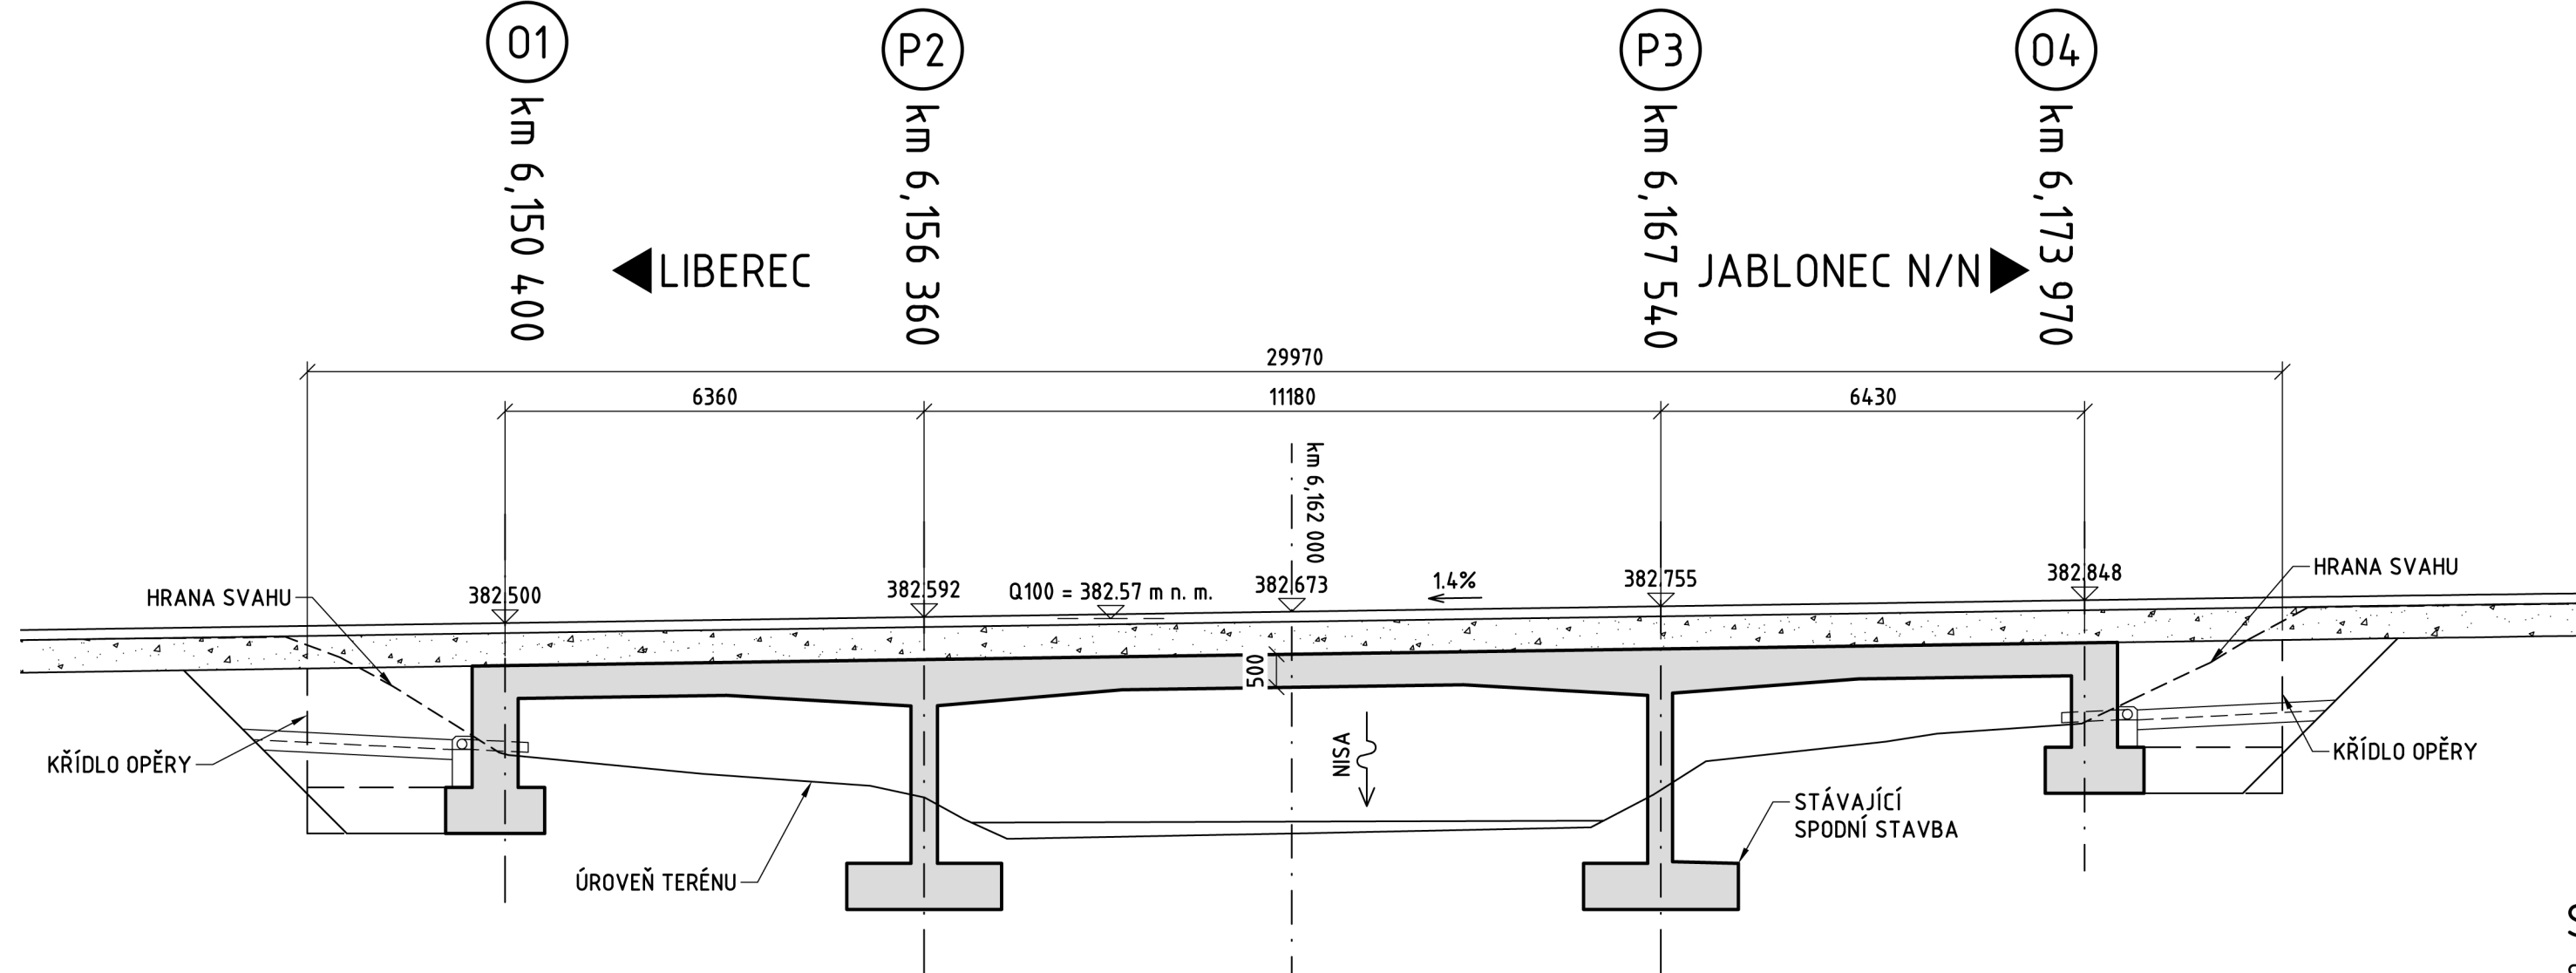

SOUVISEJÍCÍ OBJEKTY:

- SO 102 Úprava místních komunikací a chodníků v km 5,70 - 6,20
- SO 345 Vodovod PVC 225 v km 6,12
- SO 431 Osvětlení TT a zastávek MHD v úseku ZÚ - km 6,50
- SO 436 Silové napojení řadičů SSZ v úseku ZÚ - km 6,50
- SO 441.4 Přeložka venkovního vedení VO Vratislavice v km TT 6,10 - 6,42
- SO 455 Přeložka OK LIS, ZÚ - km 6,50
- SO 601 Rekonstrukce TT
- SO 611 Definitivní trolejové vedení
- SO 612 Trakční kabely
- SO 613 Zabezpečovací zařízení
- SO 801.1 Vegetační úpravy SMJ

Souřadnicový systém: S-JTSK
Výškový systém: B.p.v.

D.3 Mostní objekty

Objednatel:



**DOPRAVNÍ PODNIK MĚST
LIBERCE A JABLONCE NAD NISOU, a.s.**
Mrštíkova 3
461 71 Liberec III

Zhotovitel DÚR:



Valbek, spol. s r.o.
Vaňurova 505/17
460 02 Liberec 3



Zhotovitel:
Valbek, spol. s r.o.
Vaňurova 505/17
460 02 Liberec 3

Priloha
SO 201 REKONSTRUKCE MOSTU v km 6,16

REKONSTRUKCE ČTYŘ ÚSEKŮ
TRAMVAJOVÉ TRATI LIBEREC - JABLONEC N.N.
ÚSEK KYSELKA - PROSEČ N.N., ŠKOLA, ETAPA 3

201

Č. přílohy

Paré

Počet formátů

8x4

Měřítko

1:100, 50

Zak. číslo

15-LJ31-026

Datum

02/2017

Stupeň

DÚR

Tech. kontrola

ING. M. PEKÁR

Zodp. projektant

ING. J. JACHAN

Vypracoval

ING. M. SEDMÍK