


C.3.1 KOORDINAČNÍ SITUACE č. 1, M 1:500



LEGENDA:



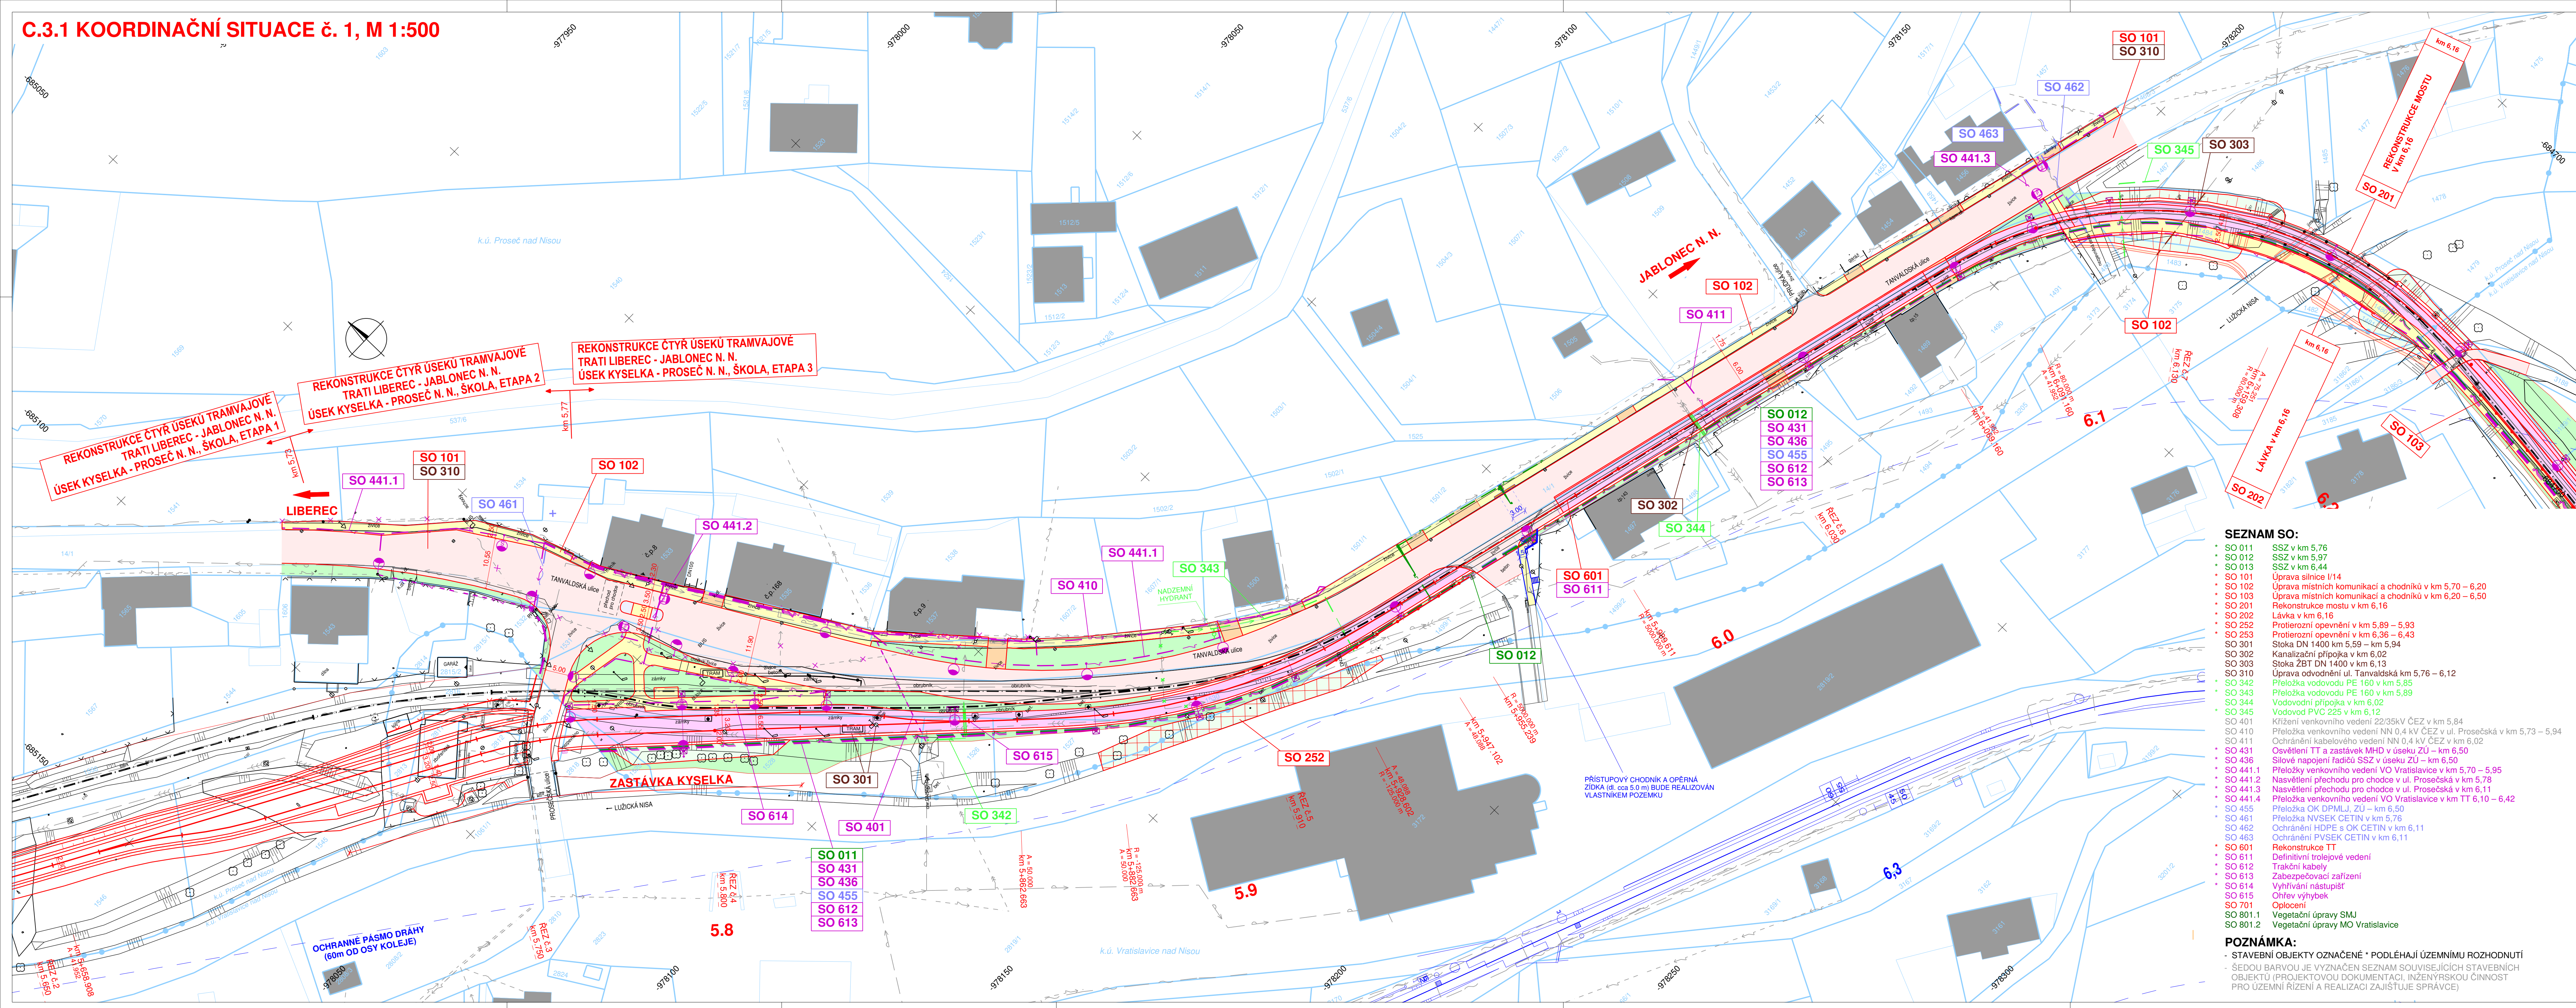








PLOCHY:

- | | |
|--|--------------------------|
| | TĚLOSO TRAMVAJOVÉ TRATĚ |
| | VOZOVKA - ASFALTOVÝ KRYT |
| | VOZOVKA - DLAŽBA |
| | CHODNÍKY |
| | VJEZDY |
| | SVAHY NÁSPY |
| | SVAHY VÝKOPU |
| | VEGETAČNÍ ÚPRAVY |

STÁVAJÍCÍ IS - INFORMATIVNÍ ZÁKRES:

- | | |
|---|---------------------------|
| → | VODOVOD |
| → | KANALIZACE |
| → | PODZEMNÍ VEDENÍ VN |
| → | PODZEMNÍ VEDENÍ NN |
| → | PODZEMNÍ VEDENÍ NN - VO |
| → | NADZEMNÍ VEDENÍ VN |
| → | NADZEMNÍ VEDENÍ NN |
| → | NADZEMNÍ VEDENÍ NN - VO |
| → | PODZEMNÍ SDĚLOVACÍ VEDENÍ |
| → | NADZEMNÍ SDĚLOVACÍ VEDENÍ |
| → | PLYNOVOD - VTL |
| → | PLYNOVOD - STL |
| → | PLYNOVOD - NTL |
| → | PAROVOD |

NAVRŽENÉ IS

- | | |
|---|---------------------------|
|  | VODOVOD |
|  | KANALIZAČNÍ STOKA |
|  | DEŠŤOVÁ KANALIZACE |
|  | TRATIVOD |
|  | PODZEMNÍ VEDENÍ VN |
|  | PODZEMNÍ VEDENÍ NN |
|  | PODZEMNÍ VEDENÍ NN - VO |
|  | NADZEMNÍ VEDENÍ NN |
|  | NADZEMNÍ VEDENÍ NN - VO |
|  | PODZEMNÍ SĐELOVACÍ VEDENÍ |
|  | PI VNVOVD - NTI |

KATASTR NEMOV

- 
 HRANICE KÚ
 HRANICE PARCEL
 SLUČKOVÉ ČÁRY


ouřadnicový systém: S-JTSK

ýškový systém: Bpv

C.3

Koordinační situace

Objednatel:

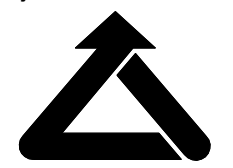

**DOPRAVNÍ PODNIK MĚST
LIBERCE A JABLONCE NAD NISOU, a.s.**
Mrštíkova 3
461 71 Liberec III


Fotograf:



Valbek, spol. s r.o.
Vaňurova 505/17
460 02 Liberec 3

HIP:

ING. J. HEJRAL

	Vypracoval	P. DOVORSKY	Zak. číslo	15-L13-026
	Zodp. projektant	ING. T. LŽIČAR	Datum	02/07/17
	Tech. kontrola	ING. J. HEJRAL	Stupeň	DUR
	Akce REKONSTRUKCE ČTYŘ USEKŮ TRAMVAJOVÉ TRATI LIBEREC – JABLONEC N. N. USEK KYSELKA – PROSEČ N. N., SKOLA, ETAPA 3			Počet formátů 16 x A4 Měřítko 1 : 500 Č. přílohy Paré
Fotovizitel: Valbek, spol. s r. o. Jablečná 800/17 60 07, Liberec 3	Příloha KOORDINAČNÍ SITUACE č. 1	C.3.1		

SEZNAM SO:

- * SO 011 SSZ v km 5,76
- * SO 012 SSZ v km 5,97
- * SO 013 SSZ v km 6,44
- * SO 101 Úprava silnice I/14
- * SO 102 Úprava místních komunikací a chodníků v km 5,70 – 6,20
- * SO 103 Úprava místních komunikací a chodníků v km 6,20 – 6,50
- * SO 201 Rekonstrukce mostu v km 6,16
- * SO 202 Lávká v km 6,16
- * SO 252 Prolterozní opěvnění v km 5,89 – 5,93
- * SO 253 Prolterozní opěvnění v km 6,36 – 6,43
- * SO 301 Stoka DN 1400 km 5,59 – km 5,94
- * SO 302 Kanalizační přípojka v km 6,02
- * SO 303 Stoka ŽBT DN 1400 v km 6,13
- * SO 310 Úprava odvodnění ul. Tanvaldská km 5,76 – 6,12
- * SO 342 Přeložka vodovodu PE 160 v km 5,85
- * SO 343 Přeložka vodovodu PE 160 v km 5,89
- * SO 344 Vodovodní přípojka v km 6,02
- * SO 345 Vodovod PVC 225 v km 6,12
- * SO 401 Křížení venkovního vedení 22/35kV ČEZ v km 5,84
- * SO 410 Přeložka venkovního vedení NN 0,4 kV ČEZ v ul. Prosečská v km 5,73 – 5,94
- * SO 411 Ochránění kabelového vedení NN 0,4 kV ČEZ v km 6,02
- * SO 431 Osvětlení TT a zastávky MHD v úseku ZÚ – km 6,50
- * SO 436 Silové napojení řadičů SSZ v úseku ZÚ – km 6,50
- * SO 441.1 Přeložka venkovního vedení VO Vratislavice v km 5,70 – 5,95
- * SO 441.2 Nasvětlení přechodu pro chodce v ul. Prosečská v km 5,78
- * SO 441.3 Nasvětlení přechodu pro chodce v ul. Prosečská v km 6,11
- * SO 441.4 Přeložka venkovního vedení VO Vratislavice v km TT 6,10 – 6,42
- * SO 455 Přeložka OK DPMJLJ, ZÚ – km 6,50
- * SO 461 Přeložka NVSEK CETIN v km 5,76
- * SO 462 Ochránění HDPE s OK CETIN v km 6,11
- * SO 463 Ochránění PVSEK CETIN v km 6,11
- * SO 601 Rekonstrukce TT
- * SO 611 Definitivní trolejové vedení
- * SO 612 Tržební kabely
- * SO 613 Bezpečovací zařízení
- * SO 614 Vytřívání nástupišť
- * SO 615 Ohřev výtluk
- * SO 701 Oplotení
- * SO 801.1 Vegetační úpravy SMJ
- * SO 801.2 Vegetační úpravy MO Vratislavice

POZNÁMKA:

- STAVEBNÍ OBJEKTY OZNAČENÉ * PODLEHAJÍ ÚZEMNÍMU ROZHODNUTÍ
- ŠEDOU BARVOU JE VYZNAČEN SEZNAM SOUVISEJÍCÍCH STAVEBNÍCH OBJEKTŮ (PROJEKTOVOU DOKUMENTACI, INŽENÝRSKOU ČINNOST PRO ÚZEMNÍ ŘÍZENÍ A REALIZACI ZAJIŠŤUJE SPRÁVCE)