


PŘEHLEDNÉ SCHÉMA TRAMVAJOVÝCH TRATÍ

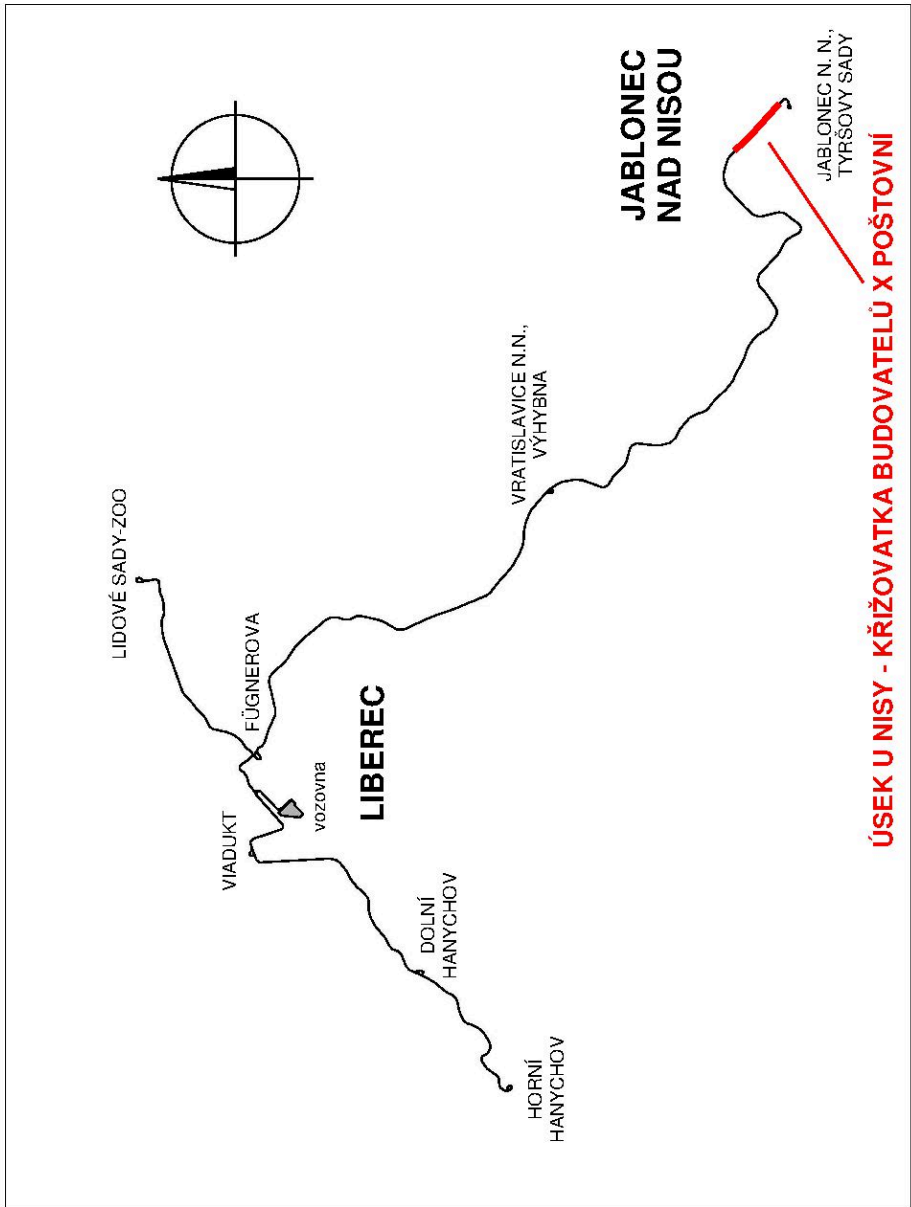

C.1		Přehledná situace	
Objednatel:		DOPRAVNÍ PODNIK MĚST LIBERCE A JABLONCE NAD NISOU, a.s. Mrštíkova 3 461 71 Liberec III	
Zhotovitel DÚR:		Valbek, spol. s r.o. Vaňurova 505/17 460 02 Liberec 3	
HIP:		ING. J. HEJRAL	
Valbek		15-LI31-026	
Valbek		02/2017	
Valbek		DÚR	
Valbek		Počet formátů 2 x A4	
Valbek		Měřítko 1:10 000	
Valbek		Č. přílohy Paré	
Zhotovitel:		C.1	
Valbek, spol. s r.o. Vaňurova 505/17 460 07 Liberec 3		PŘEHLEDNÁ SITUACE	
Valbek		REKONSTRUKCE ČTYŘ ÚSEKŮ TRAMVAJOVÉ TRATI LIBEREC – JABLONEC N. N. ÚSEK U NISY – KŘIŽOVATKA BUDOVATELŮ X POŠTOVNÍ	
Valbek		Akce	
Valbek		Zodp. projektant	
Valbek		Tech. kontrola	
Valbek		P. DVORSKÝ	
Valbek		ING. T. LŽIČAŘ	
Valbek		ING. J. HEJRAL	