


SUTERÉN

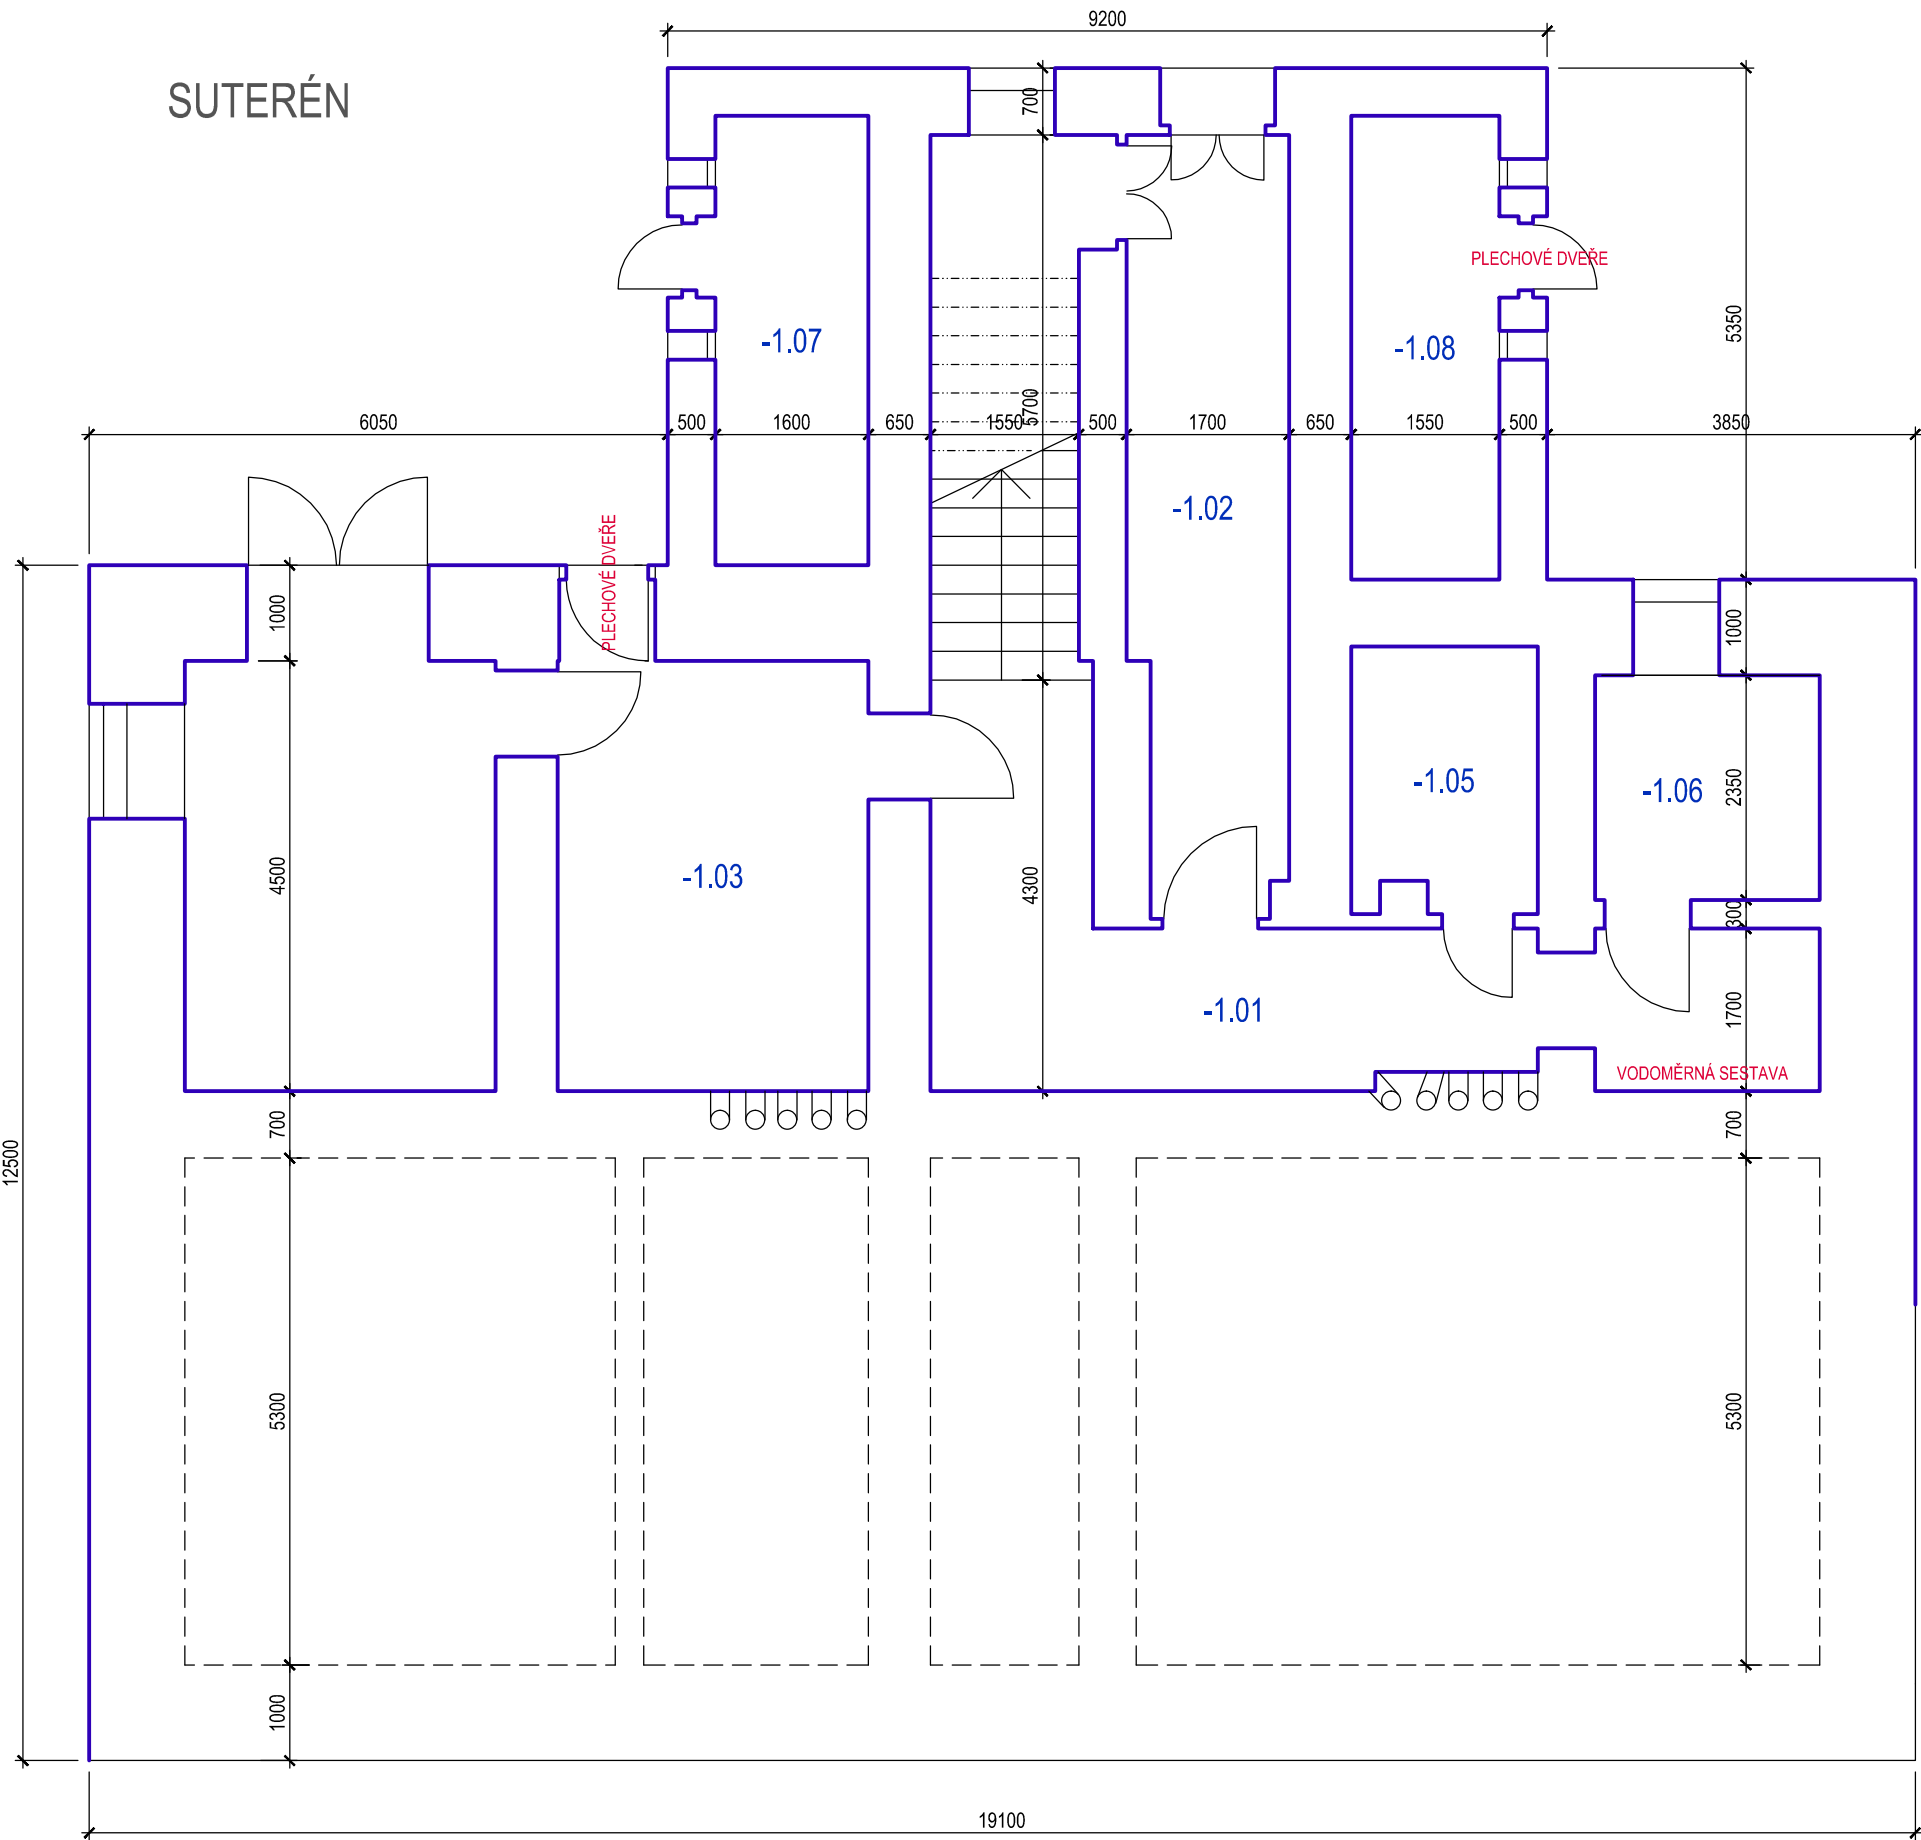

Před zahájením prací na rozebírání budovy je třeba bezpečně odpojit přípojky vodovodu a kanalizace a odborně odpojit přívod elektrické energie.
Dále je potřeba provést přeložku veřejného osvětlení a vrchního vedení sítě společnosti CETIN a.s.
Poblíž objektu je uloženo podzemní vedení VN 35kV a NN 1kV (ČEZ Distribuce a.s.).
Před zahájením prací je třeba trasy vedení nechat jejich správci vytyčit a vyvarovat se prací v ochranném pásmu.
Pokud by bylo nutné při provádění prací zasáhnout do ochranného pásma, je třeba k tomu vyžádat souhlas příslušného správce.

POZNÁMKY:
ZDIVO SMÍŠENÉ
OKNA DŘEVĚNÁ ZDVOJENÁ + ZAZDĚNÉ MŘÍŽE
DVEŘE DŘEVĚNÉ DO OCELOVÝCH ZÁRUBNÍ
SCHODIŠTĚ KAMENNÉ

TABULKA MÍSTNOSTÍ 1.P.P

| Č.M. | NÁZEV MÍSTNOSTI | PLOCHA (m ²) | PODLAHA |
|-------|--------------------|--------------------------|-------------------|
| -1.01 | CHODBA A SCHODIŠTĚ | 29.0 | BETONOVÁ MAZANINA |
| -1.02 | CHODBA | 13.0 | |
| -1.03 | KOTELNA | 11.5 | |
| -1.04 | UHELNA | 14.0 | |
| -1.05 | SKLEP | 25.5 | |
| -1.06 | SKLEP | 34.5 | |
| -1.07 | DŘEVNIK | 25.1 | |
| -1.08 | DŘEVNIK | 25.5 | |
| -1.09 | SKLAD | 14.5 | |
| -1.10 | SKLAD | 1.0 | |



ZASTAVĚNÁ PLOCHA 286m²

| | | | |
|--|--------------|-----------------|---------------------|
| KOTOVÁNO V MILIMETRECH | | | |
| VEDOUcí PROJEKTU : | VYPRACOVAL : | KONTROLOVAL : | |
| ING. HŮLKOVÁ | ING. HŮLKOVÁ | | |
| KRAJ : LIBERECKÝ | | OBEC : LIBEREC | |
| INVESTOR : Statutární město Liberec, Nám.Dr.E.Beneše 1 | | | |
| DOKUMENTACE BOURACÍCH PRACÍ "Sociální bydlení města Liberce Na Žižkově" Liberec - Rochlice | | FORMÁT : | 6A4 |
| | | ÚČEL : | DOK.BOURACÍCH PRACÍ |
| | | DATUM : | 1/2020 |
| | | MĚŘÍTKO : | 1 : 50 |
| DEMOLICE OBJEKTU ZŠ, Na Žižkově č.p.101 | | ČÍSLO VÝKRESU : | ČÍSLO PARÉ : |
| NÁZEV VÝKRESU : PŮDORYS 1.PODZEMNÍHO PODLAŽÍ | | 1 | |