


LEGENDA MÍSTNOSTI

OZN.	NÁZEV MÍSTNOSTI	PLOCHA [m²]
2.01	PODESTA	7,61
2.02	SCHODIŠTŮVÝ PROSTOR	9,48
2.03	CHODBA	121,49
2.04	KMENOVÁ UČEBNA	66,65
2.05	KMENOVÁ UČEBNA	64,80
2.06	KMENOVÁ UČEBNA	65,87
2.07	KMENOVÁ UČEBNA	65,89
2.08	ARCHIV	23,81
2.09	SKLAD	21,36
2.10	KABINET CHEMIE	20,30
2.11	UČEBNA CHEMIE A FYZIKY	75,54
2.12	KABINET FYZIKY	24,62
2.13	SKLAD	8,04
2.14	KABINET MATEMATIKY	21,23
2.15	WC DÍVKY	9,04
2.16	KOUPELNA DÍVKY	5,84
2.17	WC CHLAPCI	8,32
2.18	KOUPELNA CHLAPCI	5,44
2.19	OKLIDOVÁ MÍSTNOST	1,84
	CELKEM	619,56

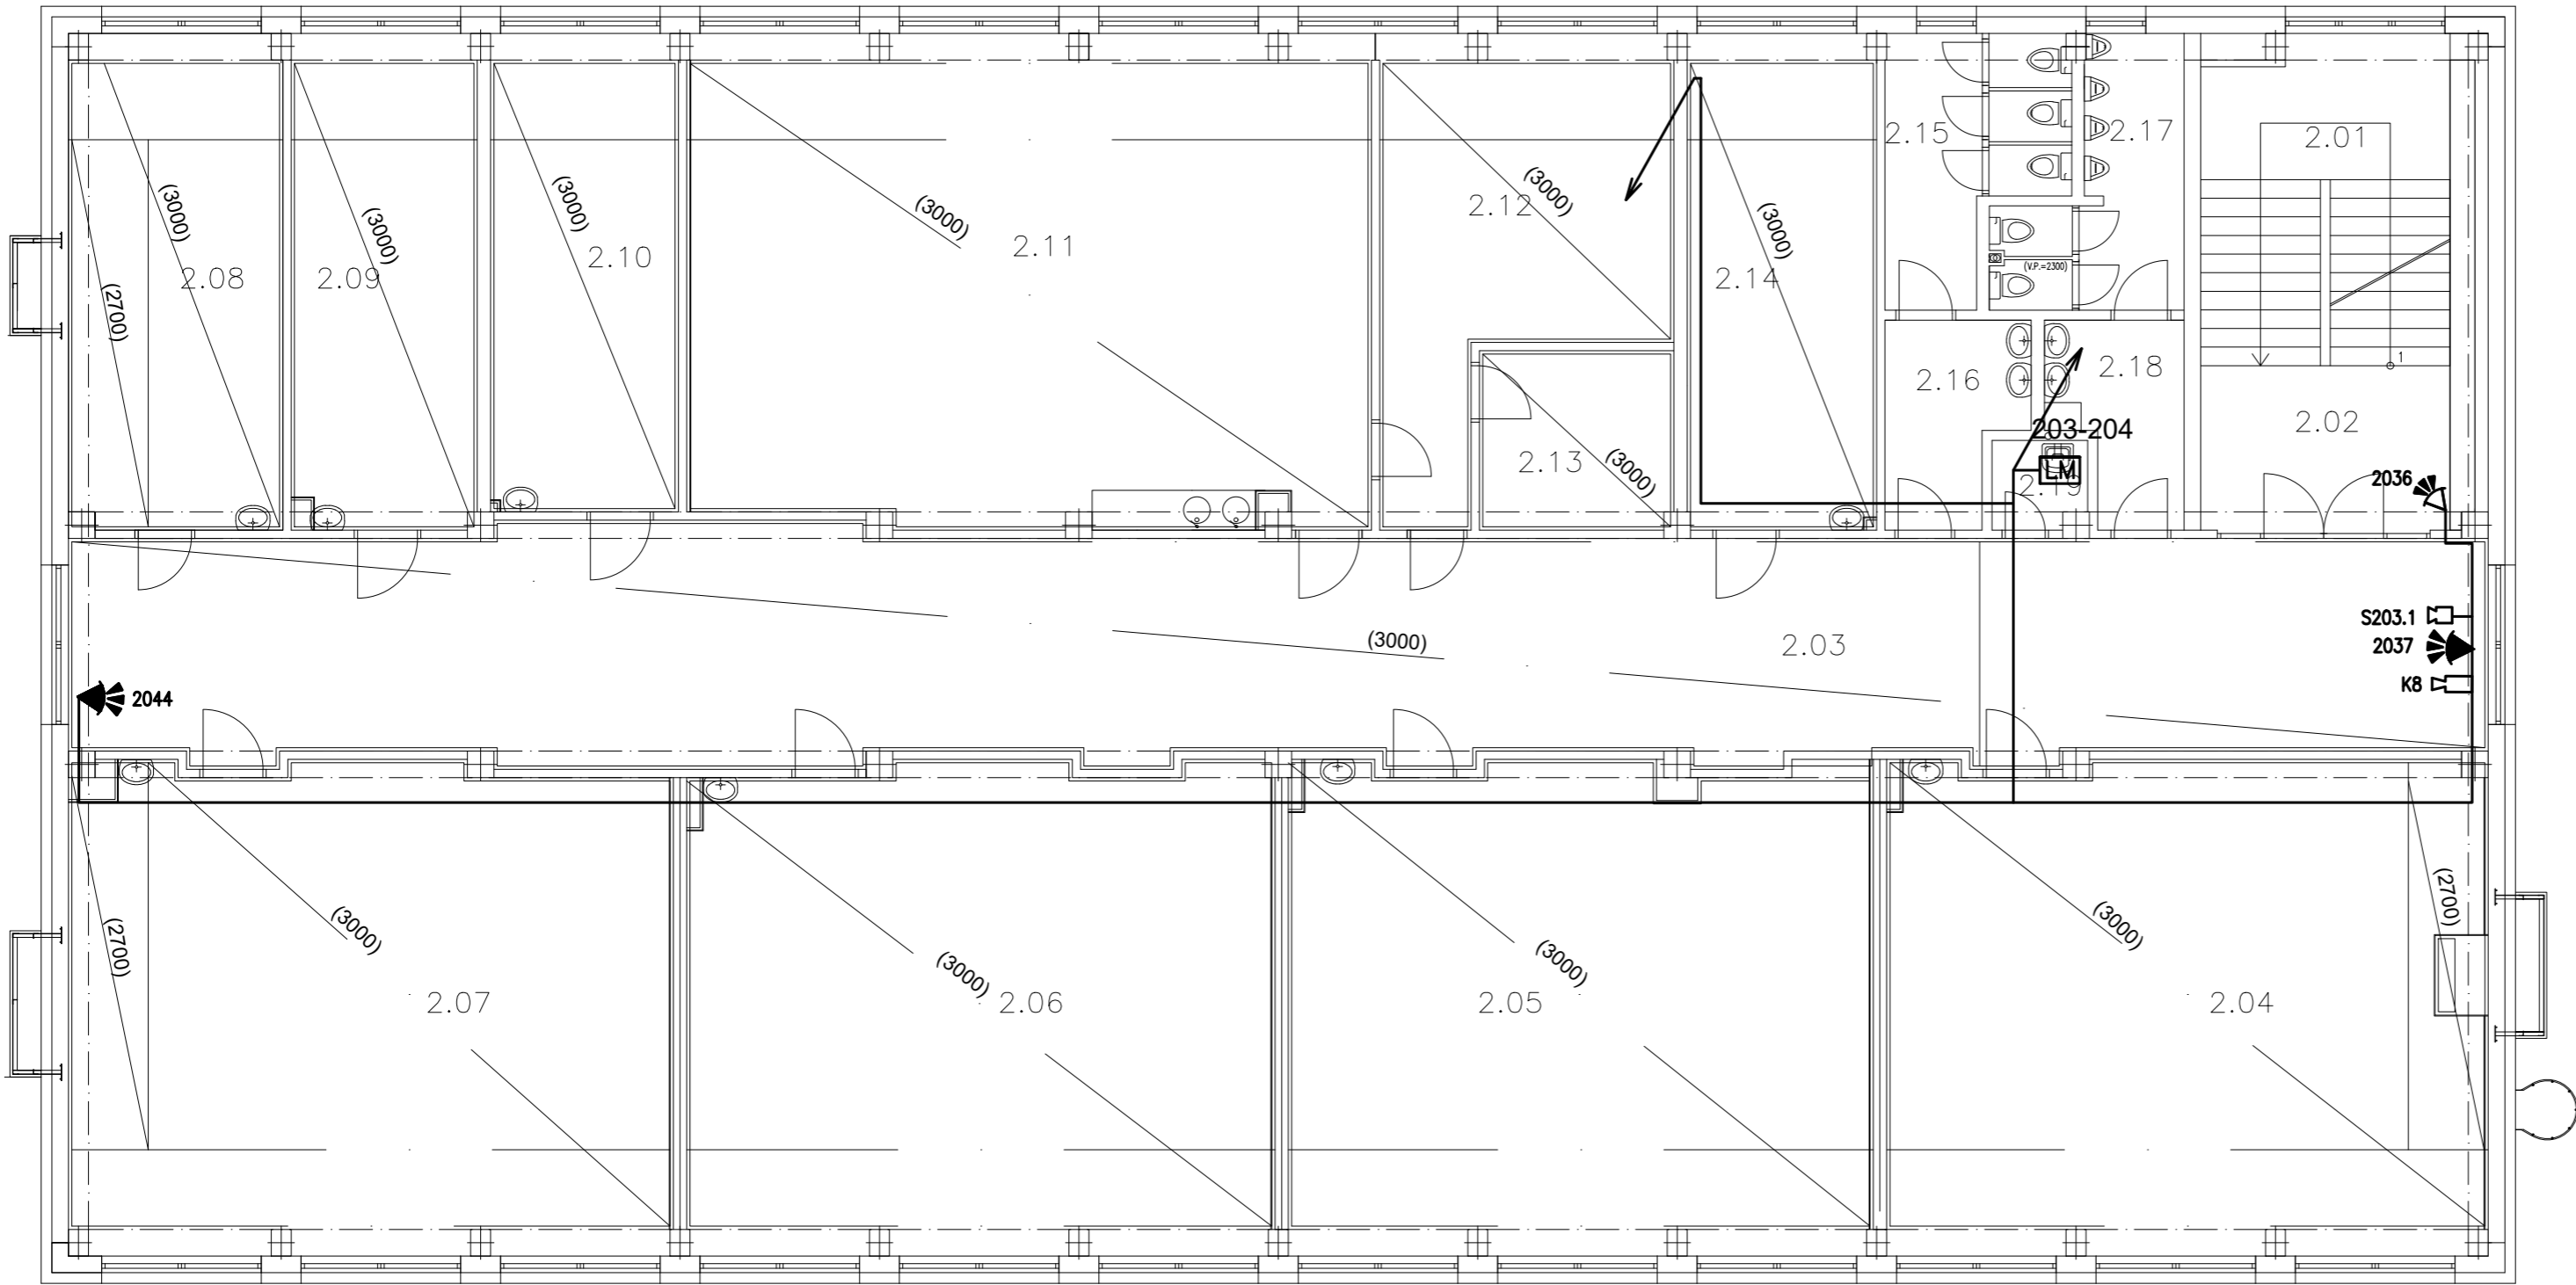



LEGENDA

- PZTS** ÚSTŘEDNA PZTS
- LM** LINKOVÝ MODUL, 8 SMÝČEK
- KLÁVESNICE PZTS**
- KLÁVESNICE V KRYTU S TAMER KONT.**
- POHYBOVÝ PIR DETEKTOR**
- POHYBOVÝ PIR DETEKTOR S DLOUHÝM DOSAHEM**
- MAGNETICKÝ KONTAKT POVRCHOVÝ**
- VNITŘNÍ SIRÉNA**
- VENKOVNÍ ZÁLOHOVANÁ SIRÉNA**
- GSM MODUL**
- VYSÍLAČ PCO**
- NAPÁJECÍ ZDROJ V KRYTU 230V/12VDC**
- IP KAMERA VENKOVNÍ**
- IP KAMERA VNITŘNÍ**
- VEDENÍ PZTS**

POZNÁMKA:
PÁTERNÍ ROZVODY BUDOU PROVEDENY V KABELOVÉM ŽLABU VIZ. SAMOSTATNÝ VÝKRES.

PAVILON B

Investor: STATUTÁRNÍ MĚSTO LIBEREC, nám. Dr. E. Beneše 1/1, Liberec I-Staré Město, 46001 Liberec		Zpracovatel: 	
Místo stavby: Základní škola, Liberec, Švermova 403/40, 460 10 Liberec 10 k.ú.: Františkov u Liberce p.č. 147/3, 147/2, 142/3		DIGITRONIC CZ s. r. o. Šimkova 904, 500 03 Hradec Králové www.digitronic.cz, tzb@digitronic.cz	
Vedoucí projektu: Ing. Jan Dinga		Datum: 10/2020	
Zodp. projektant: Michal Pipek 		Stupeň PD: DPS	
Vypracoval: Michal Pipek		Část: D.1.4.H ELEKTRONICKÉ KOMUNIKACE	
Akce: PROJEKTOVÁ PŘÍPRAVA ENERGETICKÉ ÚSPORY OBJEKTU ZÁKLADNÍ ŠKOLY ŠVERMOVA V LIBERCI PAVILON B		Paré:	Formát: 5x A4
Obsah: PAVILON B-PŮDORYS 2.NP-PZTS,CCTV			Měřítko: 1:100
		Číslo výkresu D.1.4.h.-18	