


LEGENDA:

- SPLAŠKOVÉ KANALIZAČNÍ PŘÍPOJKY DN150 - I. ETAPA
- KANALIZAČNÍ ŠACHTA PVC DN400
- PARCELNÍ HRANICE
- VLASTNICKÉ HRANICE
- PARCELNÍ ČÍSLO
- DRUH PARCELY

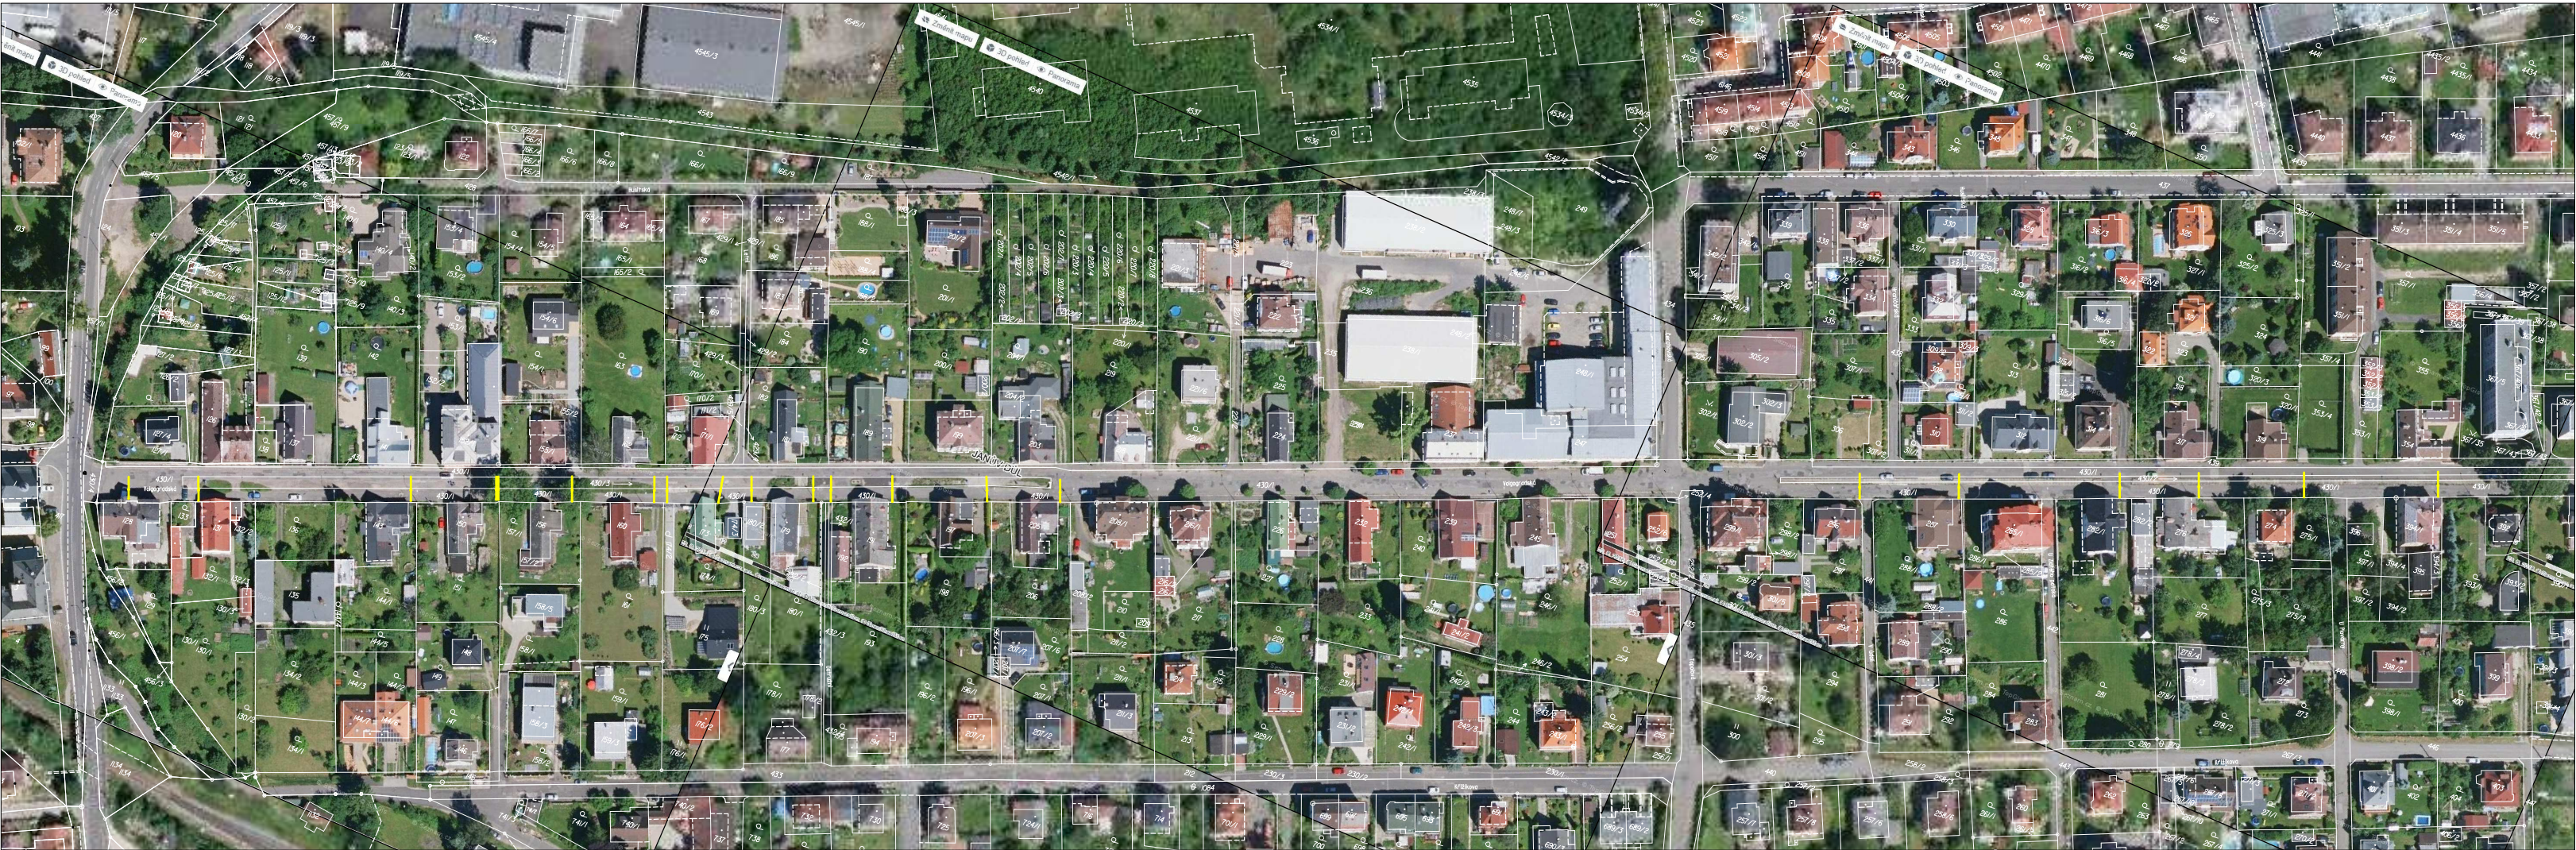

04		
03		
02
01	Aktualizace polohy přípojek	07/2023
REVIZE Č.	OBSAH REVIZE	DATUM REVIZE

OBJEDNATEL:	 Statutární město Liberec nám. Dr. E. Beneše 1/1 460 59 Liberec I - Staré město info@magistrat.liberec.cz
-------------	--

PROJEKTANT:	 SNOWPLAN spol. s r.o. MRŠTÍKOVA 399/2a, 460 07 LIBEREC III TEL.: +420 484 845 571 GSM: +420 734 780 430 info@snowplan.cz, www.snowplan.cz
-------------	---

ZAKÁZKA Č.: 201710520-VOLG	HLAVNÍ INŽENÝR PROJEKTU: ING. PETR KOŘÍNEK	VYPRACOVAL : RENÁTA HEJTMANOVÁ HAVLOVÁ
	ZODPOVĚDNÝ PROJEKTANT: ING. PETR KOŘÍNEK	KONTROLOVAL: ING. PETR KOŘÍNEK

AKCE: Volgogradská ulice, Liberec Prodloužení splaškové kanalizace		
OBJEKT: SO 310.1 - Splaškové kanalizační přípojkы - II. etapa SO 310.2 - Splaškové kanalizační přípojkы - II. etapa	STUPEŇ: DPS	ČÍSLO VÝTISKU:
	DATUM: ÚNOR 2022	
PŘÍLOHA: SITUACE ŠIRŠÍCH VZTAHŮ	ČÍSLO PŘÍLOHY: C.1	MĚŘÍTKO: 1:2000