

KANALIZACE
PŮDORYS 1.NP

1 : 50

LEGENDA MÍSTNOSTÍ 2.NP PAVILON U2


OZNAČENÍ	NÁZEV MÍSTNOSTI	PLOCHA [m ²]	PODLAHA	SVĚTLÁ VÝŠKA	POZNÁMKA
S1.13	CHODBA	61,0	KER.DLAŽBA	3,25	KER. SOKL 40mm
S1.14	SKLAD + ÚKLID	16,8	BET. STĚRKA	3,25	
S1.15	WC	4,4	KER.DLAŽBA	3,25	KER. SOKL 40mm


NOVÉ STAVEBNÍ PRÁCE ZDRAVOTECHNIKY:

- DEMONTOVAT VÝLEVKU V Č. S.1.15 VČ. BATERIE, PŘÍVODU VODY A ODTOKU
- OSADIT NOVOU VÝLEVKU V Č. S.1.14 VČ. BATERIE, PŘÍVODU VODY A ODTOKU
- OSADIT WC A UMÝVADLO V Č. S.1.15 VČ. BATERIE, PŘÍVODU VODY A ODTOKU
- PŘEMÍSTIT VENKOVNÍ PÍTKO NA VNĚJŠÍ ZDI, DEMONTÁŽ STÁVAJÍCÍHO PŘÍVODU VODY
- POD PÍTKO OSADIT NOVÝ NEZÁMRZNÝ VENTIL PRO NAPOJENÍ HADICE
- PRO PÍTKO A VENTIL PŘÍVÉST VODU DN15 + OSAZENÍ VENTILŮ ZA DVÍŘKY PŘEDSTĚNÝ
- OSADIT NOVÝ OSOUEŠČ RUKOU

LEGENDA

KANALIZACE PP HT > HTEM 50

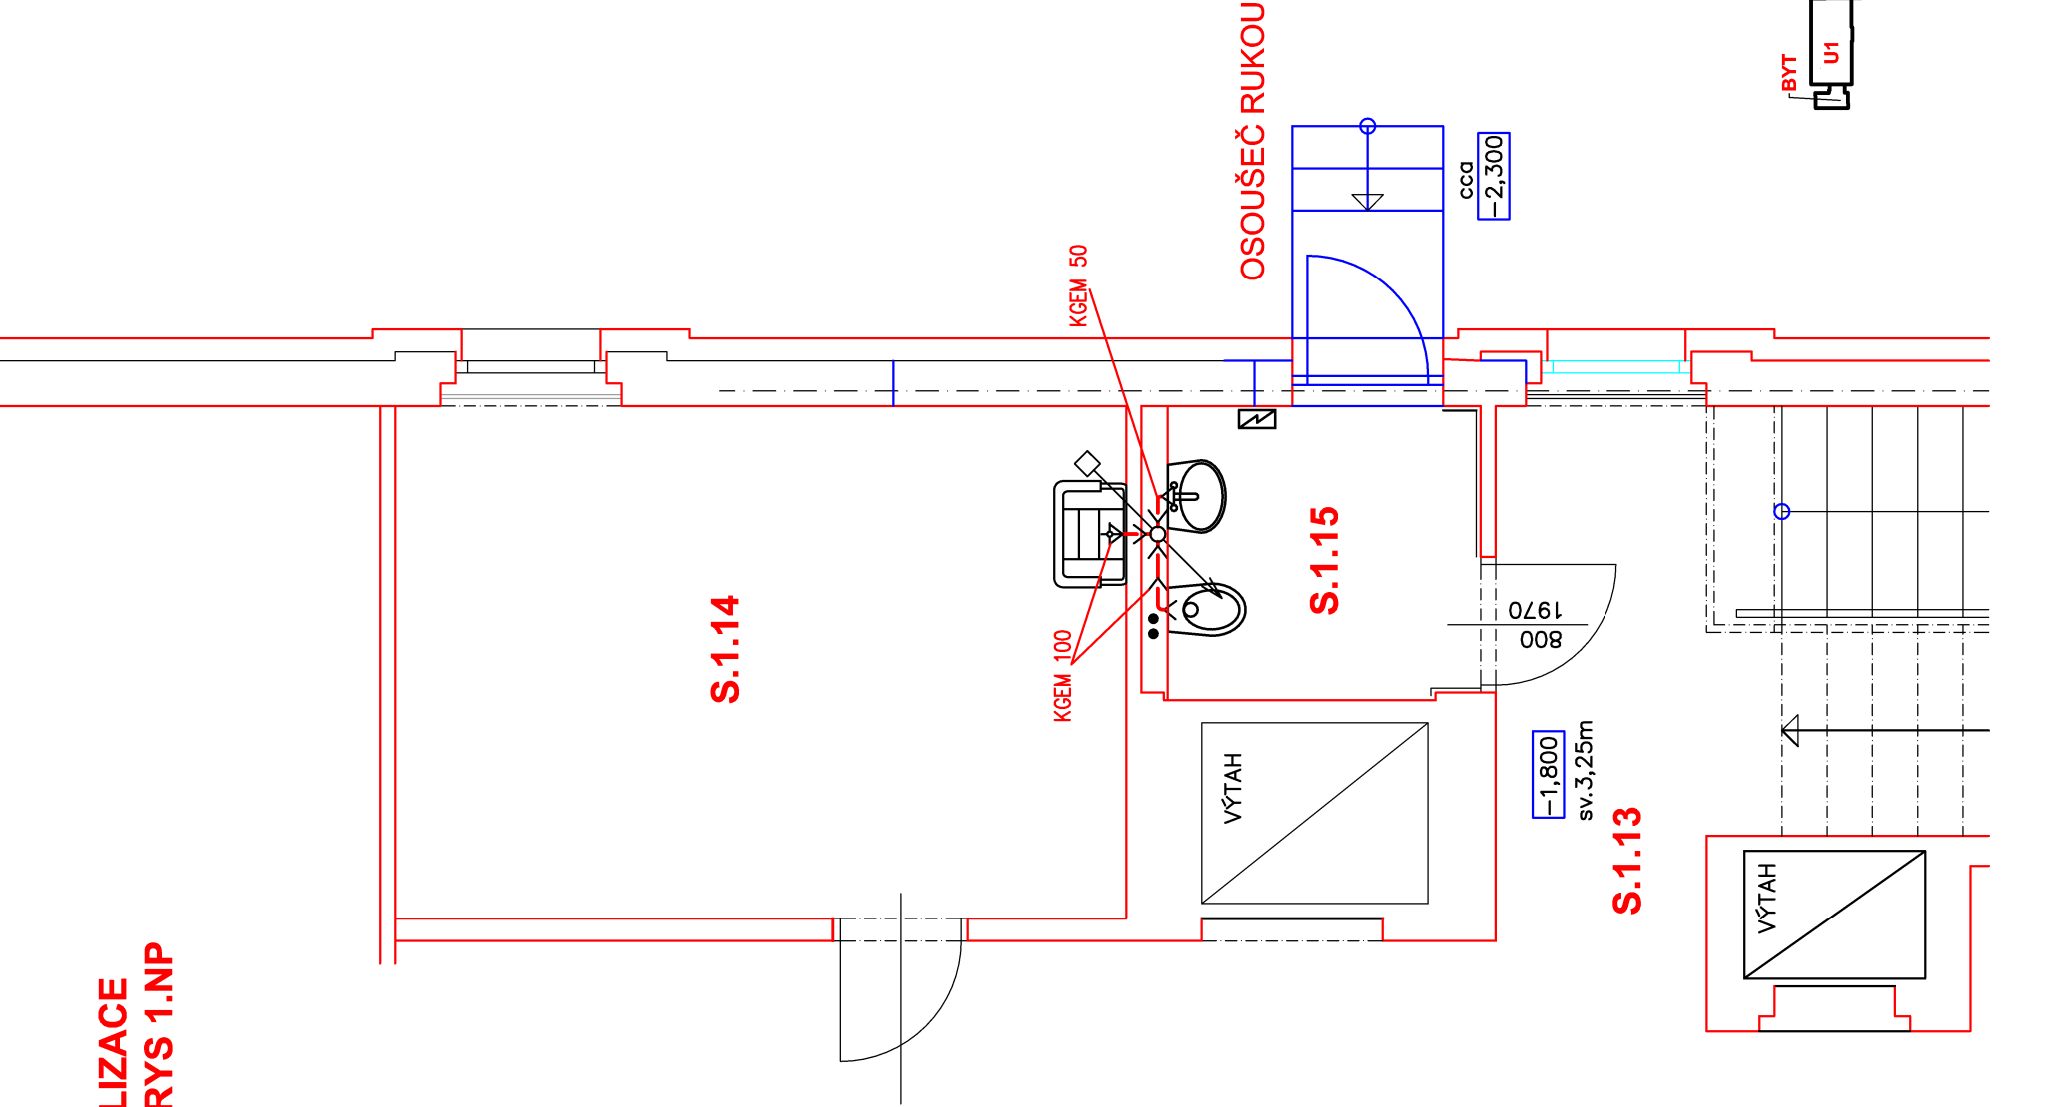

<div>GENERÁLNÍ PROJEKTANT: Severoprojekt-22 s.r.o. Píhel 292, 471 18 Nový Bor IČ: 172 21 676 www.severoprojekt-22.cz</div> <div></div>		ZHOTOVITEL: Ing. Jan Píhel Lada 104, Česká Lípa IČ: 183 47 860	
ODBĚRATEL: statutární město Liberec, nám. Dr. E. Beneše 1, Liberec 1		HIP: Ing. Šimánek Karel	
NÁZEV AKCE: Stavební úpravy – WC místo úklidu v 1.NP pavilonu "S" a bourání nenosné příčky ve 2.NP pavilonu "U2" ZŠ Aloisina výšina, Liberec, p.č.1569/172, k.ú. Starý Harcov ZDRAVOTECHNIKA		FORMÁTY: 2A4	ČÍSLO PARÉ:
		DATUM: 01/2024	
		ÚČEL DOK.: DSP	
		MĚŘÍTKO: 1:50	
MÍSTO: Liberec	KRAJ: Liberecký	ZAK.ČÍSLO: 3037	
NÁZEV VÝKRESU: Pavilon S – 1.NP – PŮDORYS KANALIZACE		ARCHIVNÍ ČÍSLO: 3037–DSP–D.1.4/04–ZTI	