



LEGENDA:	
	Rekonstruovaný osvětlovací bod
	Zemní kabelový rozvod VO
	Stávající rozvod VO
	Zvýšená ochrana pod komunikací DN110

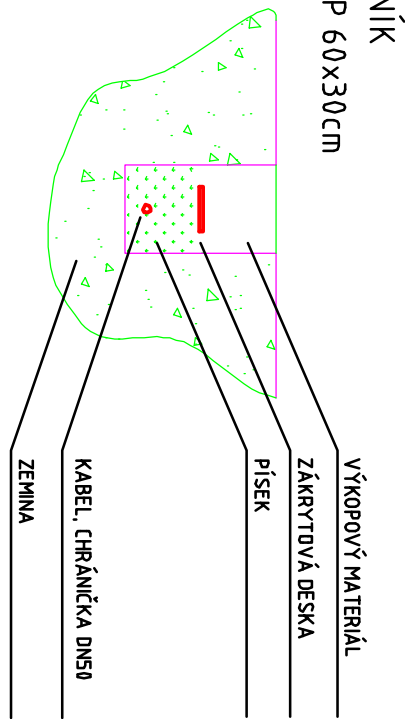

VOZOVKA, PŘECHODY
VÝKOP 120x50cm

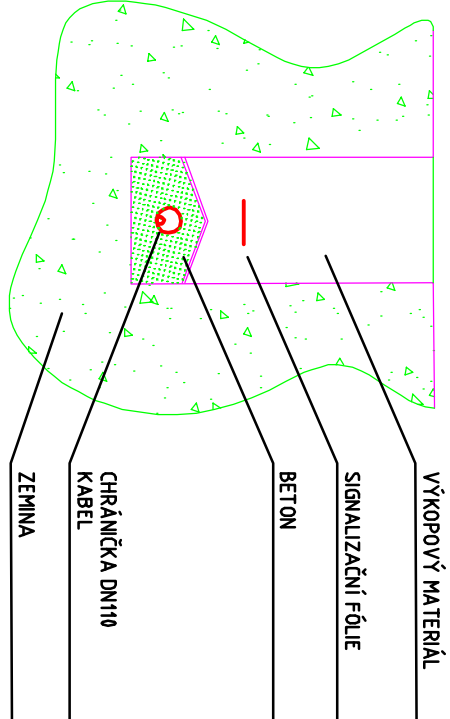

SO 401

VEŘEJNÉ OSVĚTLENÍ

Objednatel	STATUTÁRNÍ MĚSTO LIBEREC, NMA, DR. E. BENEŠE 1/1, 460 59 LIBEREC	www.mdiplan.cz
Odporučený projektant	MARTIN MÜLLER	info@mdiplan.cz
Vypracoval	MSc. JANA MADĚŘOVÁ TUČKOVÁ	Gen. Šrobárovy 25/108, 460 01 Liberec XII - Staré Pančovice
Technická komitda		

ZVÝŠENÍ BEZPEČNOSTI DOPRAVY V LIBERCI KŘÍŽOVATKA U MOČÁLU x NA ŽIŽKOVÉ A KOMUNIKACE V UL. U MOČÁLU		Začátek č. 2021-009	Datum	09/2022
Příloha		Služba	PDPS	Měřítko 1:500
SITUACE VO		D.5.2		